


外部仕上表							
工事種目	区分	床	欄 木	腰・壁・柱・はり	屋 根	ひ さ し (上端・はな・下端)	そ の 他
窓 鋳 造		モルタル塗付仕上げ	モルタル塗付仕上げ	モルタル間モリイボヤシ 樹脂系防水付付	巻取シート防水 (イデシシ樹脂系防水) モルタル塗付仕上げ 直上り部分 モルタル防水	上端 モルタル塗付仕上げ はな モルタル間モリイボヤシ 樹脂系防水付付 下端 モルタル間モリイボヤシ 樹脂系防水付付	
側 窓		コンクリート塗付仕上げ	コンクリート打放し	角張板 鉄板 0.5 (おりにイボヤシ 樹脂系防水付付)	折 板 厚 0.8 600g/m ²		
前 鉄 幕 幕 造		コンクリート塗付仕上げ	コンクリート打放し	角張板 鉄板 0.5 (おりにイボヤシ 樹脂系防水付付)	折 板 厚 0.8 600g/m ²		
戸 扉 鋳 造		モルタル塗付	モルタル間モリイボヤシ 樹脂系防水付付	コンクリート打放し 樹脂系防水付付	巻取シート防水		

[illegible]


路 称

設 計 図 面 一 覧 表			
建 築 図 (計 枚)		設 備 図 (計 枚)	
NO.	図 面 名 称	NO.	図 面 名 称
1	工事概要・特記仕様書	1	給排水設備特記仕様書
2	仕上表・断面一覧表	2	配置・案内・フロプラン詳細図
3	配置・案内・面積表	3	1階平面詳細図
4	平面・立面・断面図	4	基準階平面詳細図
5	3階矩形図	5	A棟平面図
6	3階階段詳細図	6	B棟平面図
7	平面詳細断面詳細展開図	7	メゾット詳細・配管系統図
8	各部詳細図 1	8	排水立管詳細図
9	全 上 2	9	受水槽・高架水槽参考図
10	各伏図・各部詳細図	10	淨化槽参考図
11	建具表		
12	平面配筋図 1	1	電気設備特記仕様書
13	全 上 2	2	配置・案内動力設備系統図
14	梁スラブリスト・スラブ難配筋図	3	平面詳細図
15	軸組図 1	4	系 統 図
16	全 上 2	5	A棟共用灯幹線平面図
17	全 上 3	6	B棟 全 上
18	全 上 4	7	A棟電話テレビ配管平面図
19	物置自転車置場	8	B棟 全 上
20	フロプラン庫	9	A棟非常警報隔測メゾ設備
21	高架水槽架台・受水槽基礎詳細	10	B棟非常警報隔測メゾ設備
22	防火水槽詳細図	11	ハイクシヤフト階段詳細図
23	外構図・門詳細図	12	各部取付詳細図
24	外構各部詳細図	13	照明器具配置図
25	標準配筋詳細図		


A 2

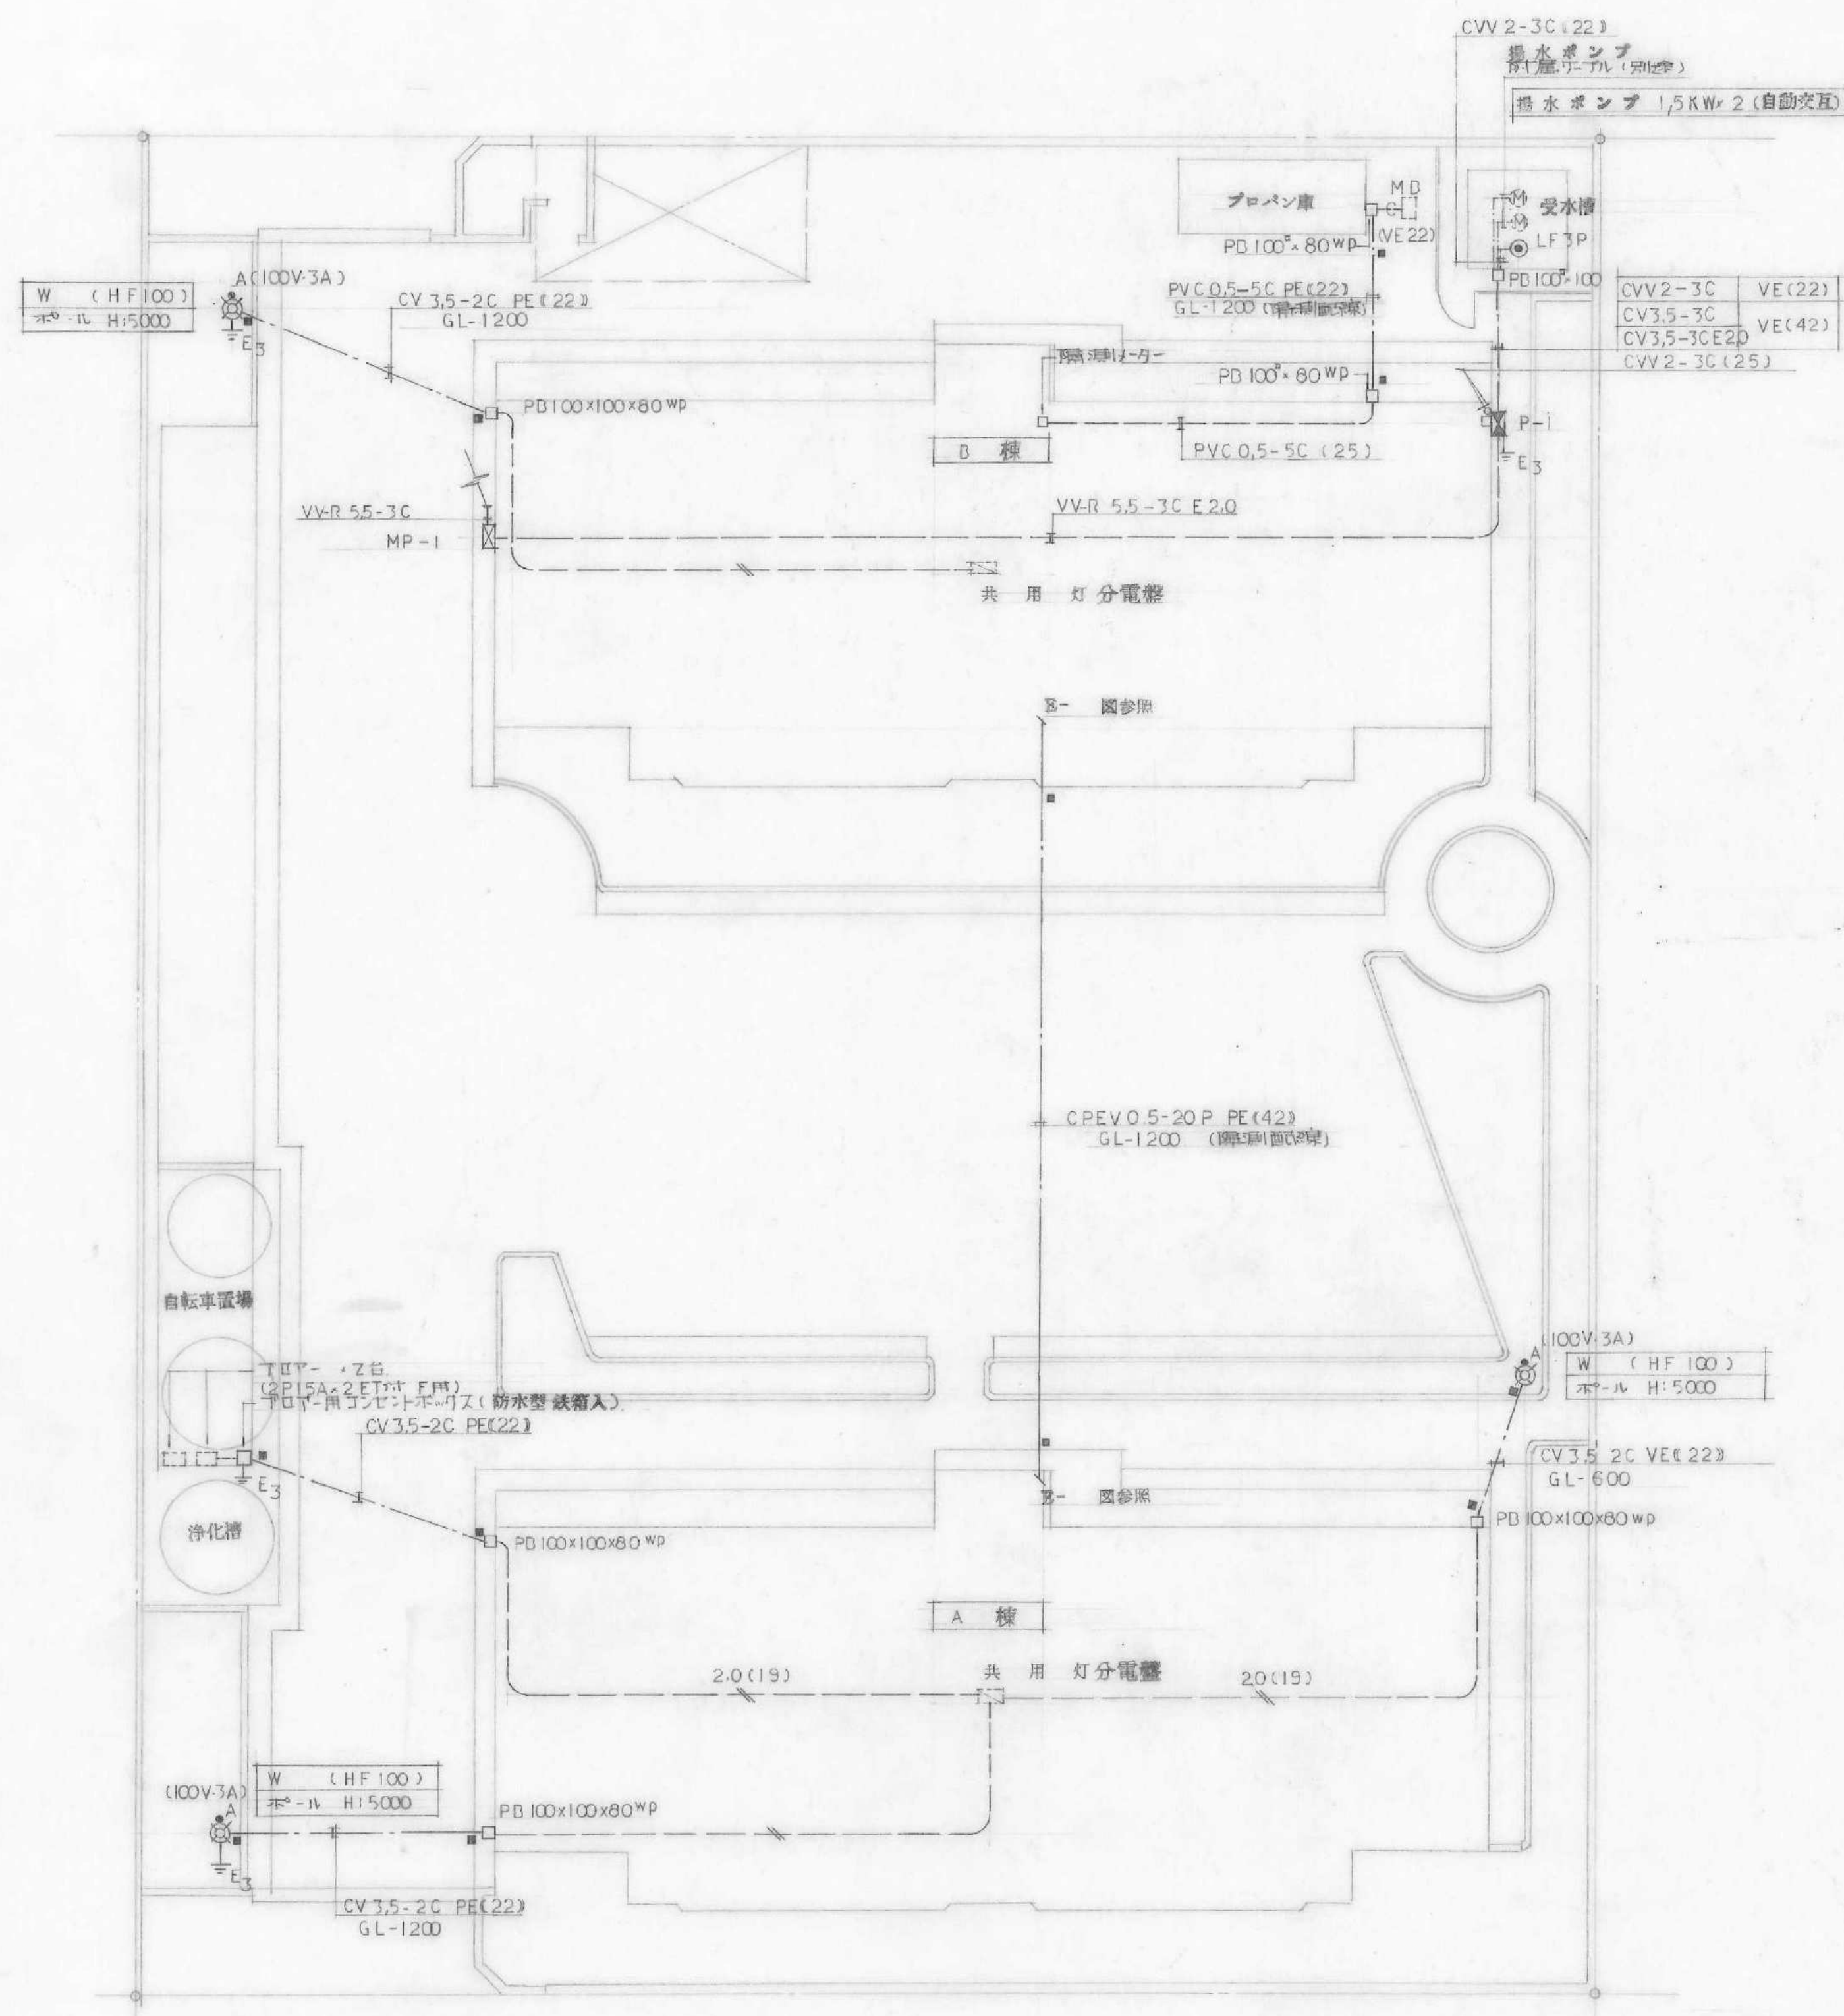


配置図 S=1:100

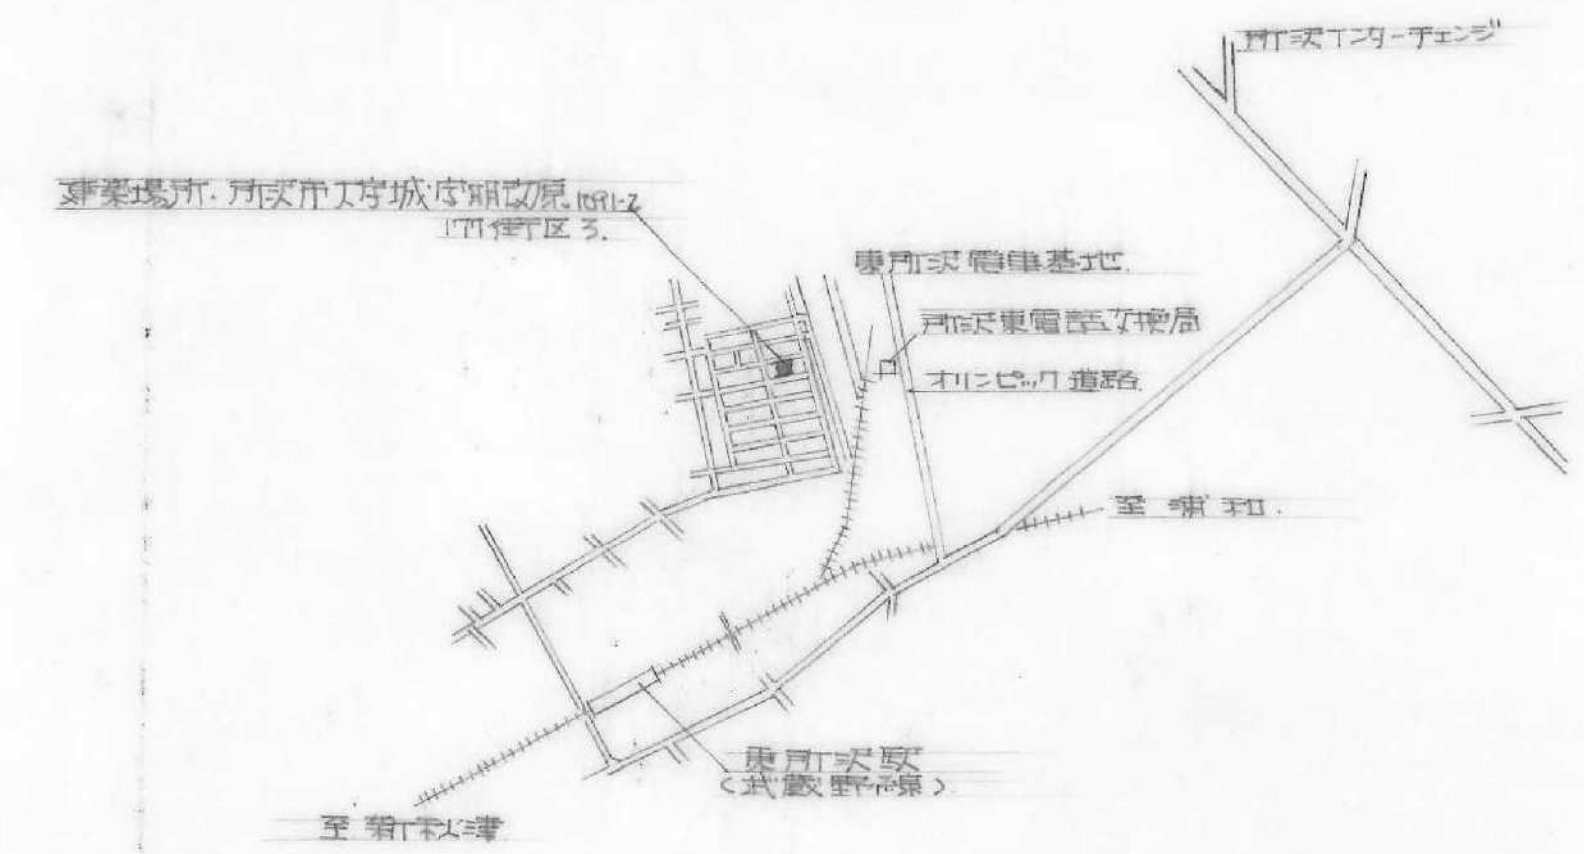

案内図

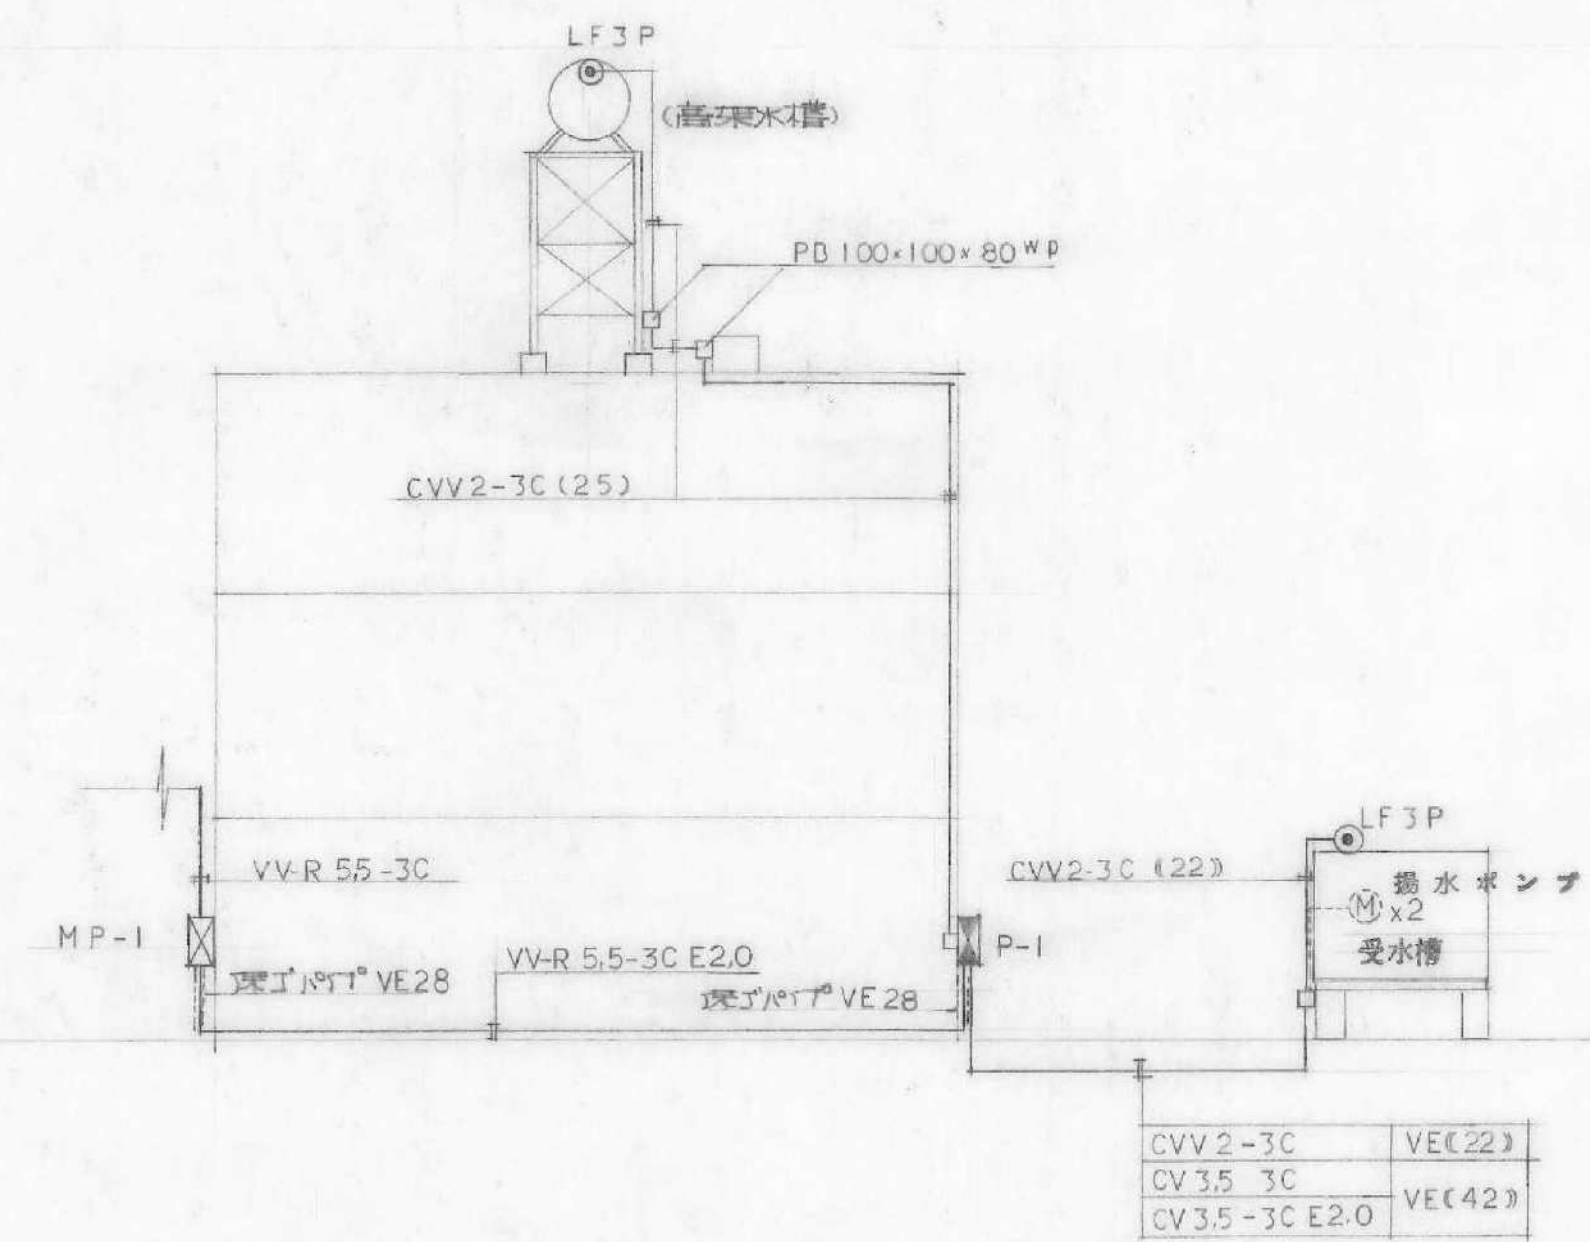


動力設備系統図

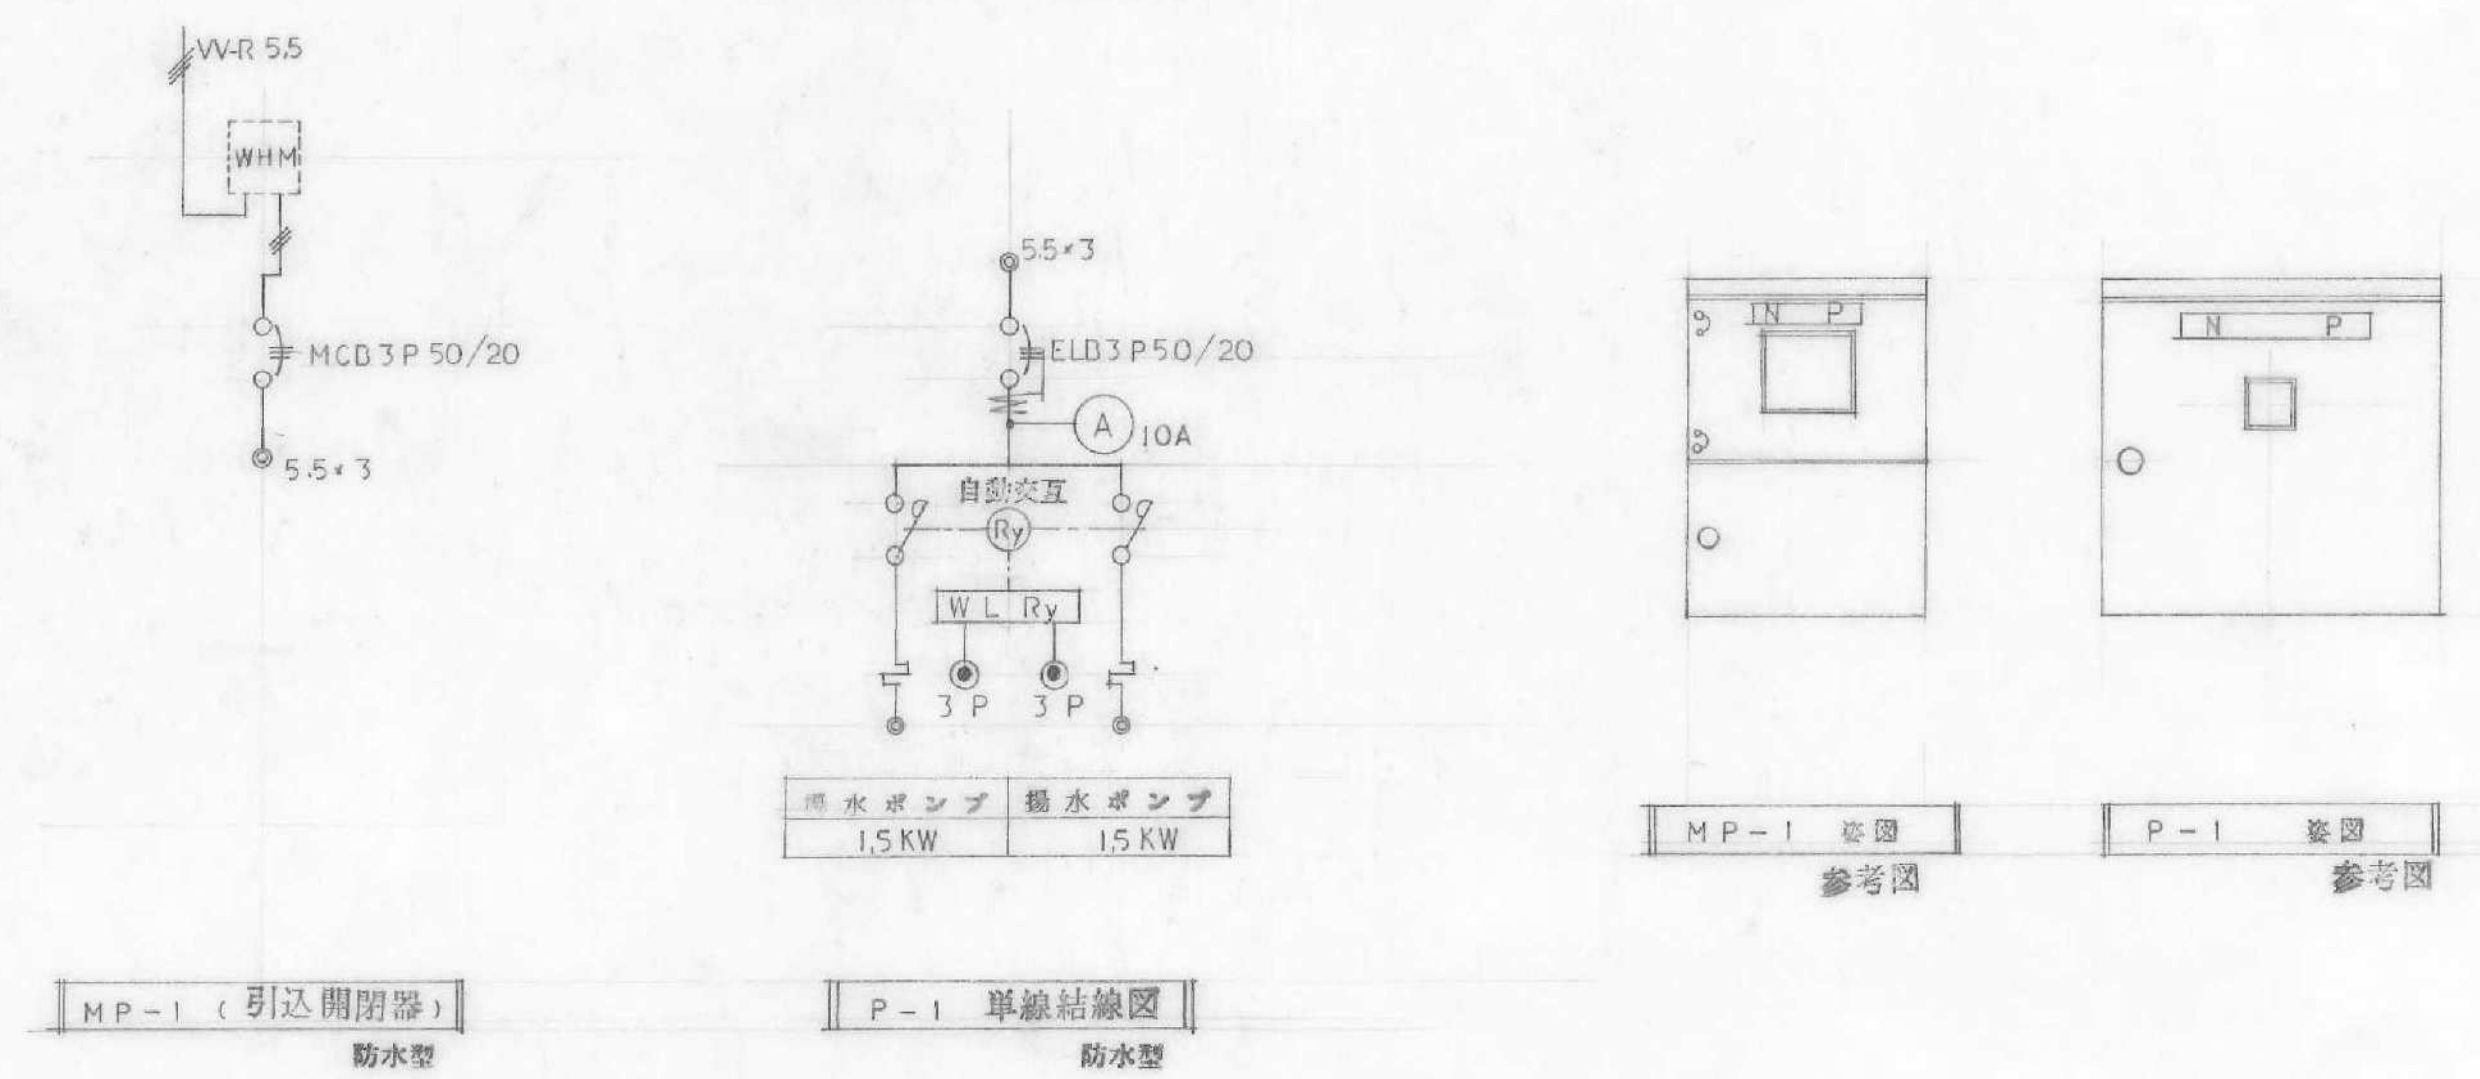


工事 名称	55埼玉県所沢市教職員住宅新築工事	巻 号	E
図面 名称	配置図 案内図 動力設備系統図	図 号	2
縮尺	1/100	担当	
日付	55年 1月 日	校印	

森本鉄夫建築事務所 埼玉県所沢市 6-4-9

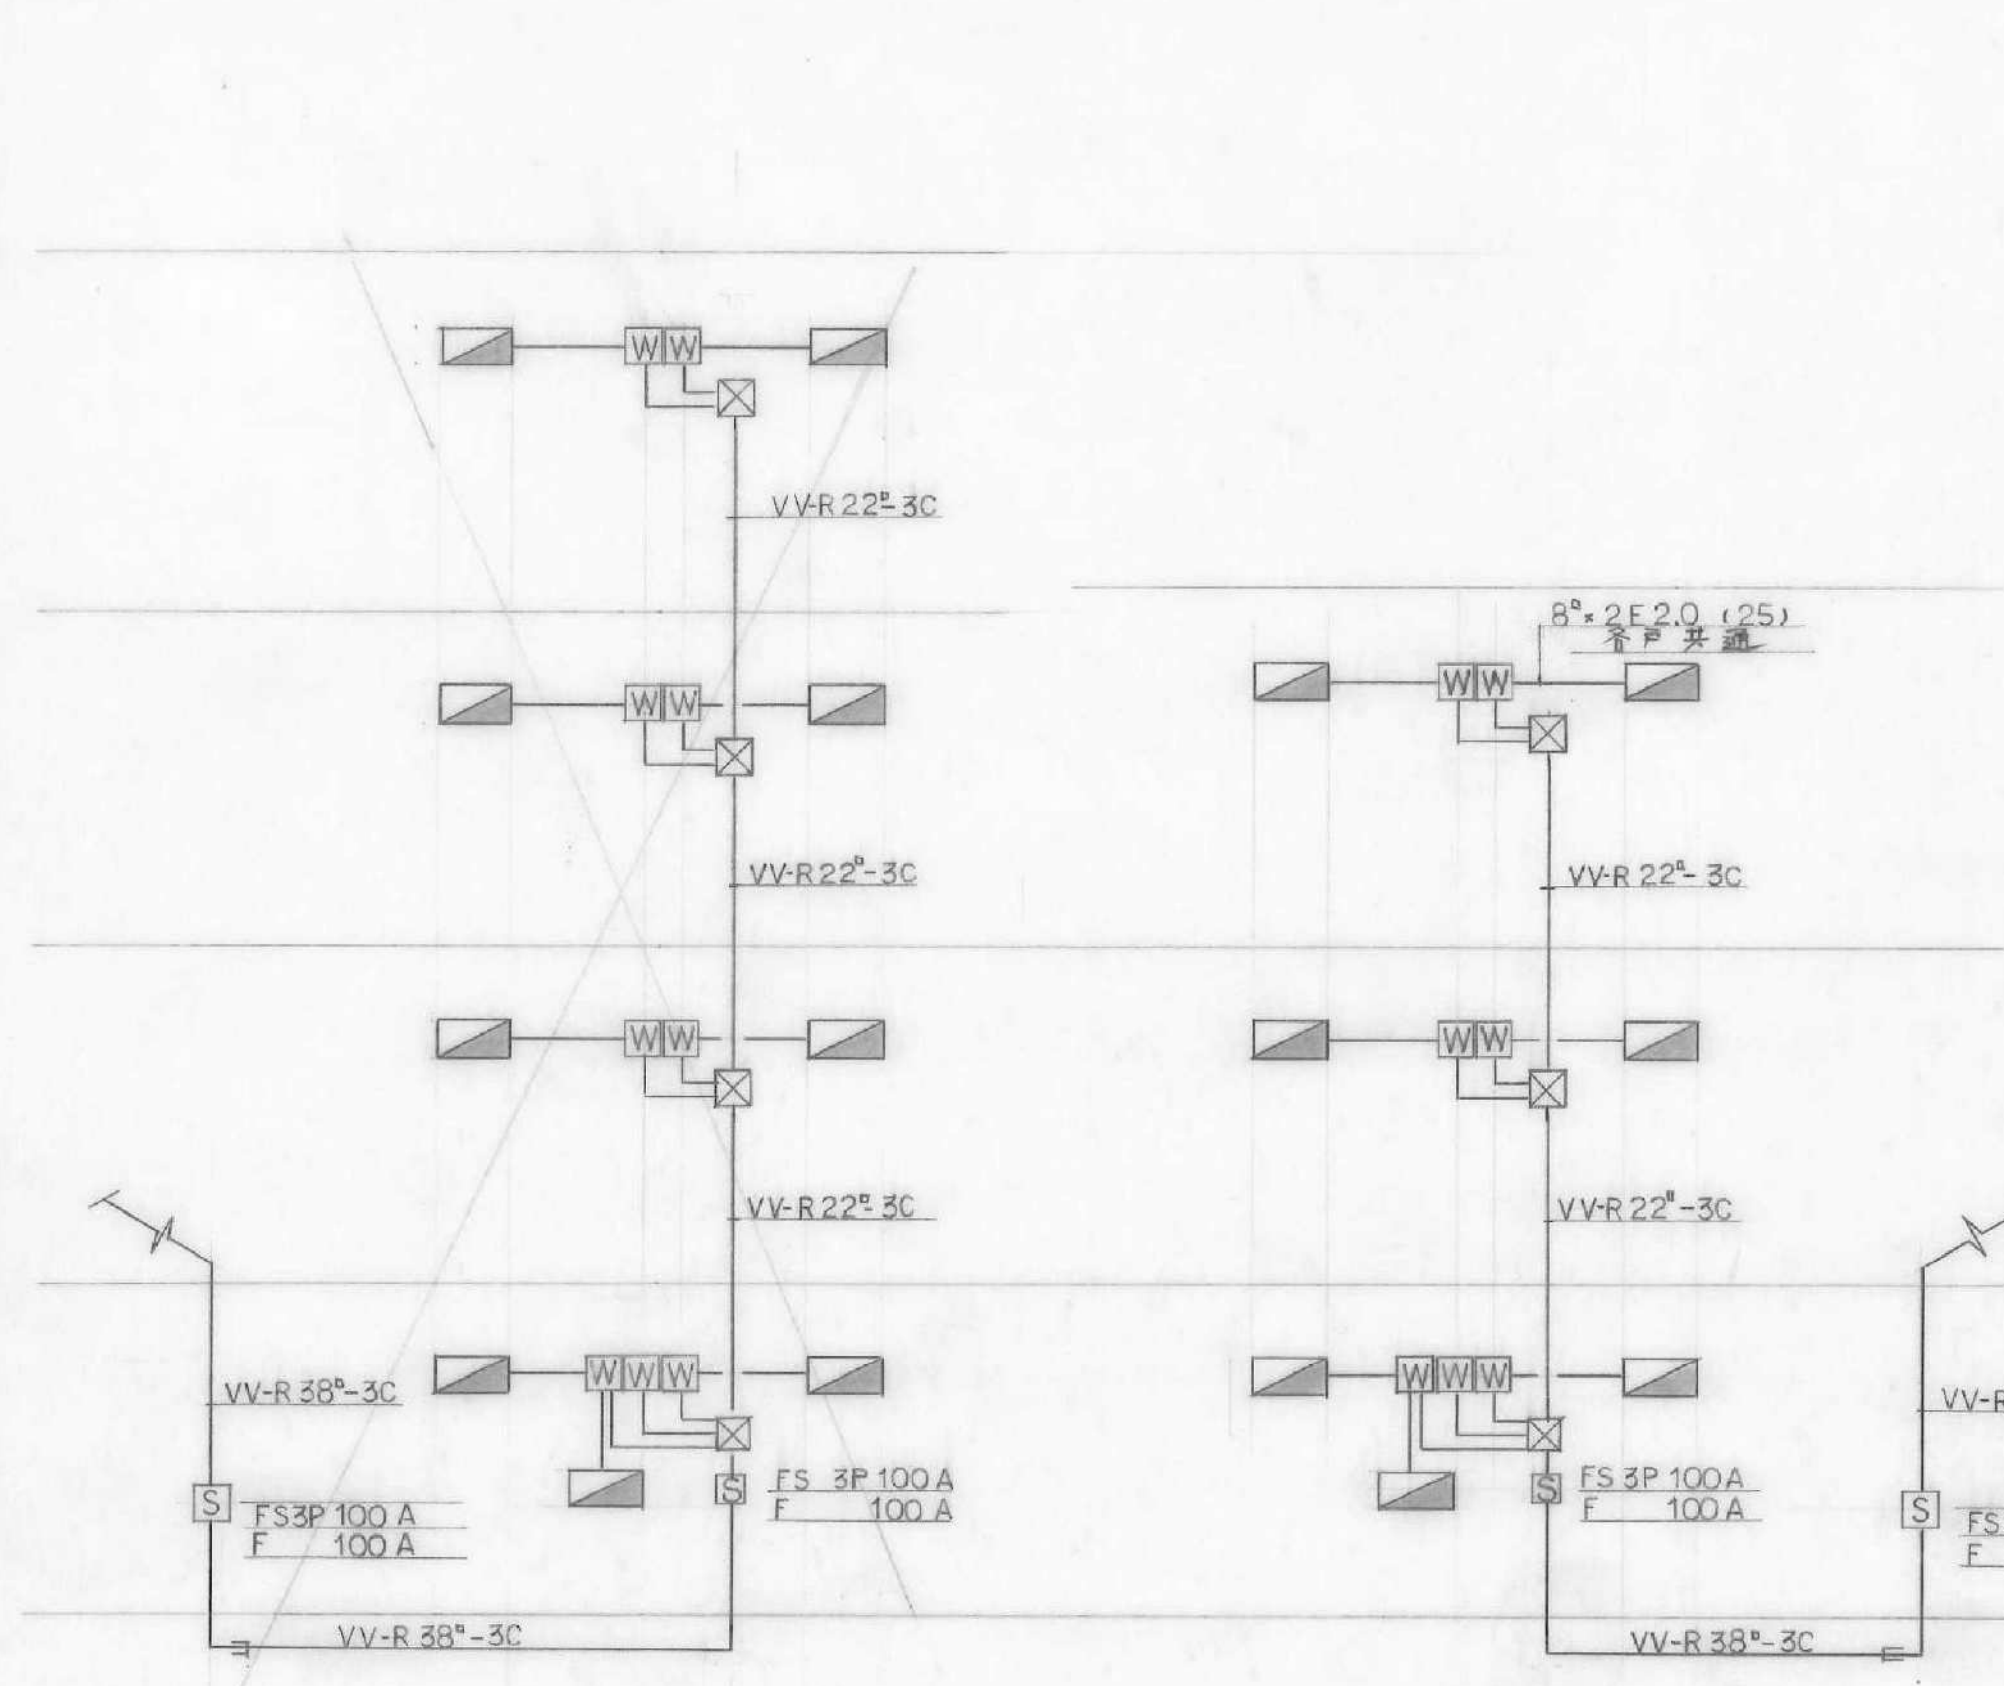


電灯 系統図

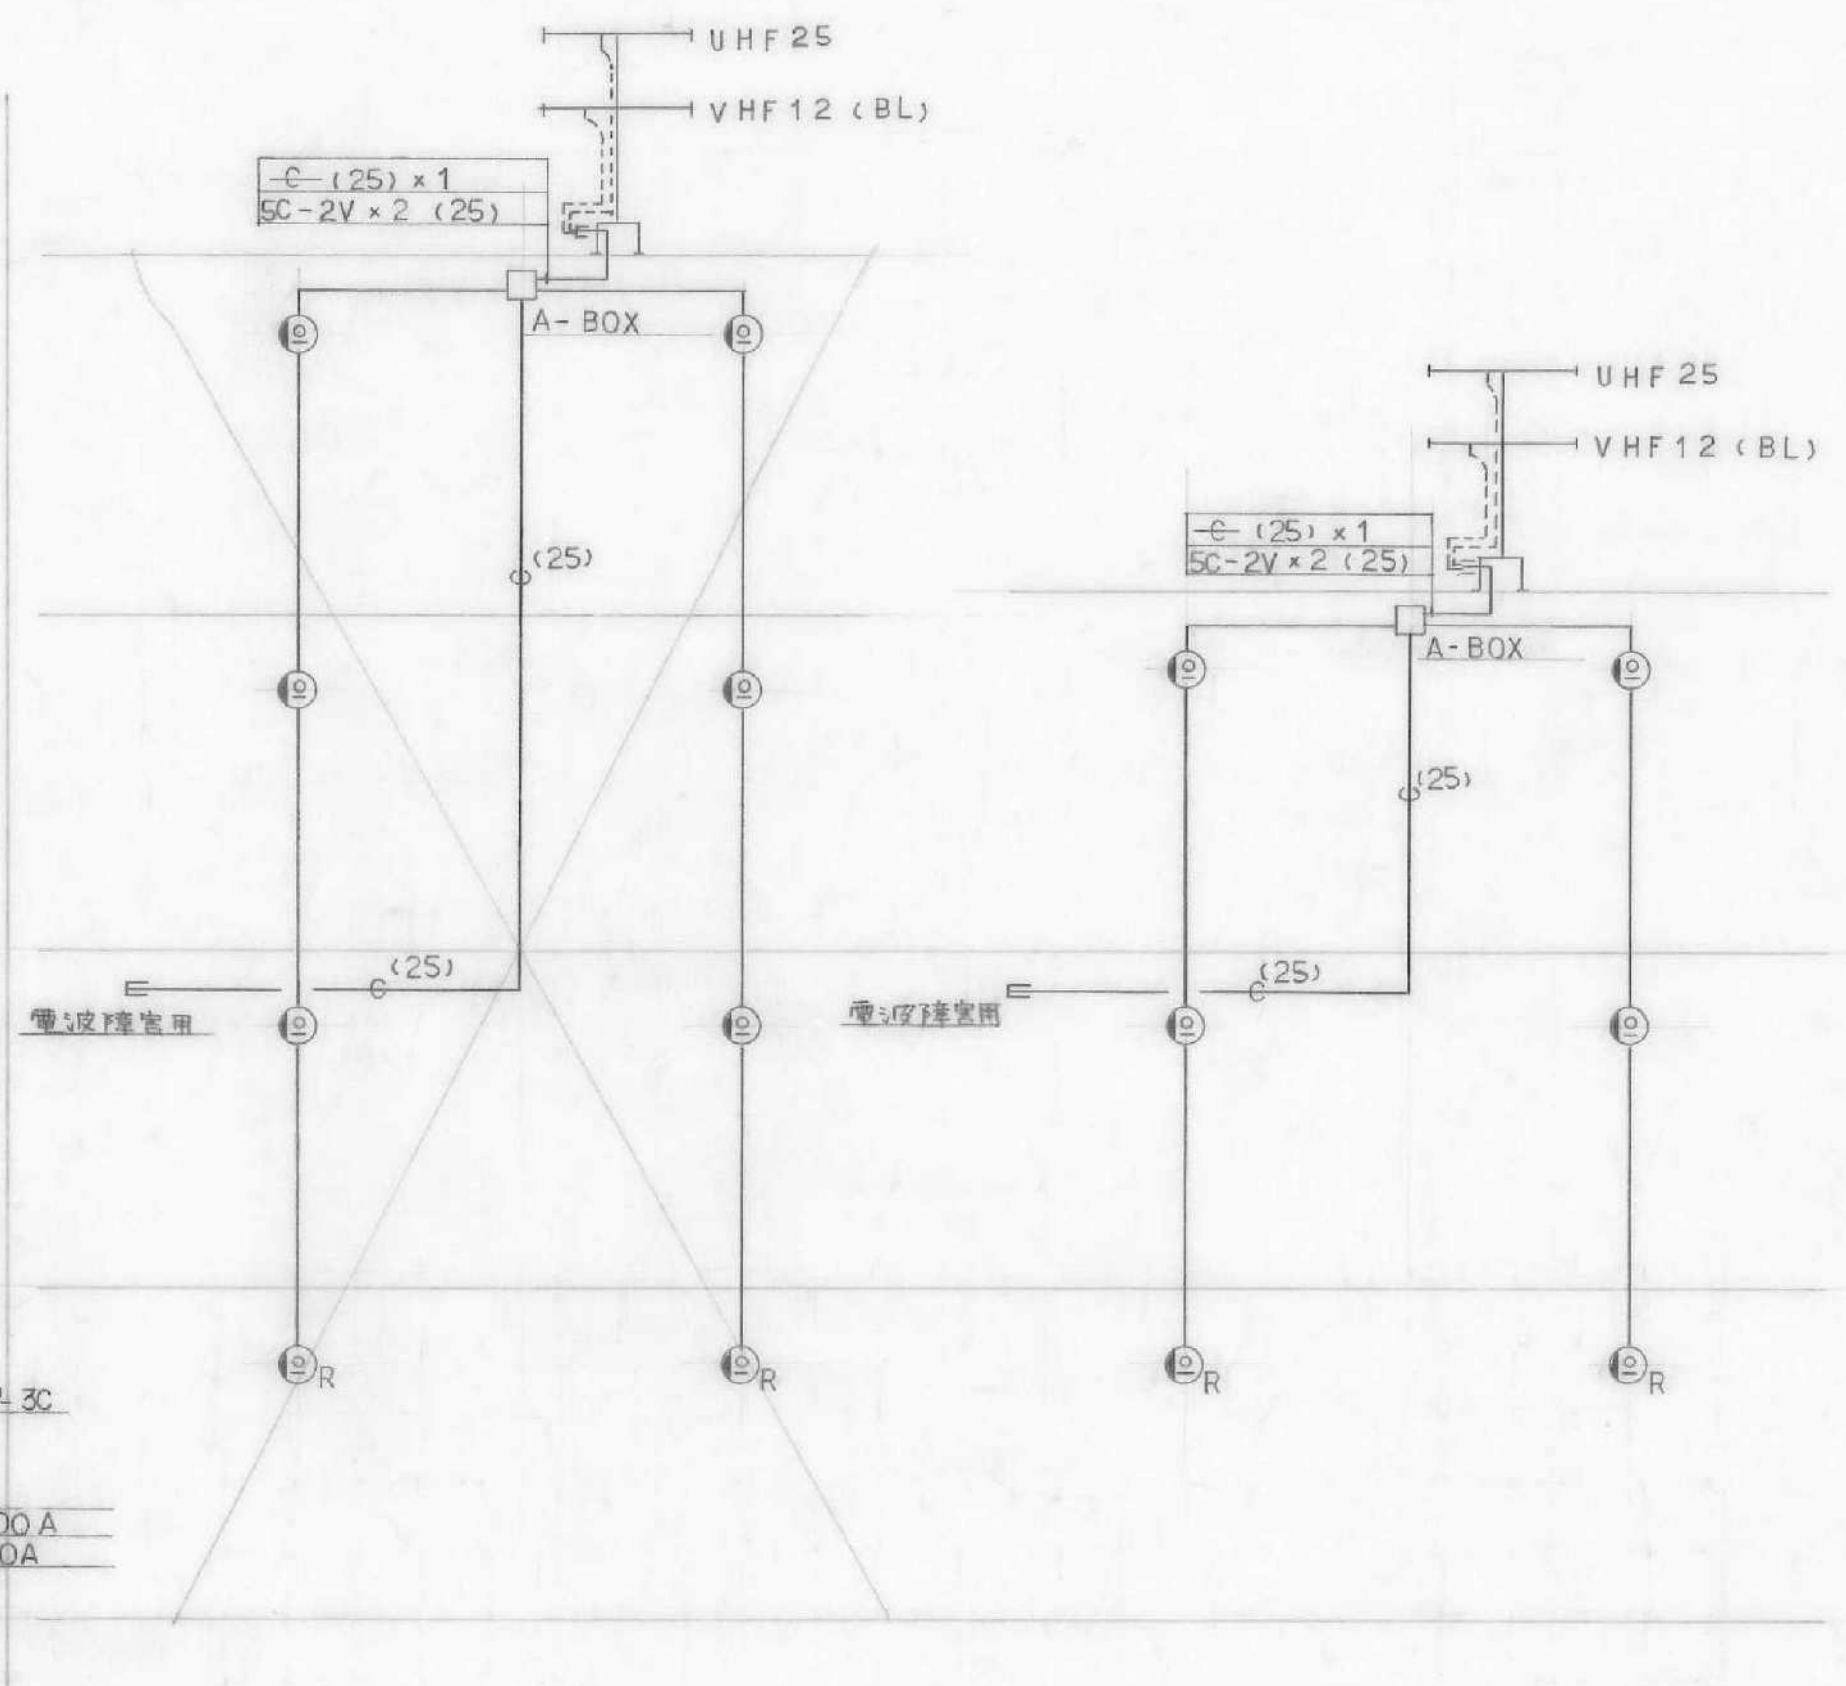

テレビ共同視聴 設備系統図

特記なき配線は下記による。
 SC-2V (19)
 ボックスサイズは下記による。
 □ 500 x 500 x 100 (A-BOX)


注意事項
 電線管埋設用 空出配管口 1系具は指示により、位置を決定する。

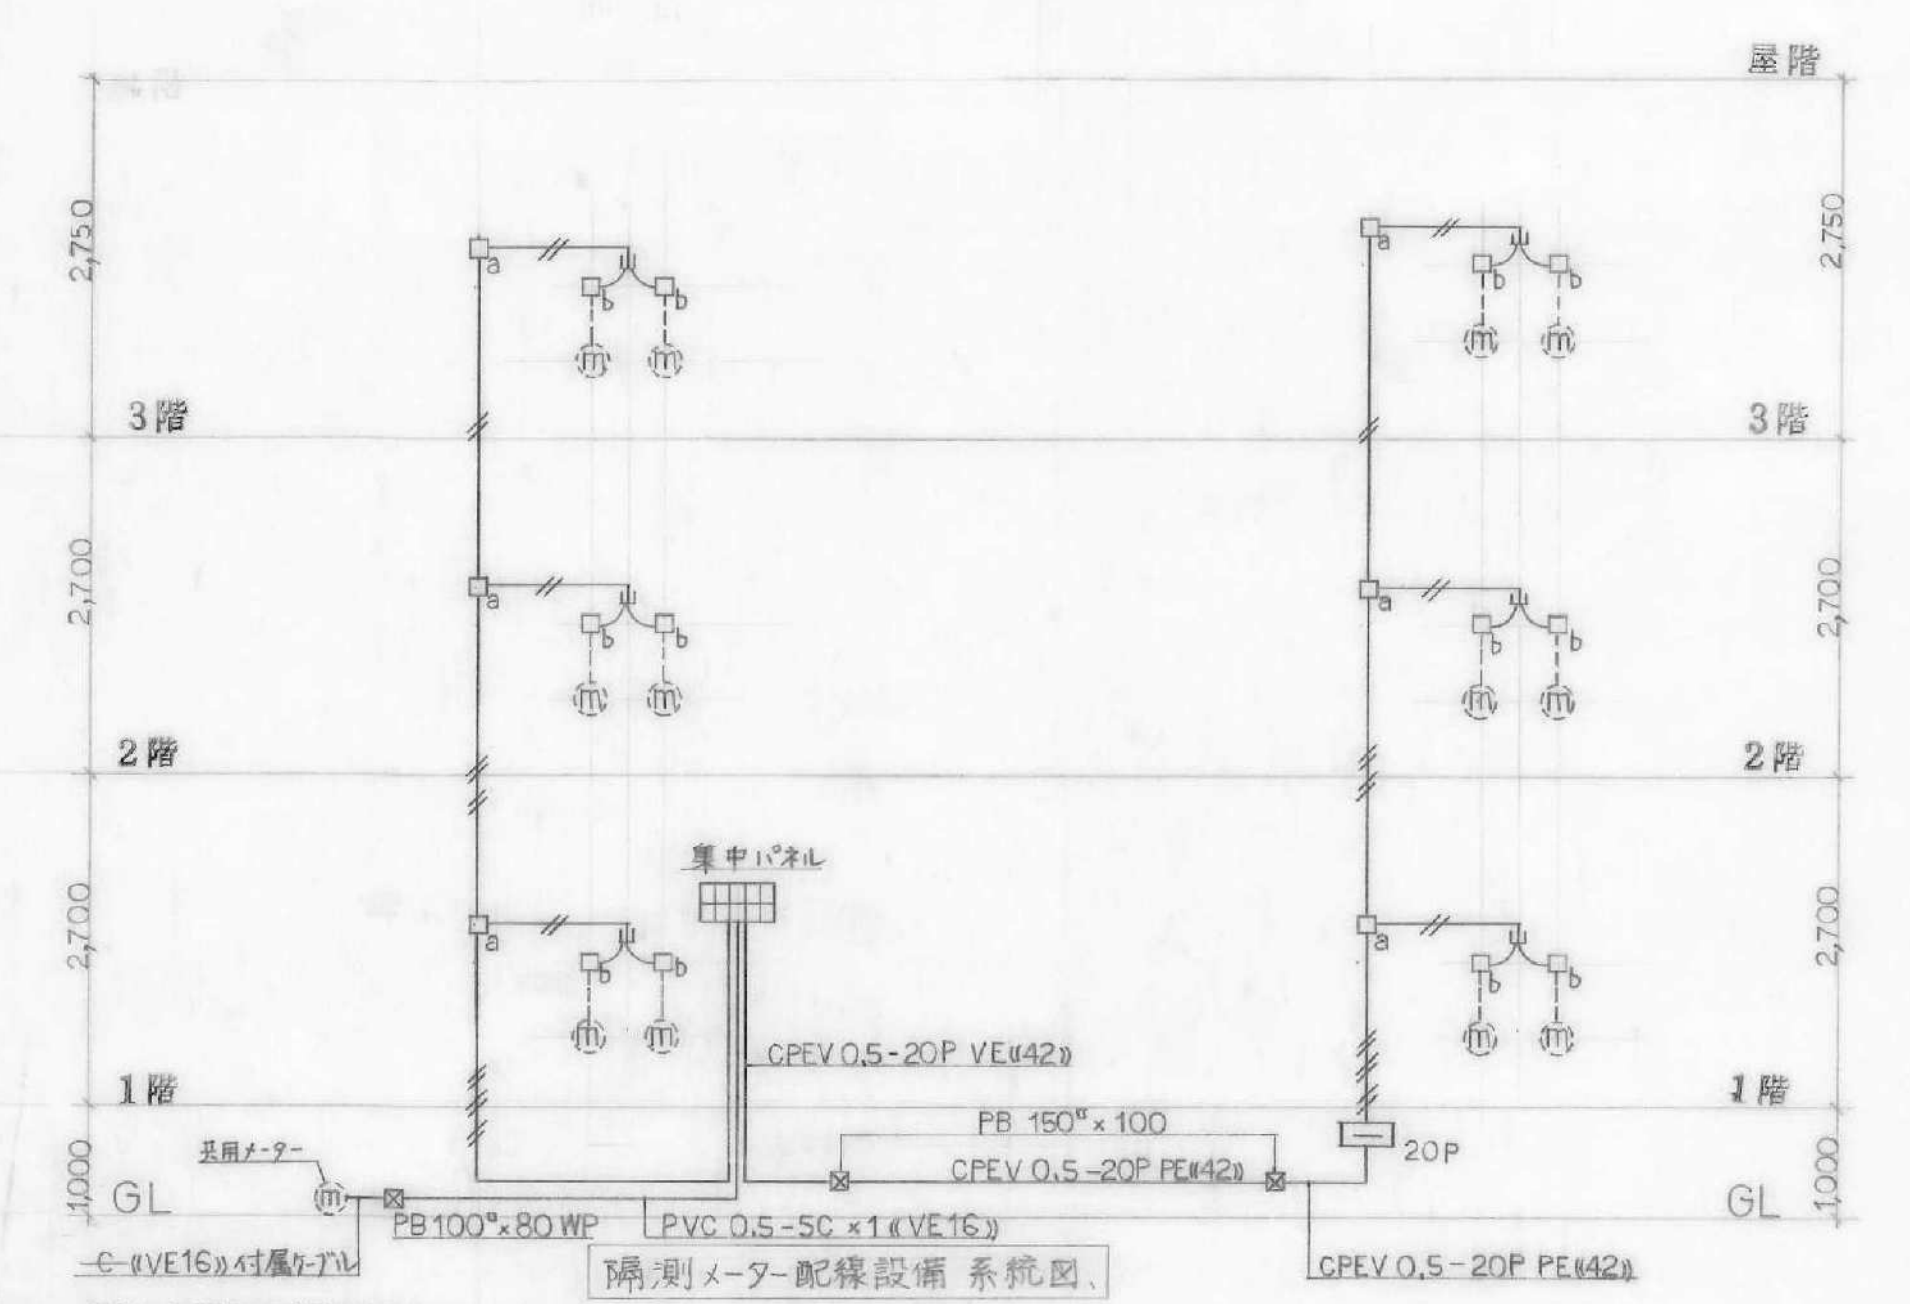

非常警報 設備系統図


特記なき配線は下記による。
 PVC 0.5-SC x 2 (VE 16)
 PVC 0.5-SC x 4 (VE 28)
 PVC 0.5-SC x 6 (VE 28)

ボックスサイズは下記による。
 □ PB 110 x 110 x 60 (標準型)
 □ 5芯用接続箱
 水道メーター別途 (往生設備 ~ 図不破壊)
 但し水道メーター接続箱への接続及びケーブル止めは必ず
 集中パネル 5芯用 20P 工事

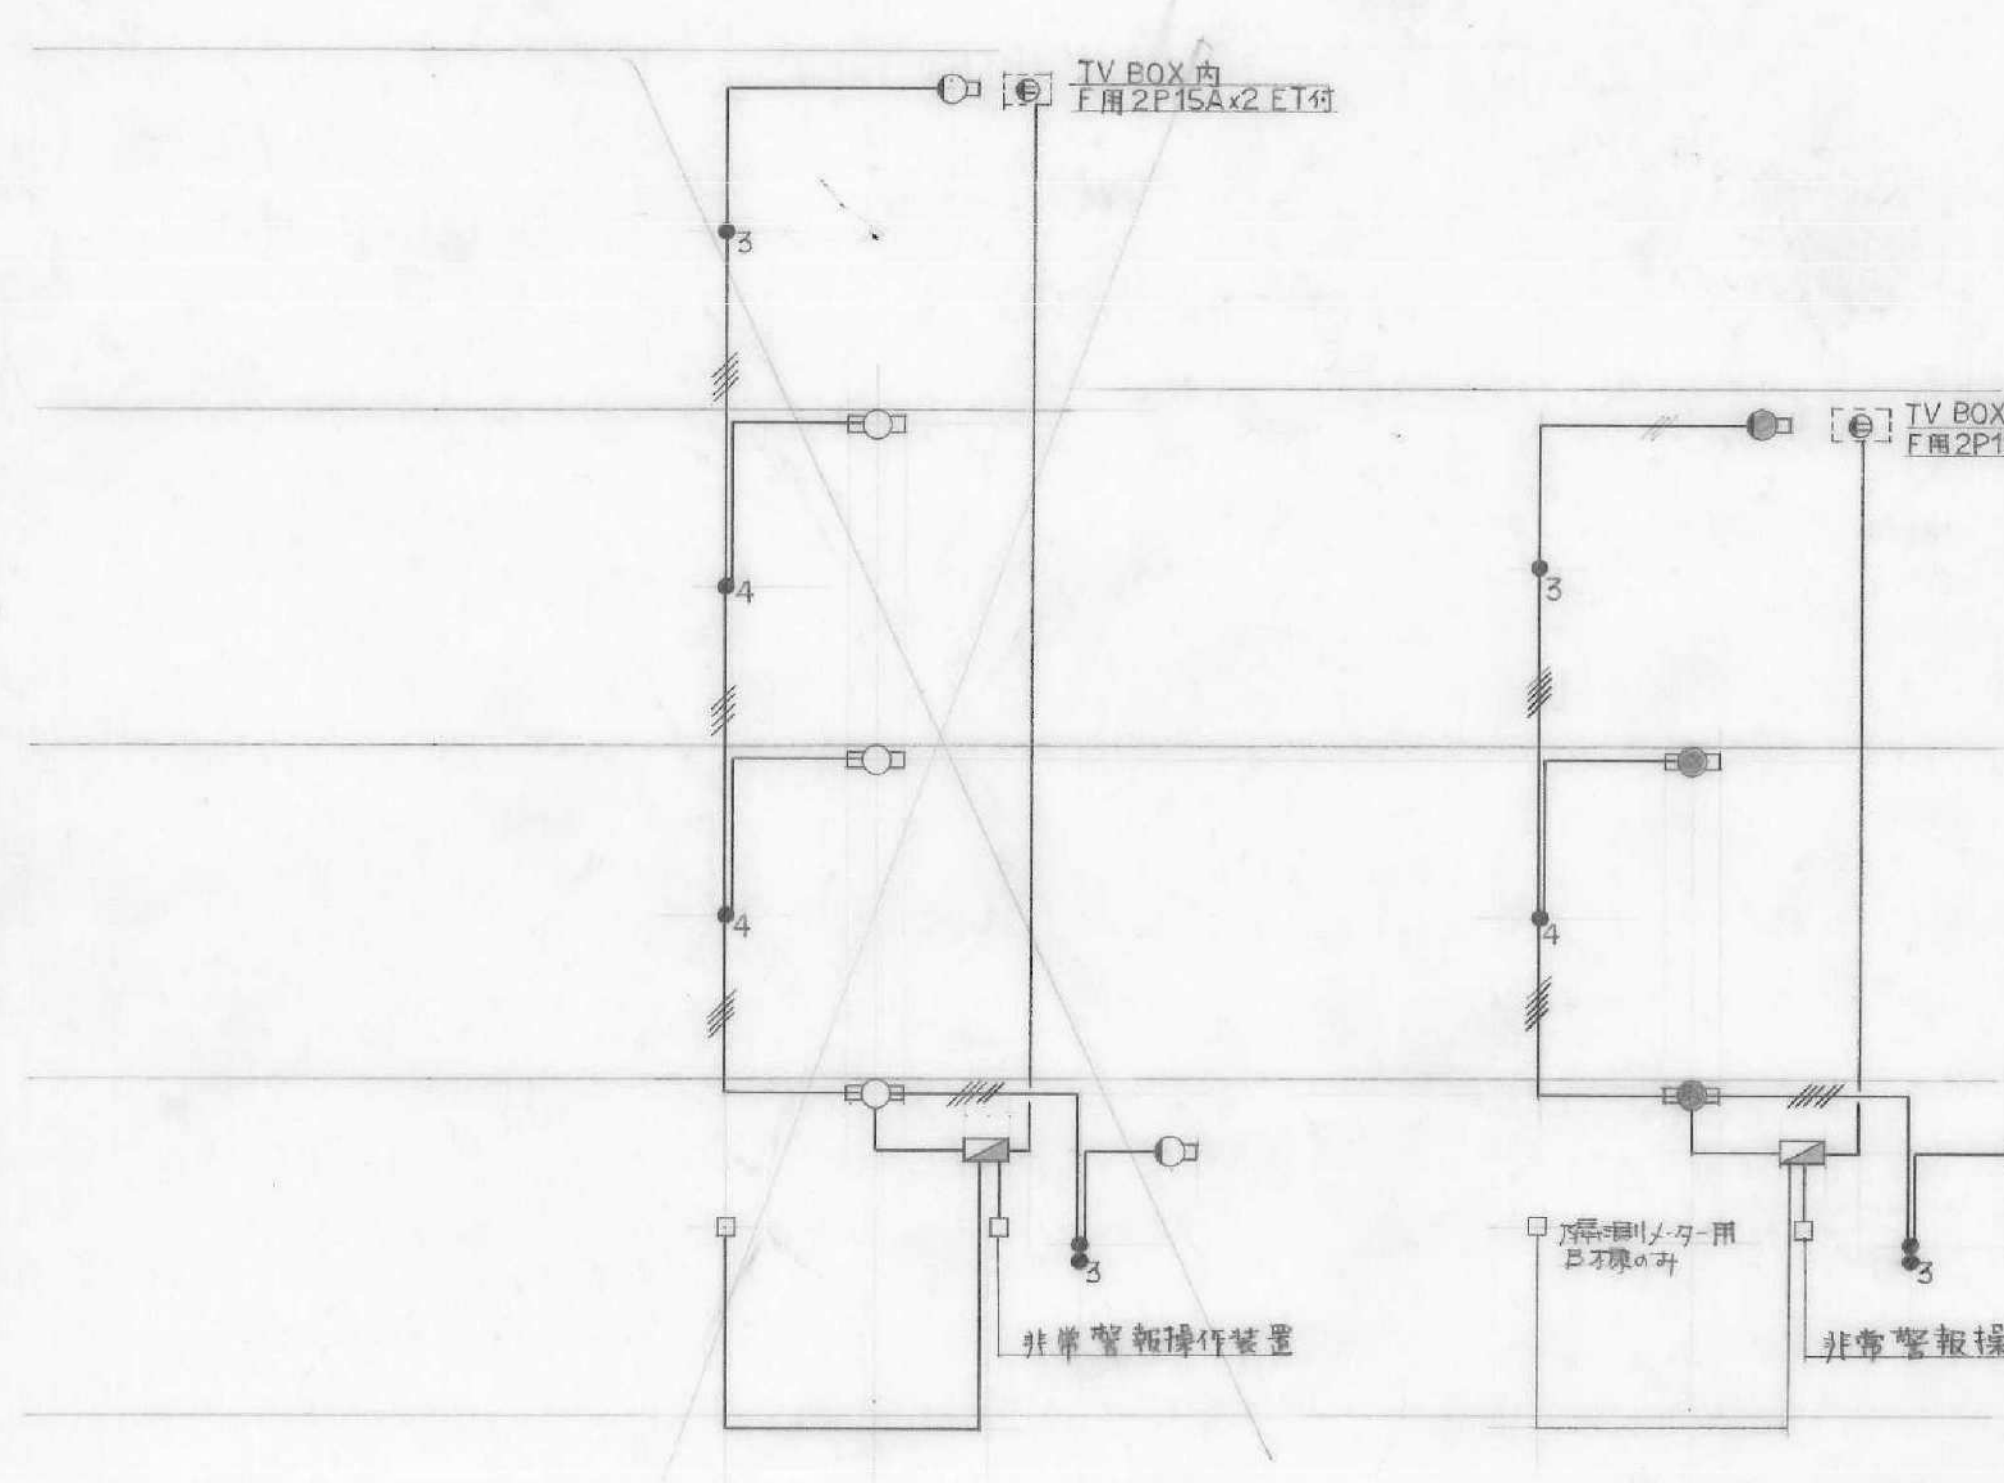


共用灯 系統図

特記なき配線は下記による。
 2.0 x 2 (19)
 2.0 x 4 (25)
 2.0 x 5 (25)

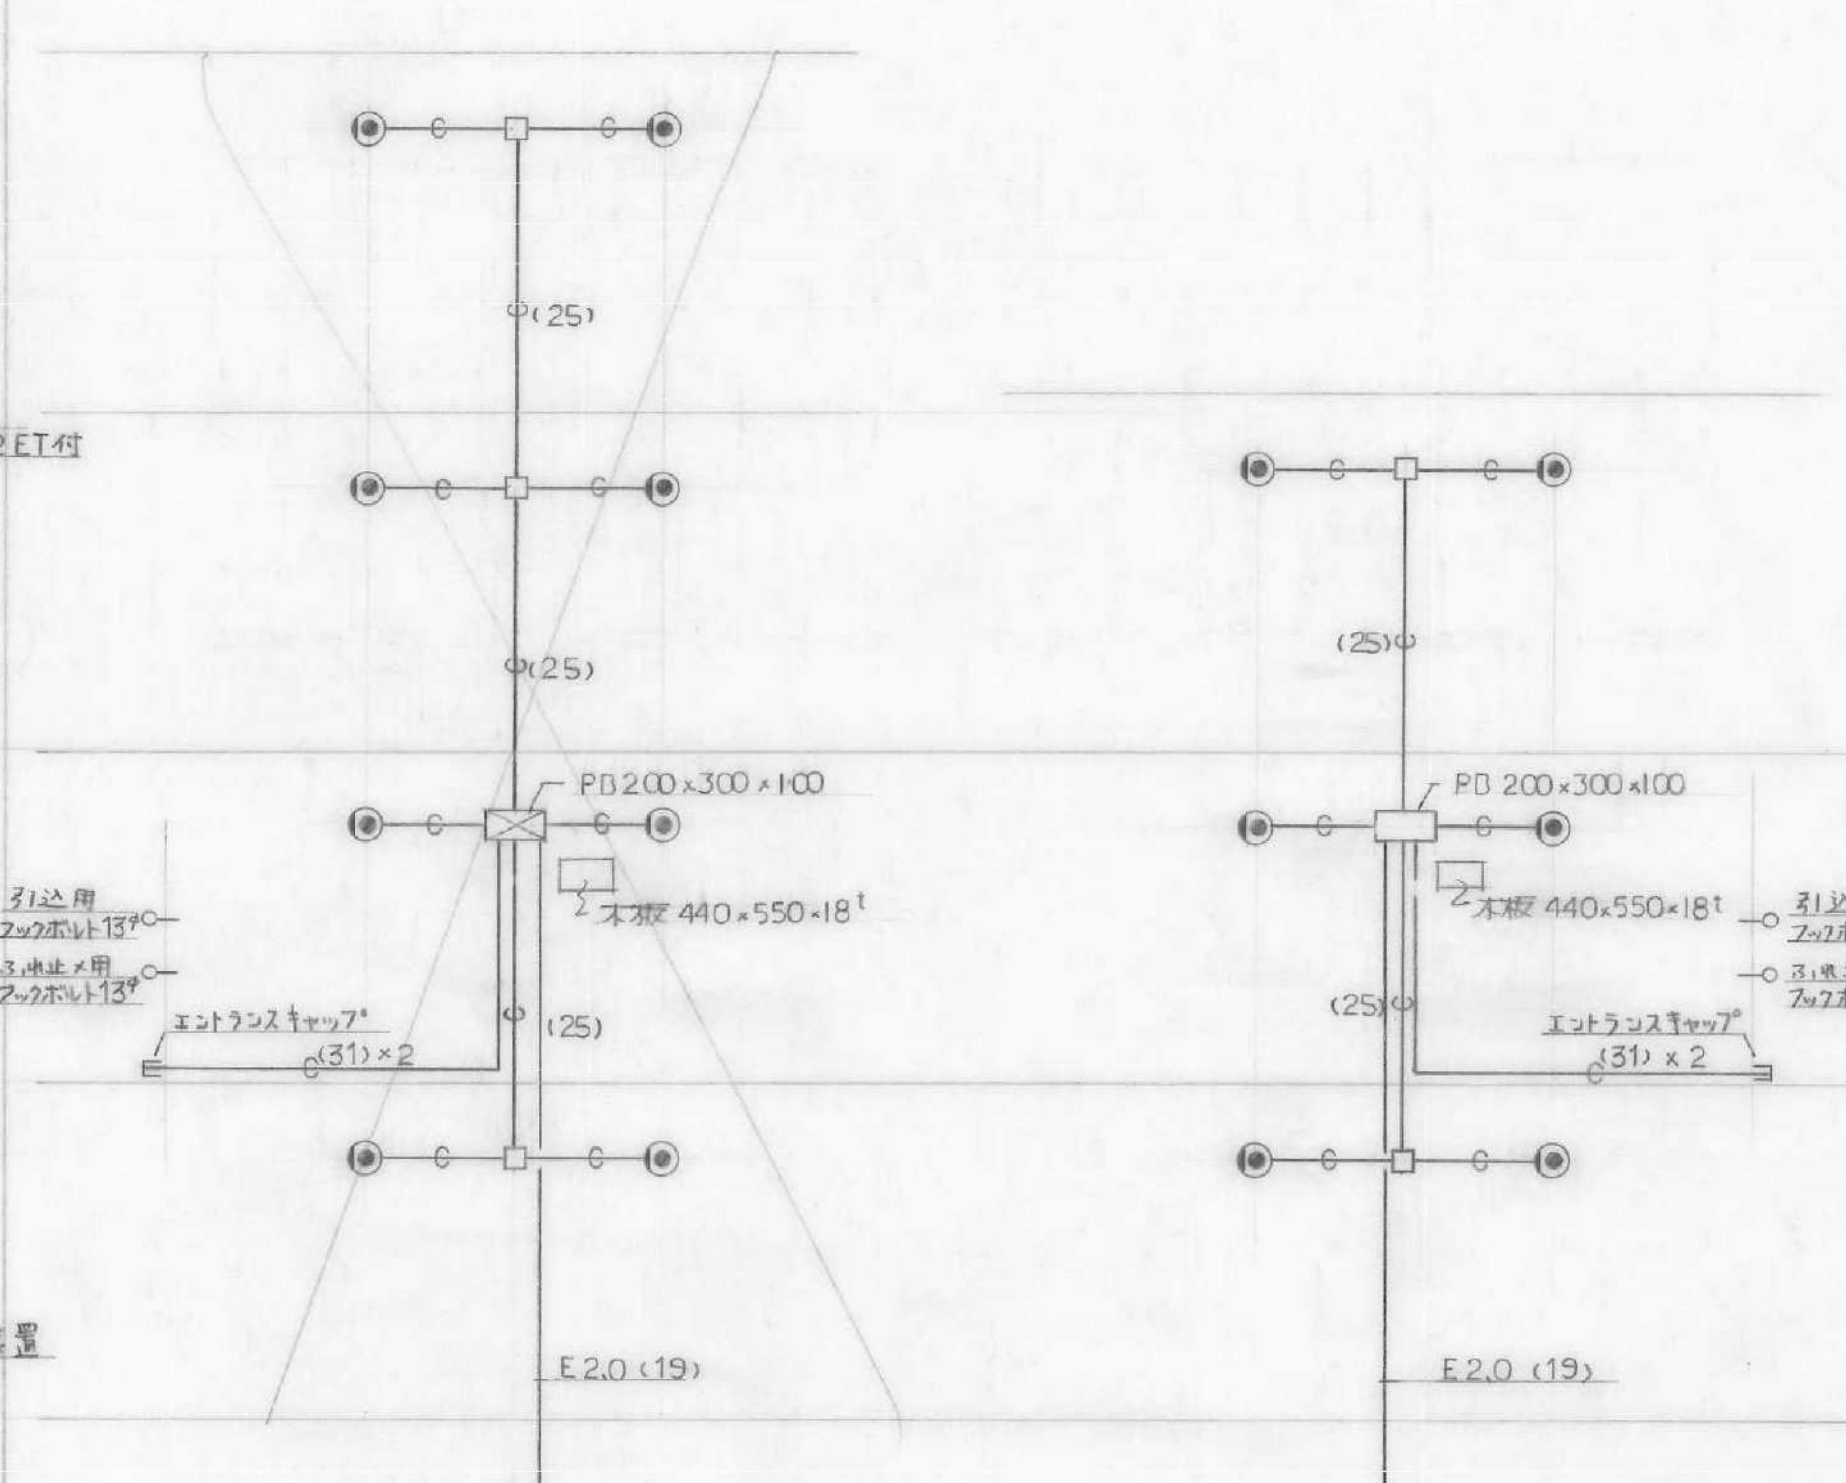

電話 配管 設備系統図

特記なき配線は下記による。
 (19)
 ボックスサイズは下記による。
 □ OB 4角-大 54mm 入大形 警報装置用 110 x 110

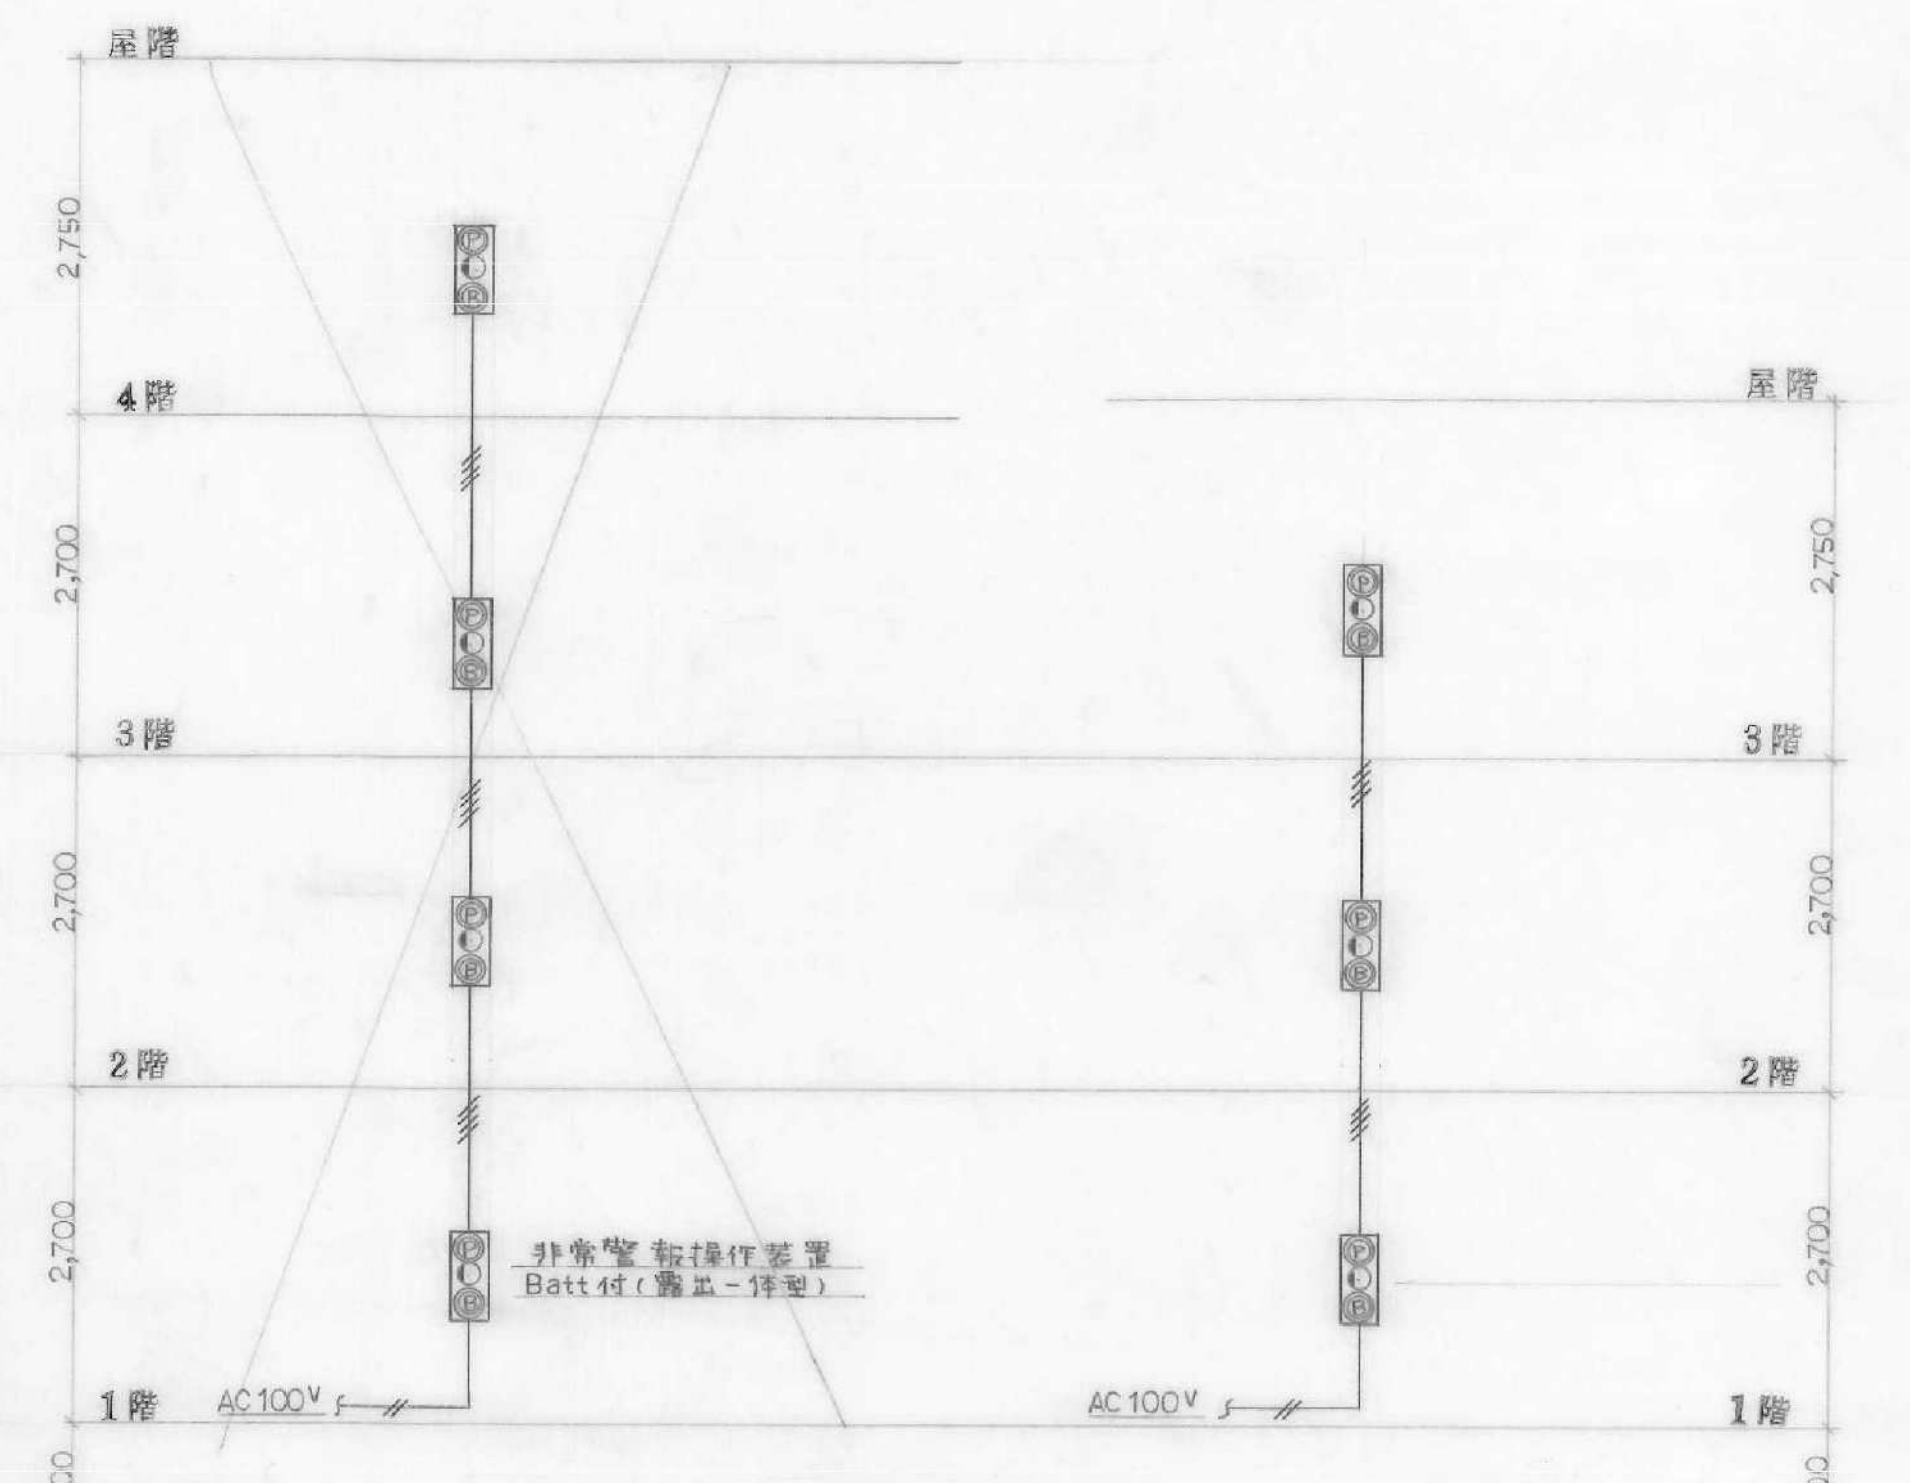


非常警報 設備系統図


特記なき配線は下記による。
 1V 2.0 x 2 (19)
 1V 1.6 x 2 (25)
 1V 1.6 x 2

工事名称	55埼玉県所沢市教職員住宅新築工事	図面	4
図面名称	系統図	日付	56年1月
縮尺		担当	


森本鉄夫建築事務所 埼玉県所沢市 埼玉県知事登録 (6) 49号

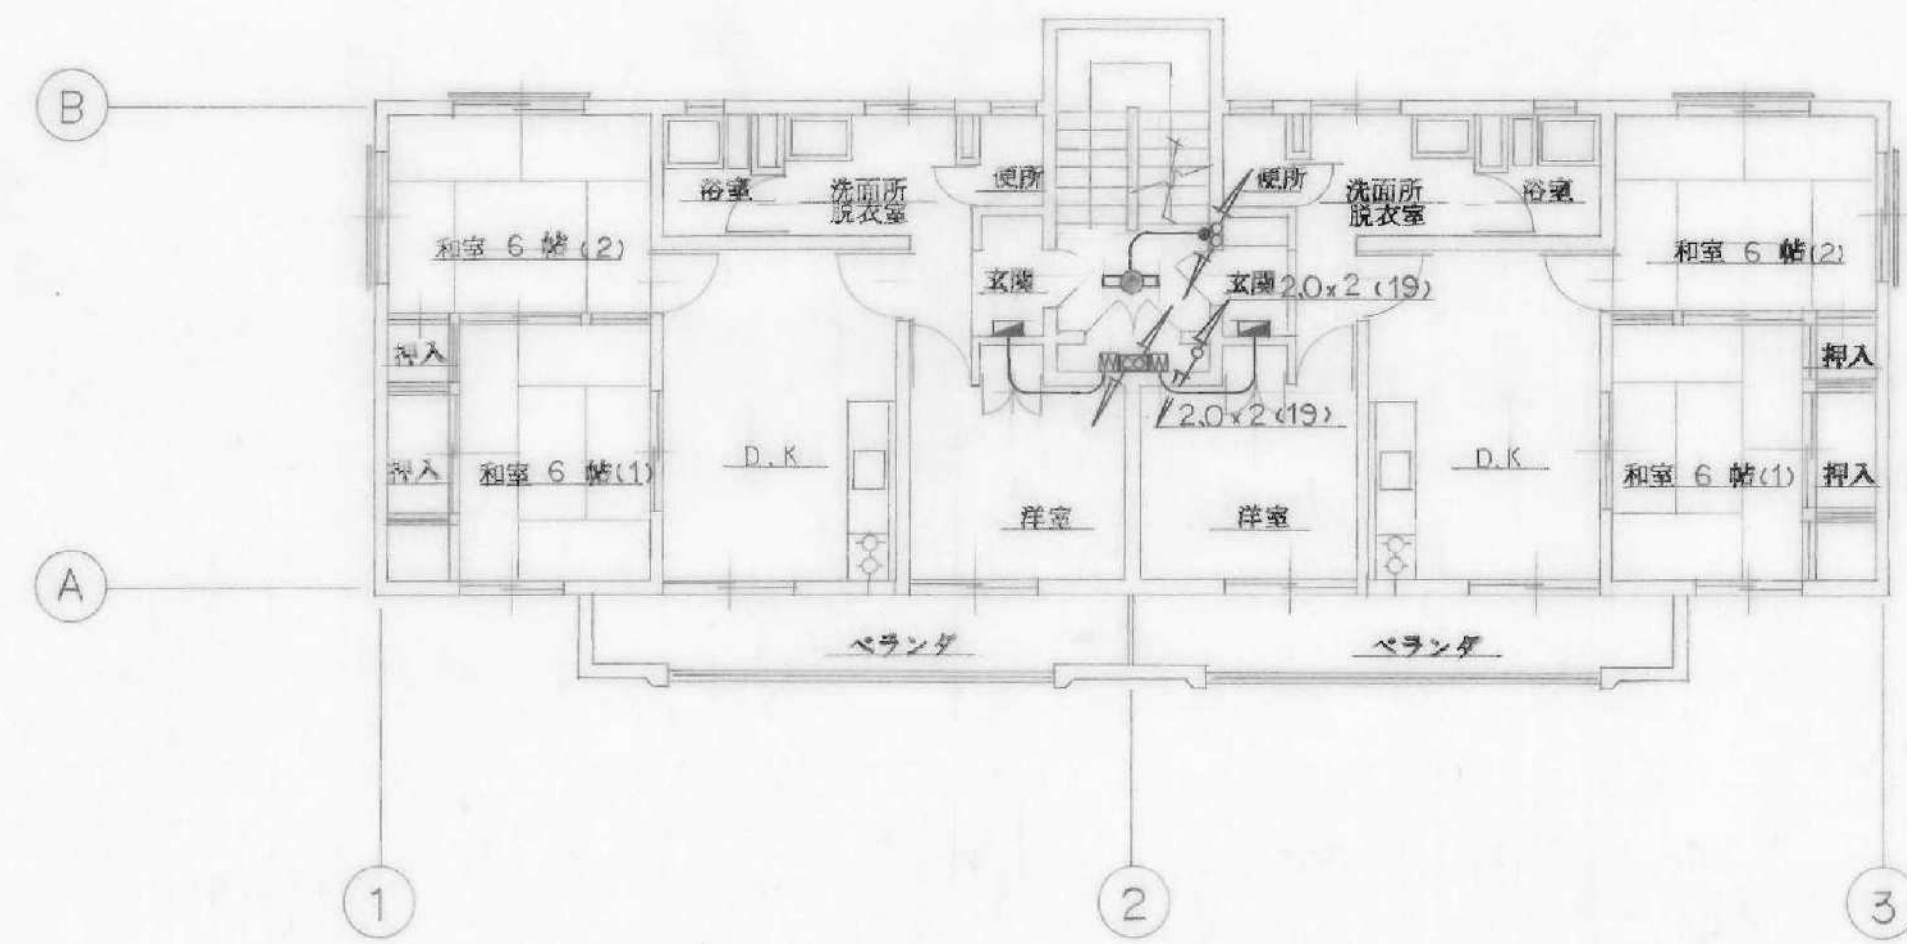


2階 平面図 S=1:100

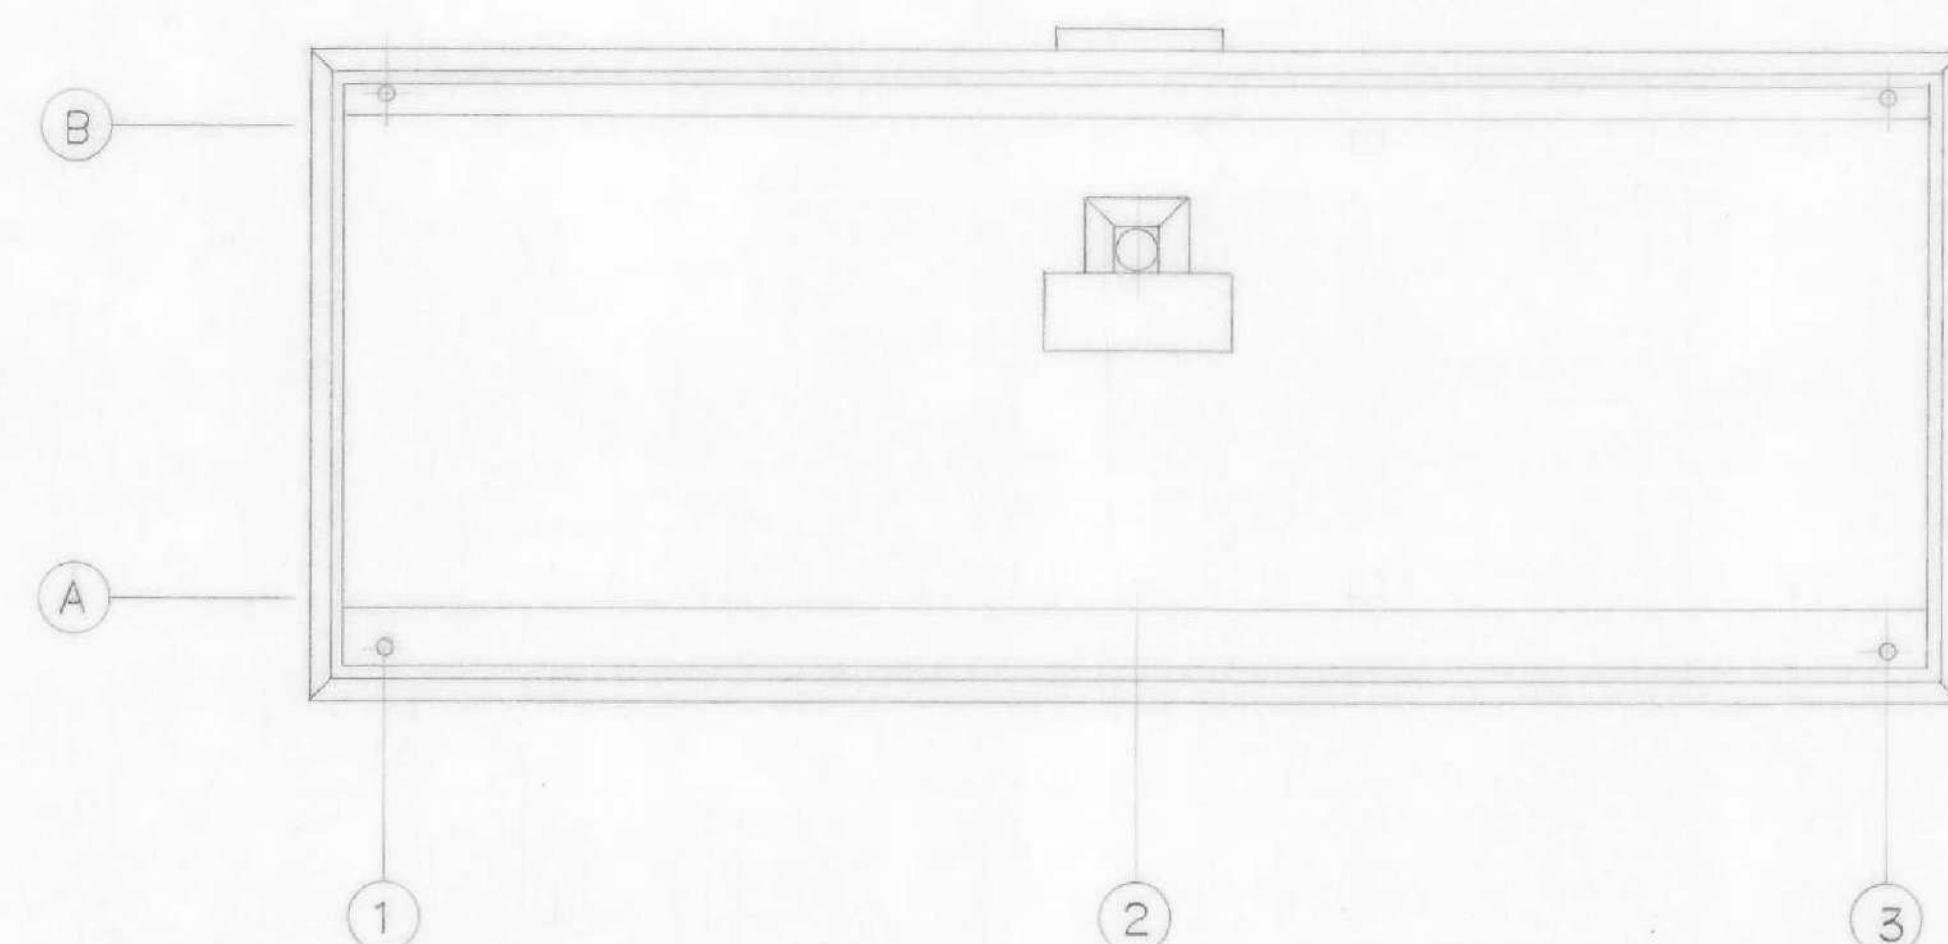

屋階 平面図 S=1:100

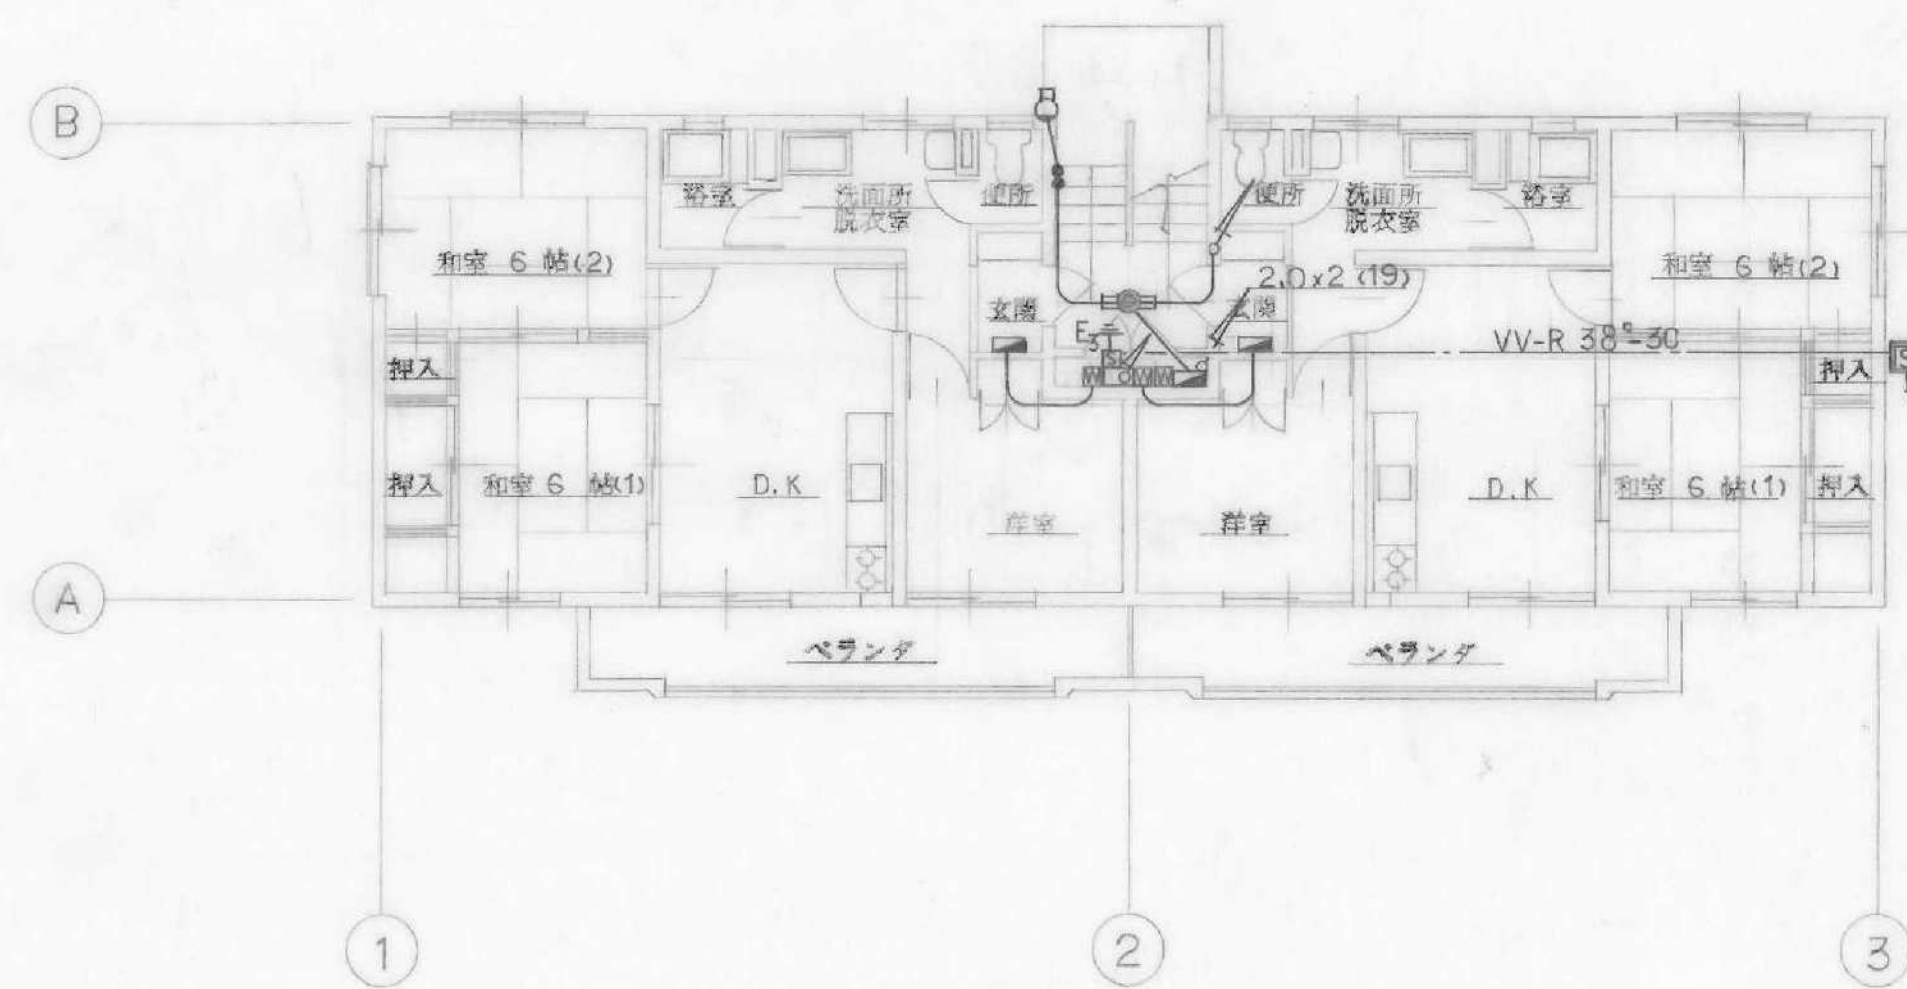


1階 平面図 S=1:100

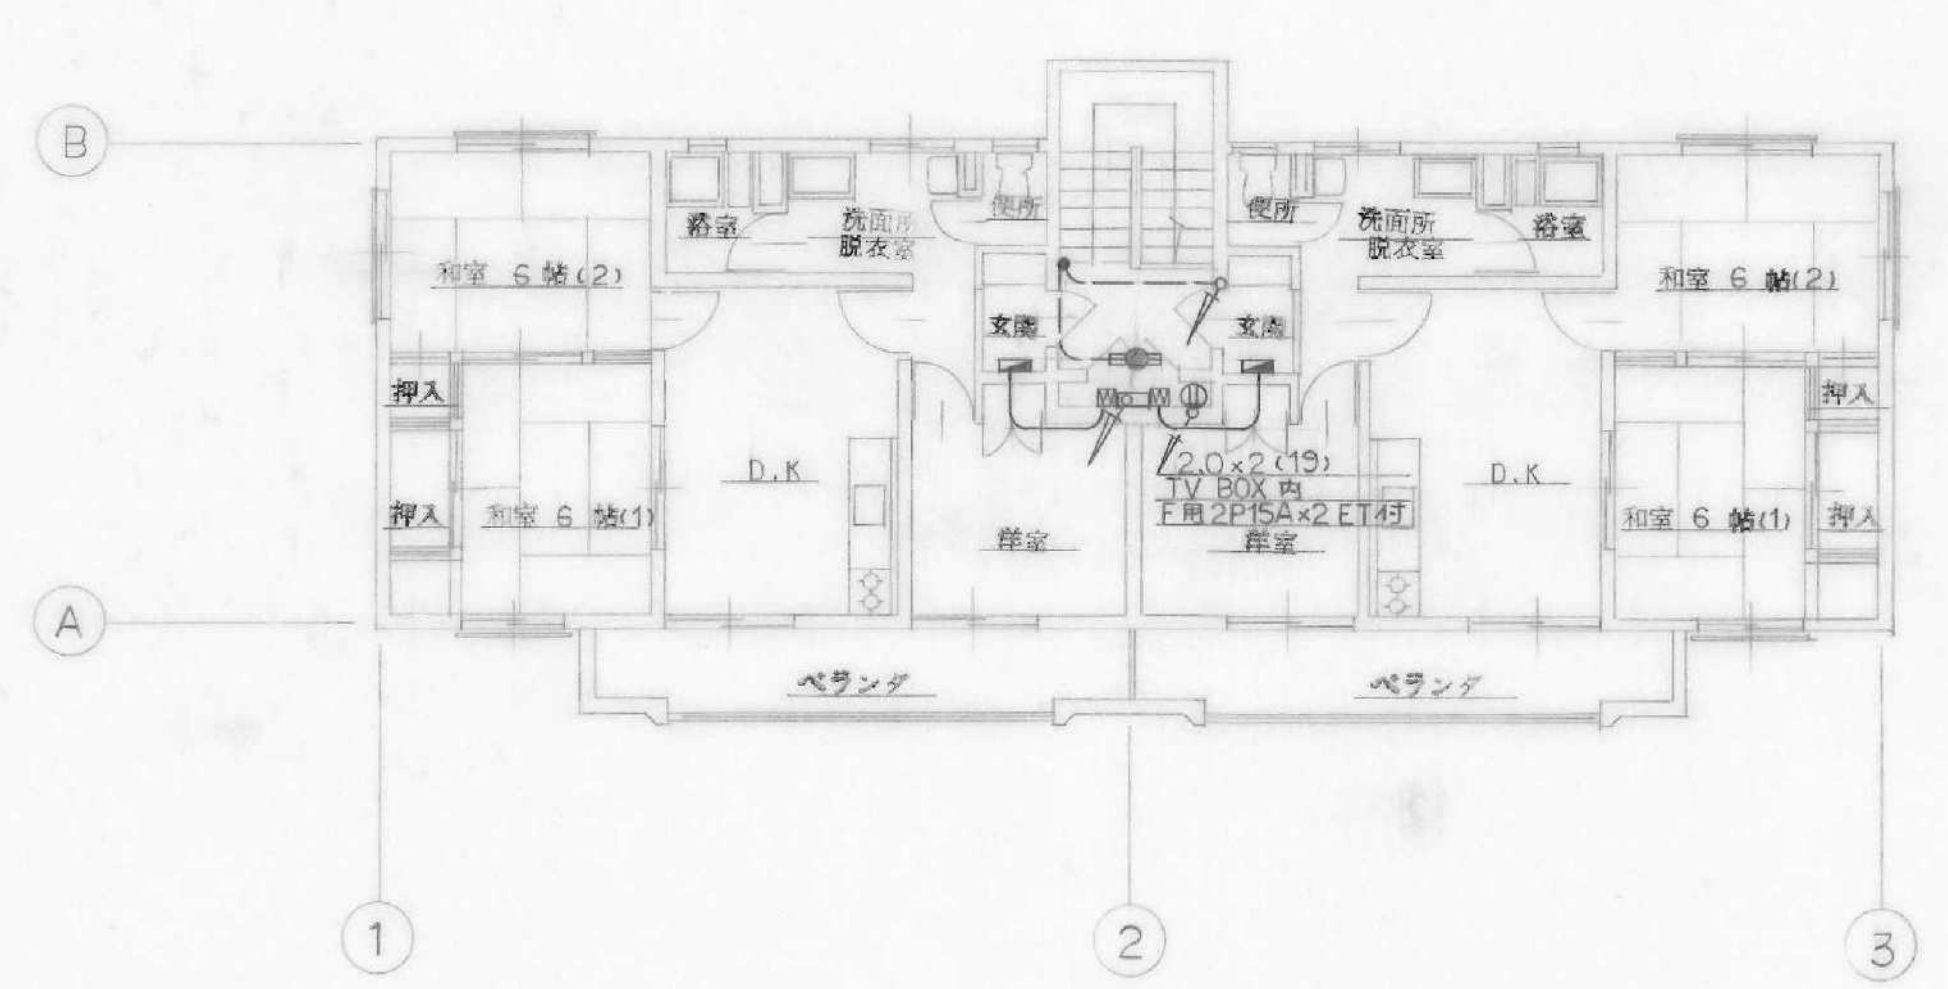


3階 平面図 S=1:100


(注) 上下配管は系統図参照のこと

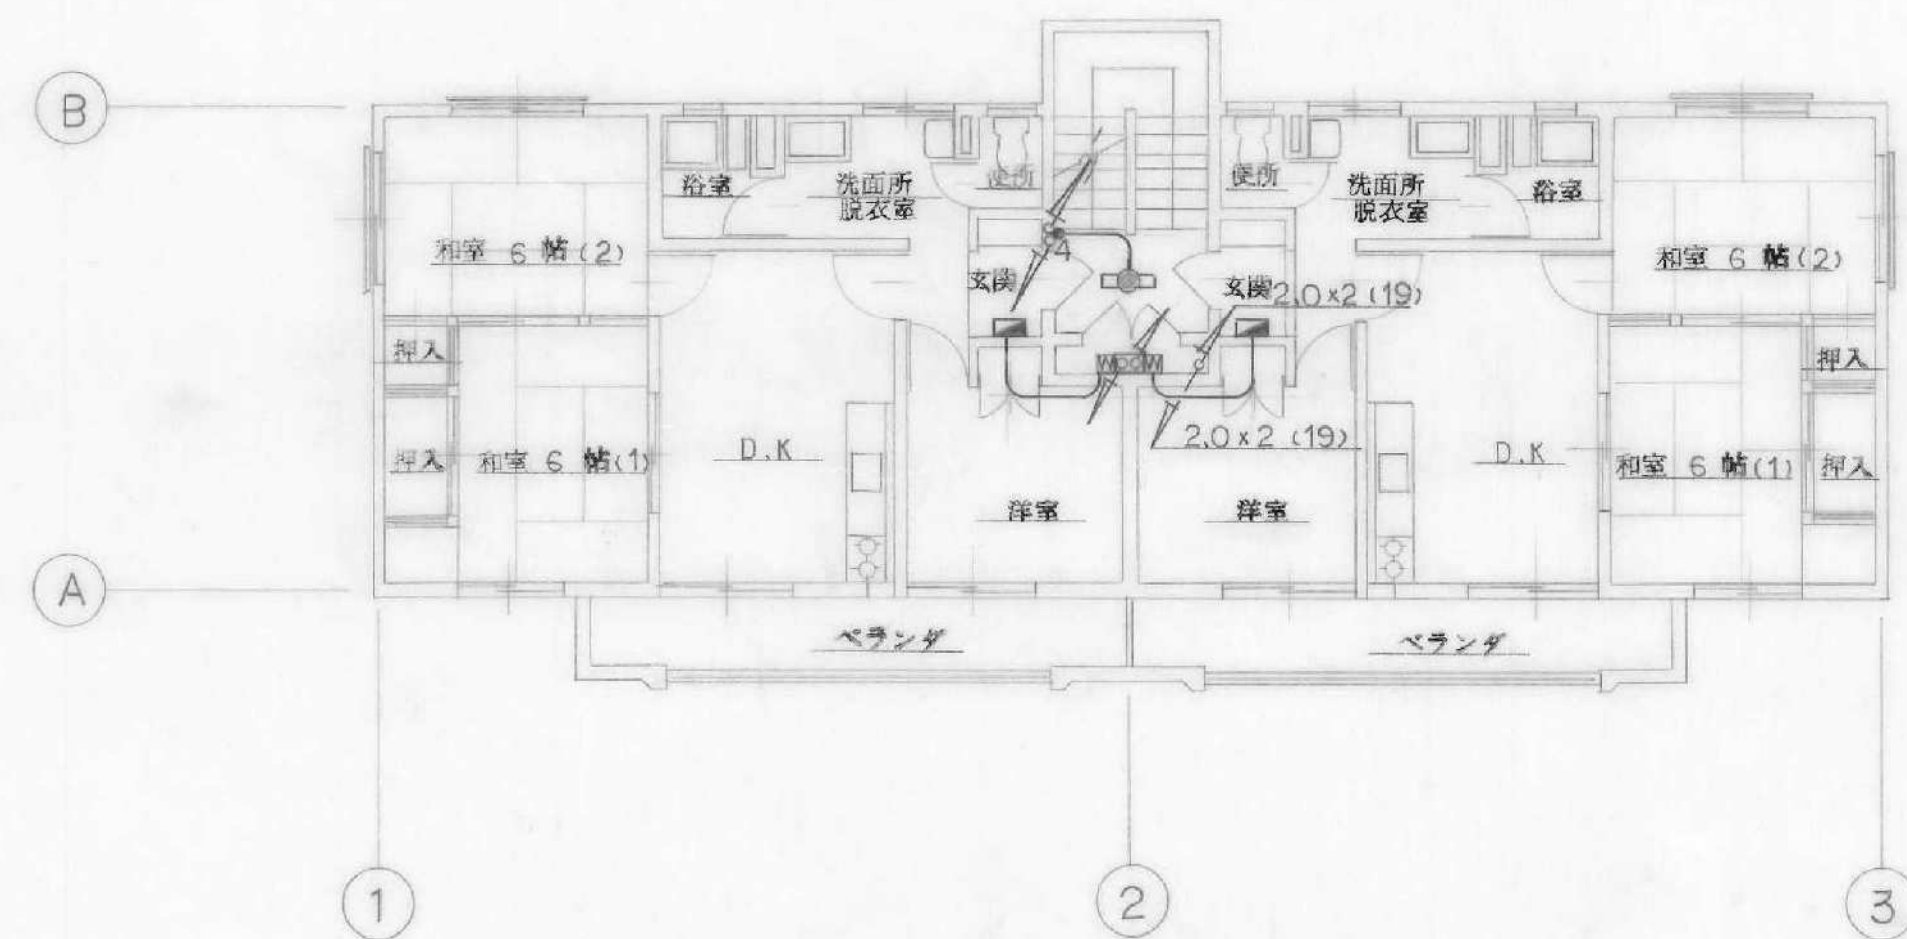


2階 平面図 S=1:100

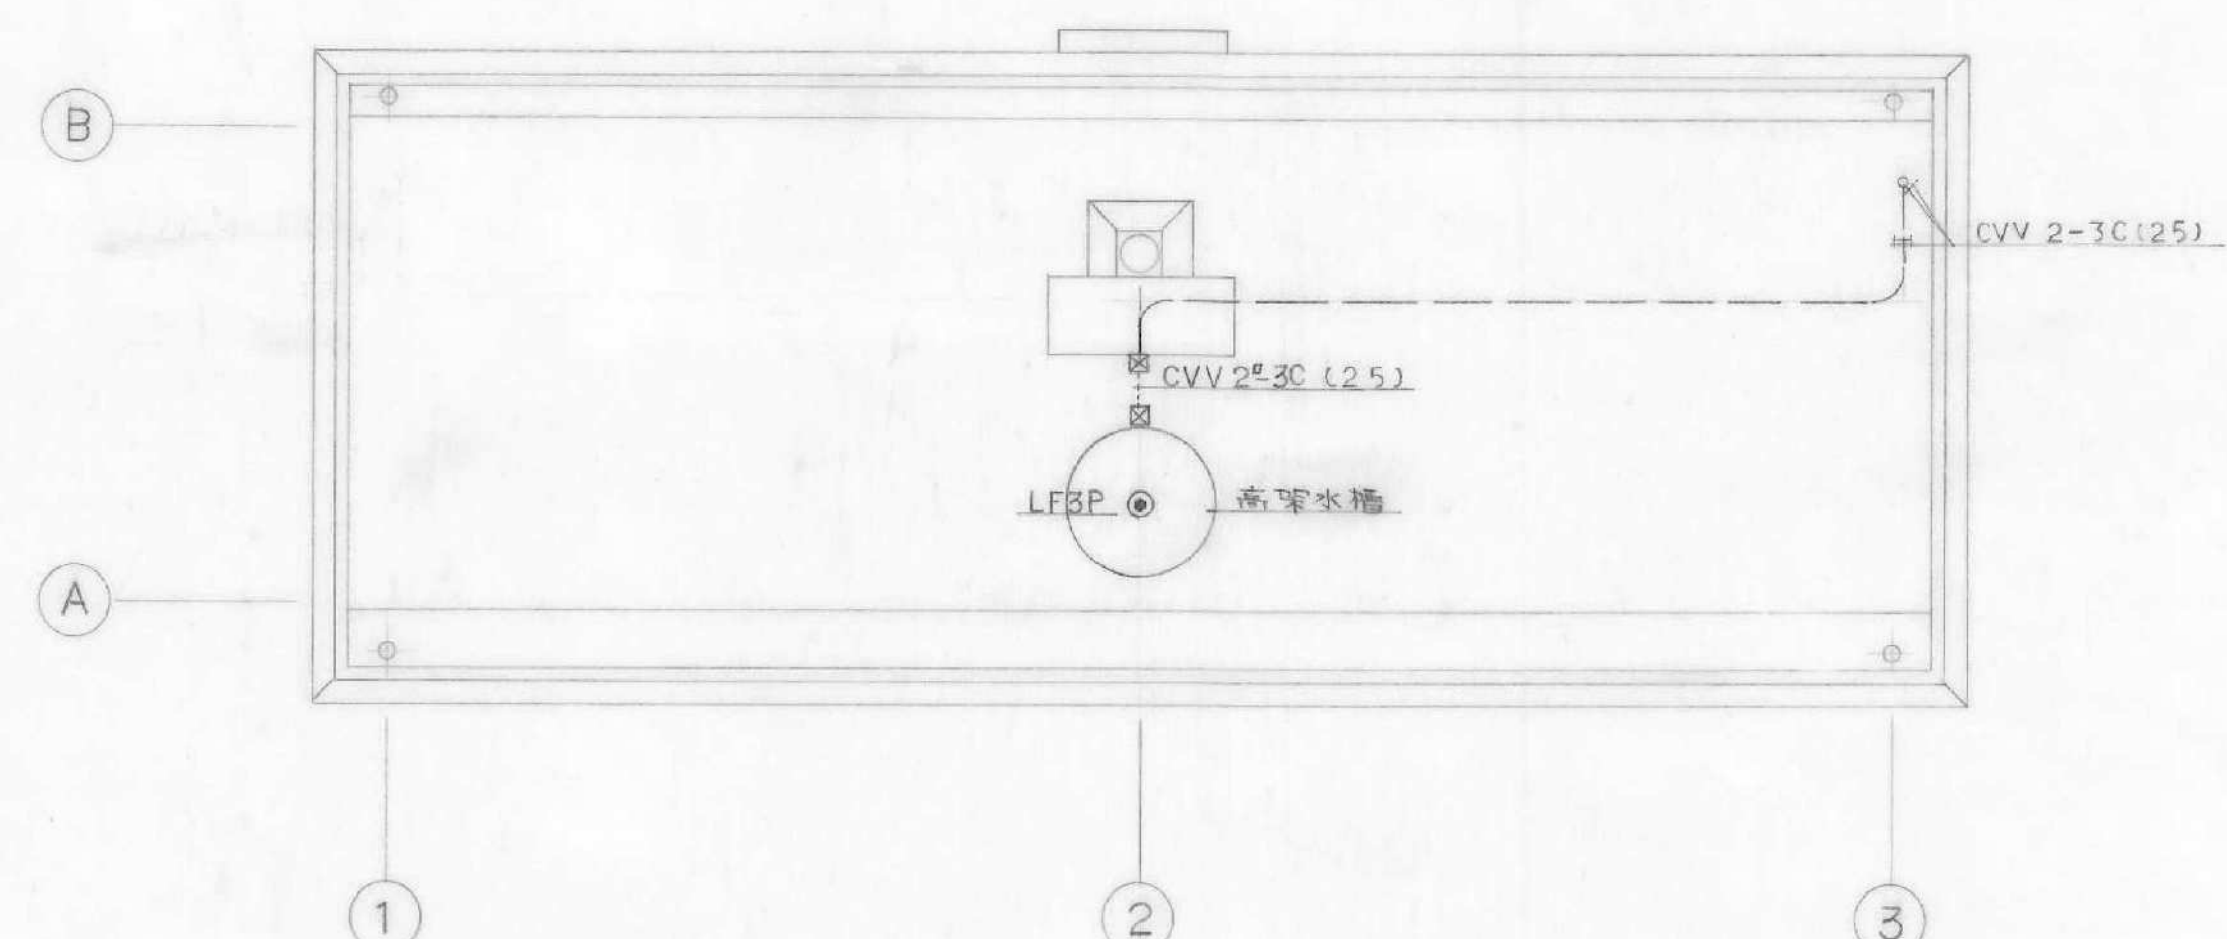

屋階 平面図 S=1:100

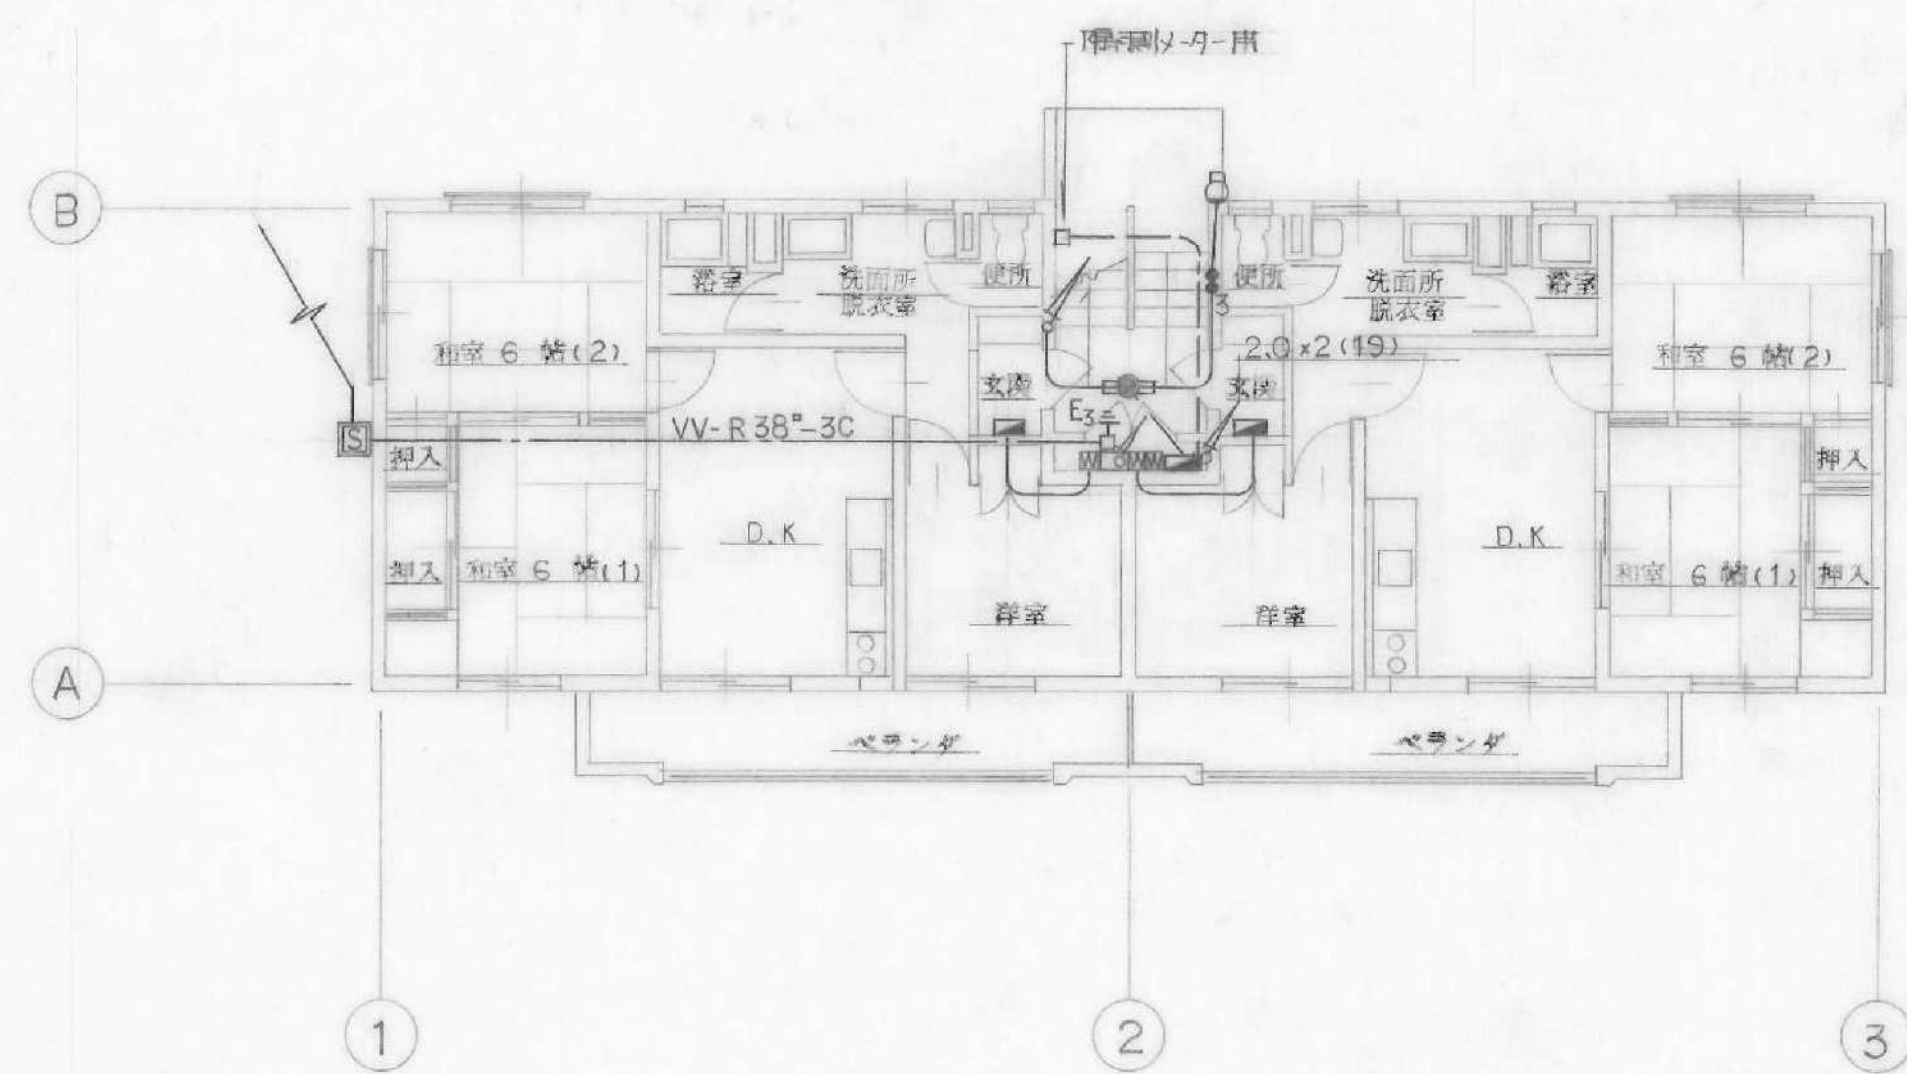


1階 平面図 S=1:100

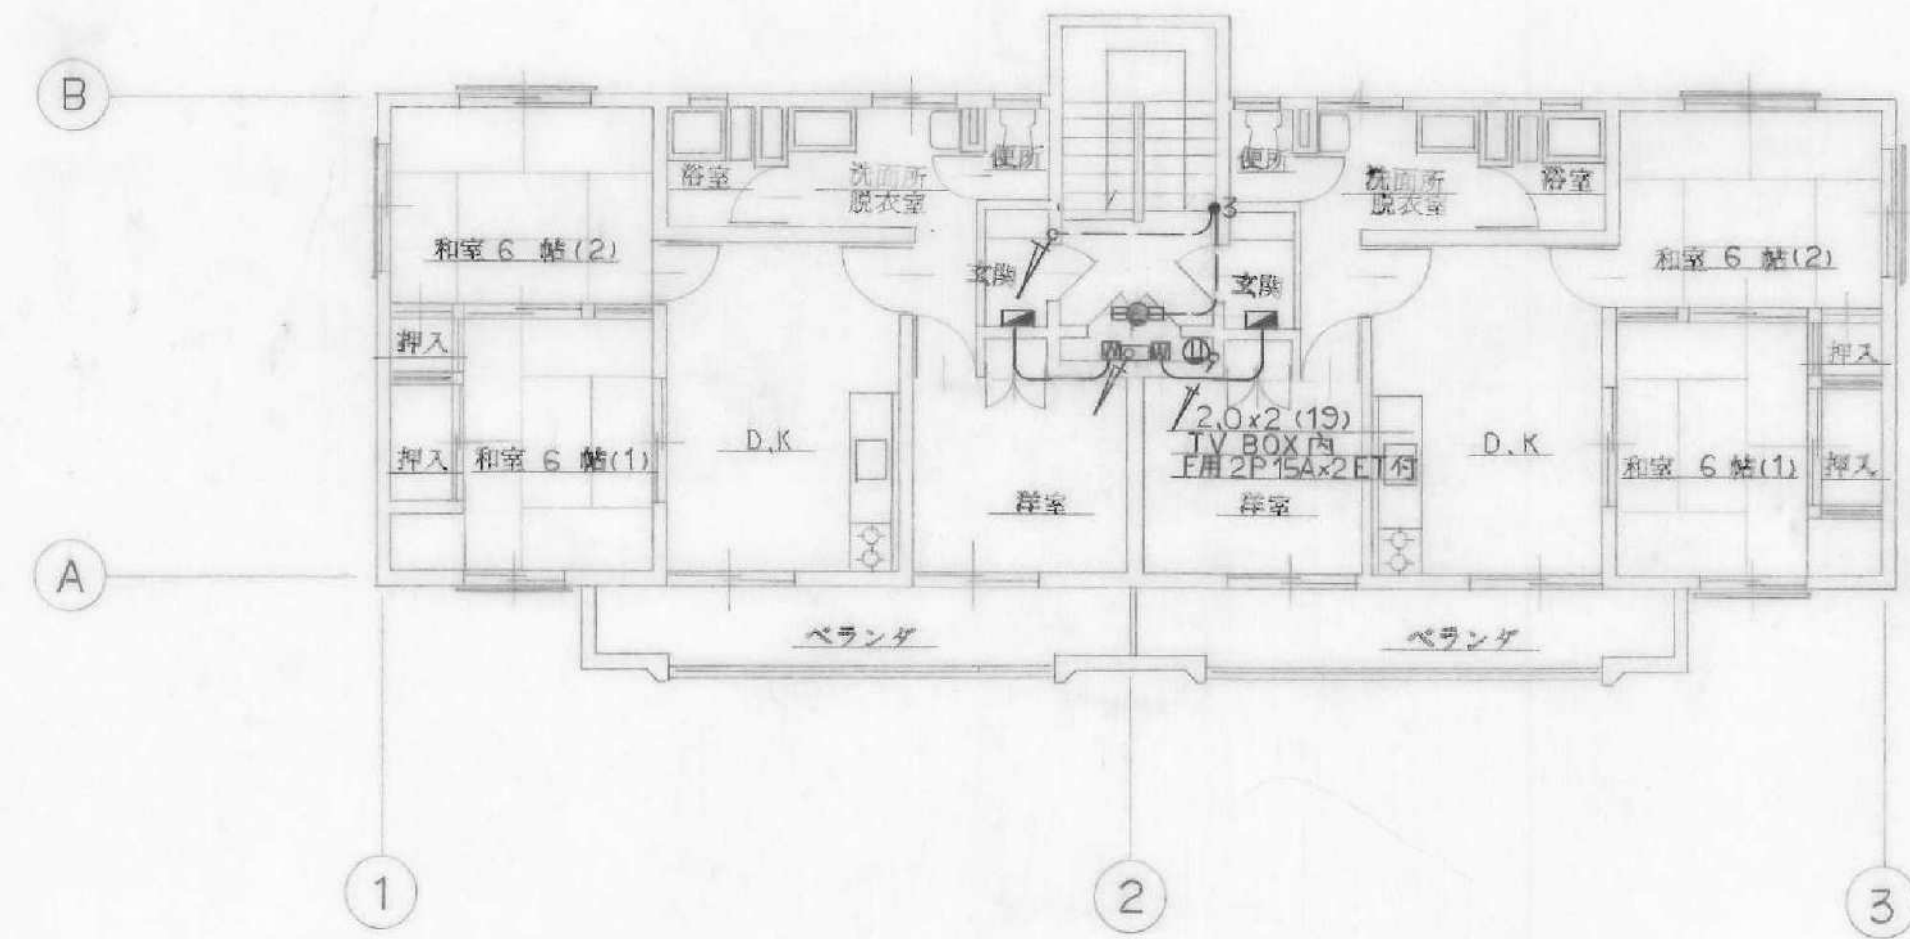


3階 平面図 S=1:100


注) 上下配管は系統図参照

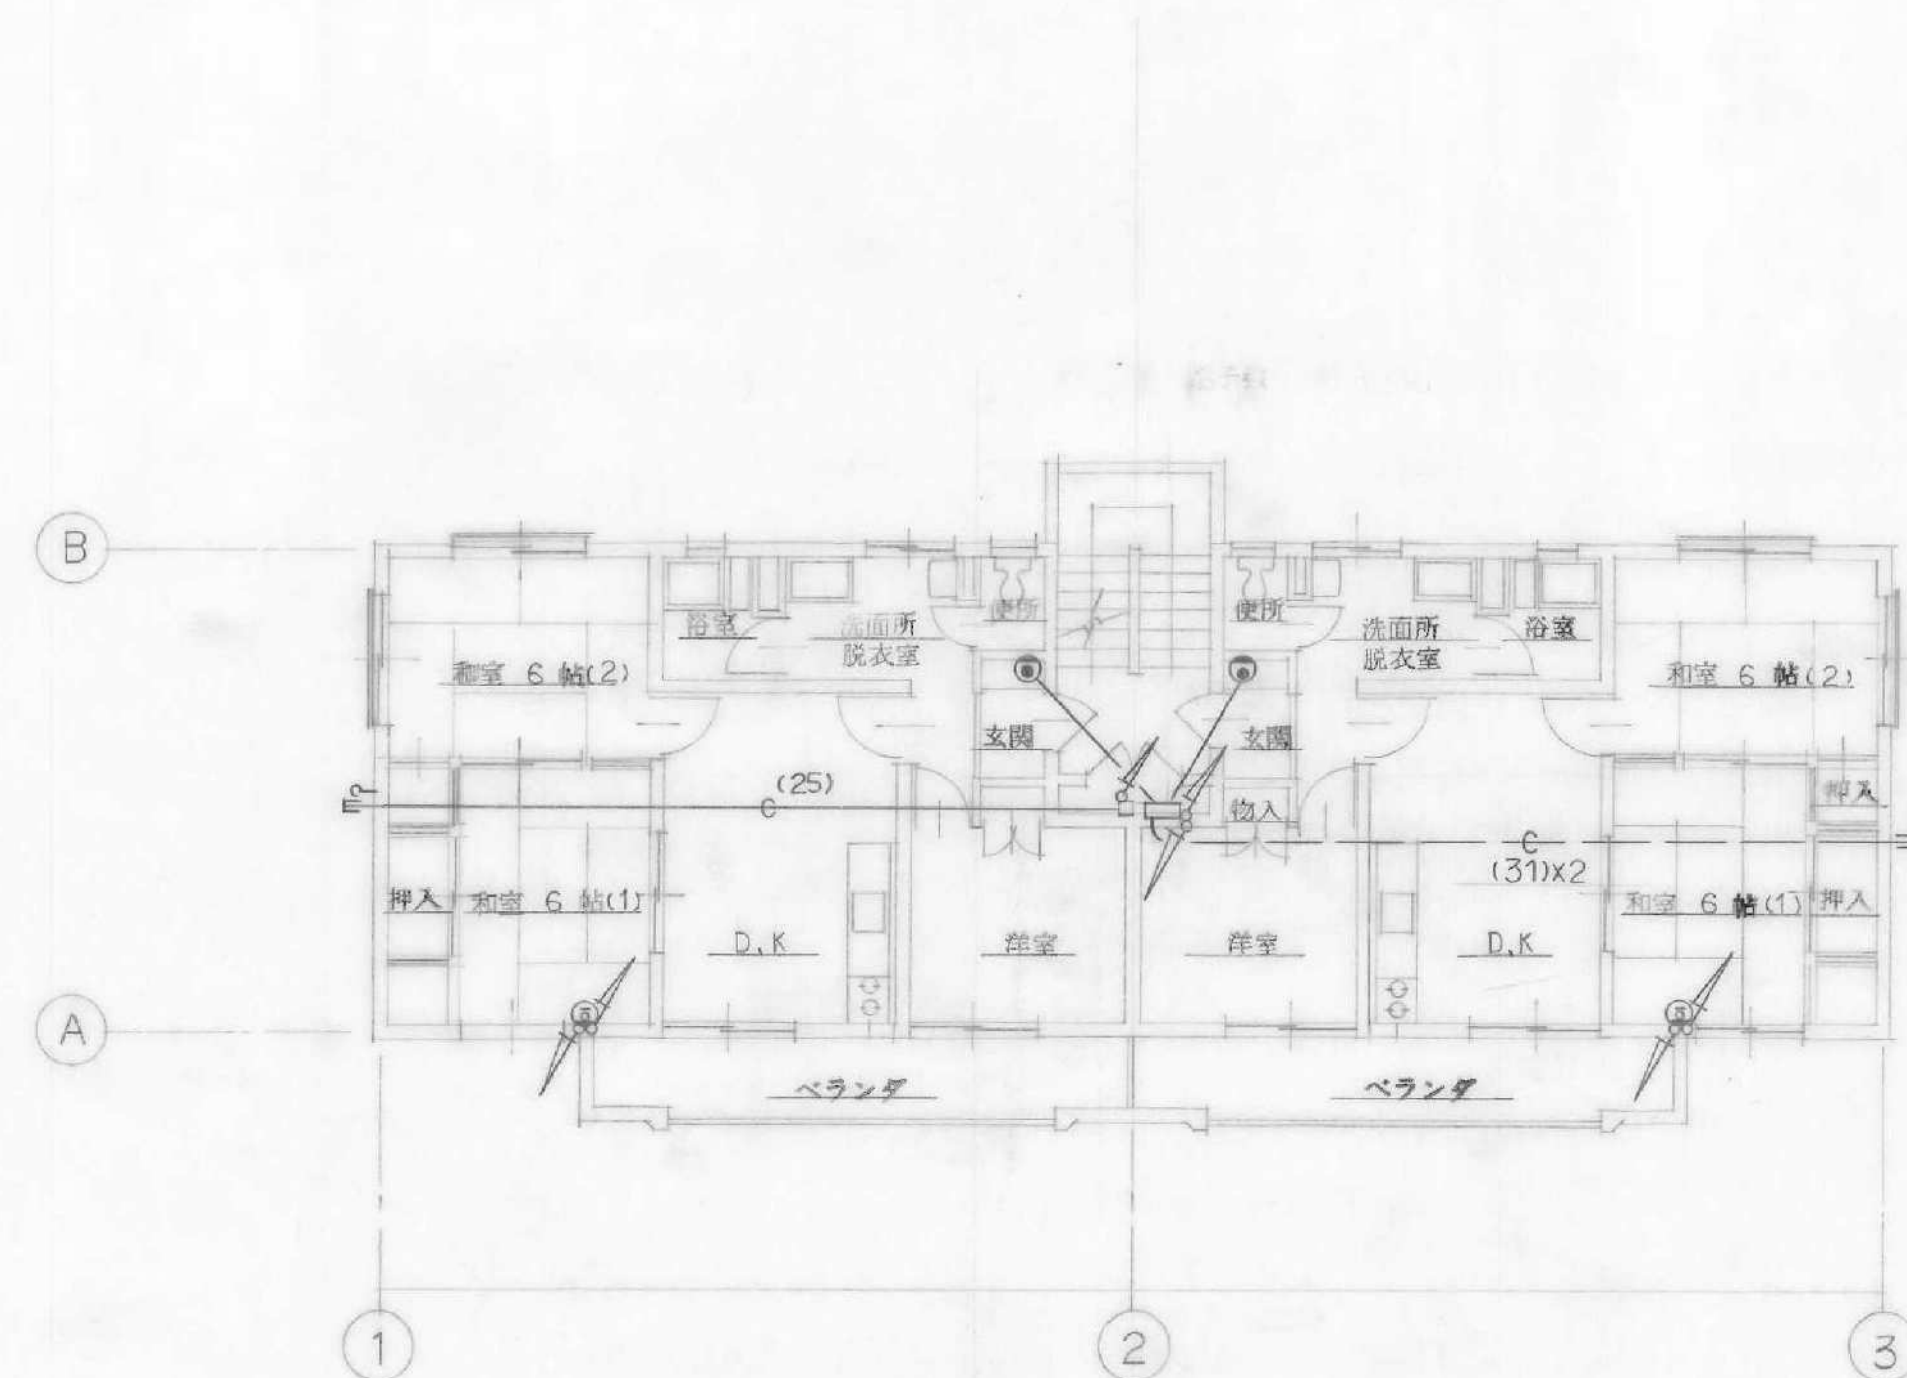


2階平面図 S=1:100

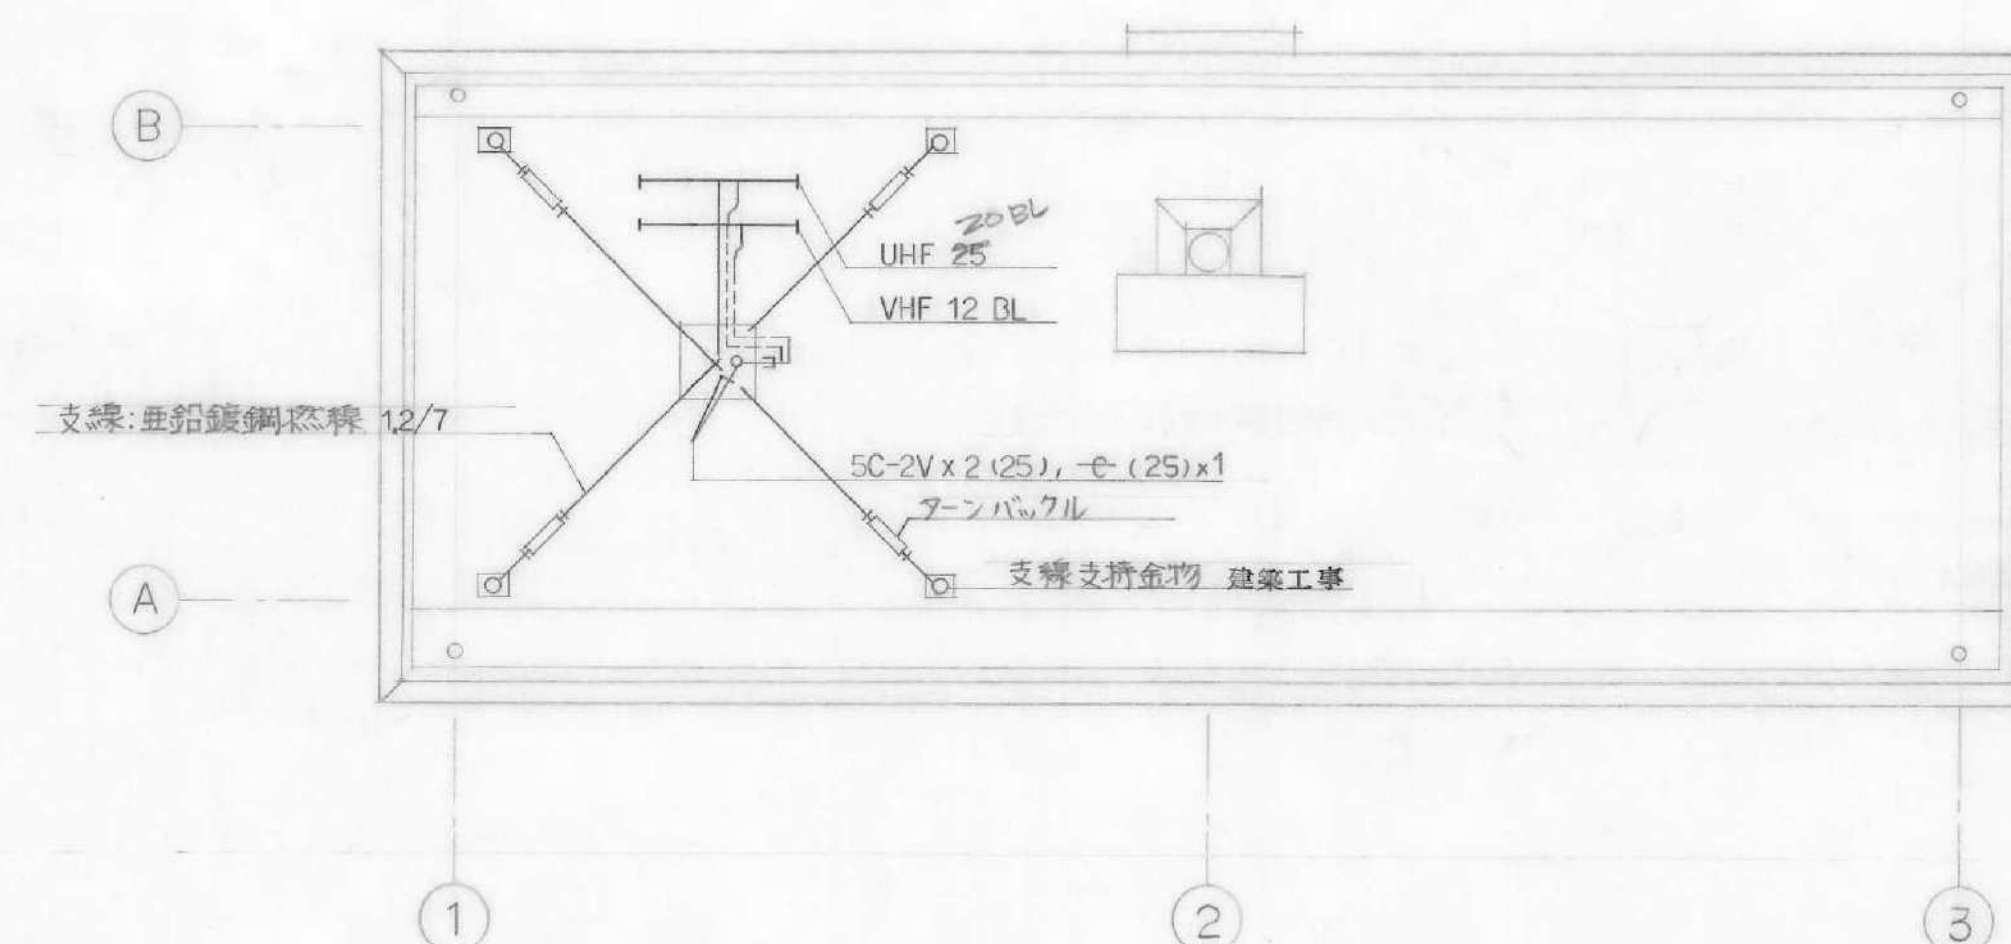

屋階平面図 S=1:100

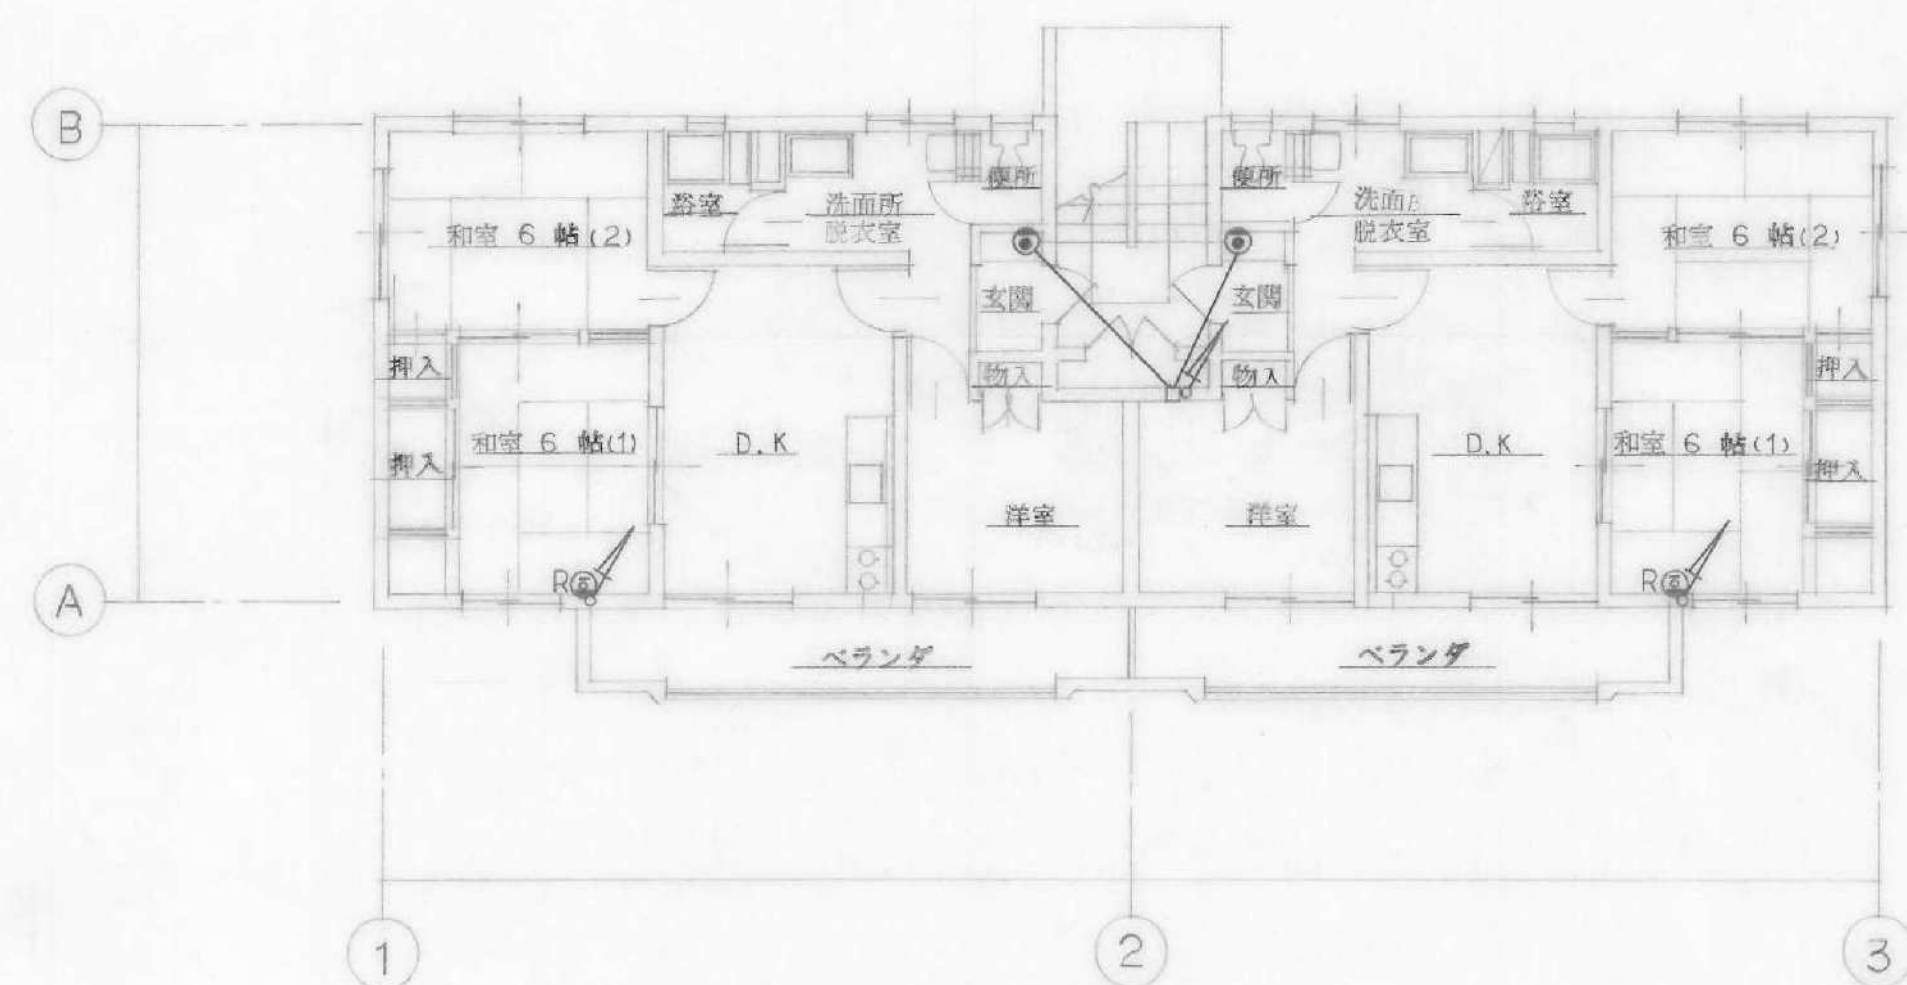

1階平面図 S=1:100




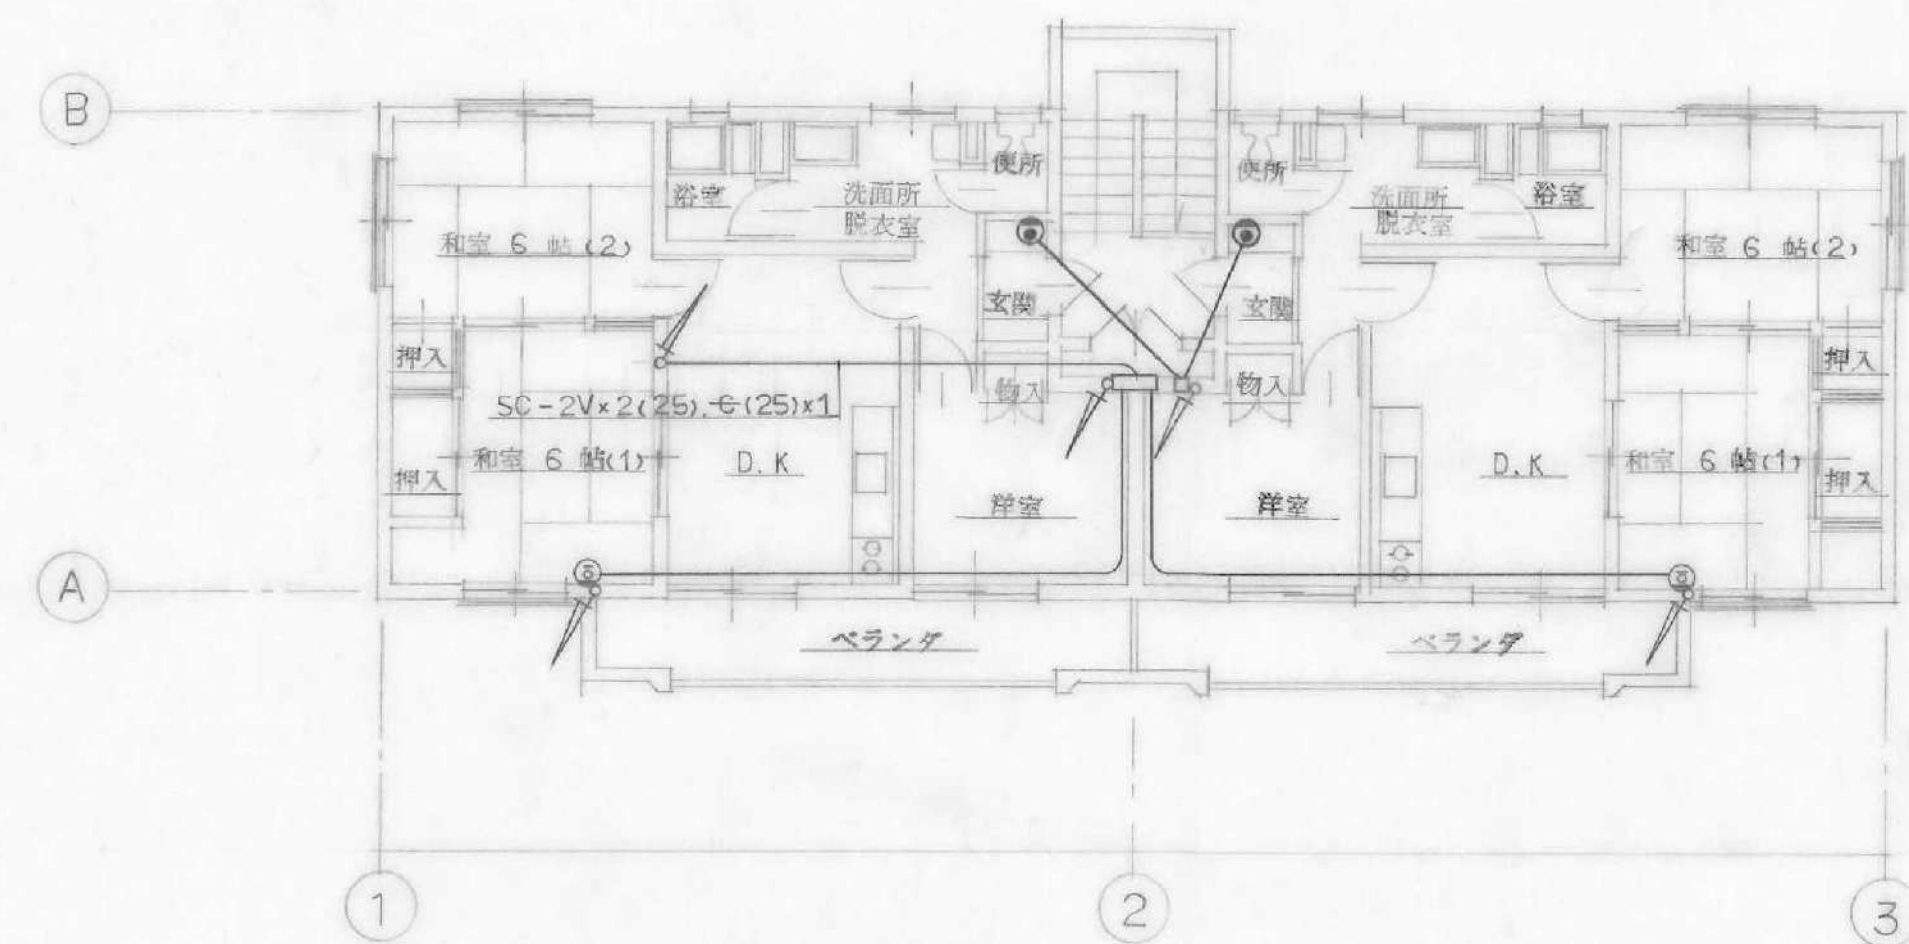


3階平面図 S=1:100

注) 上より下り配管は系図図参照▲事




工事 名称	55埼玉県所沢城教職員住宅新築工事	巻 号	E
図面 名称	A棟 電話 テレビ 配管 平面図	図 号	7
縮尺	1:100	担 当	
日付	55年1月 日		

森本鉄夫建築事務所 埼玉県所沢市
(6) 49-54

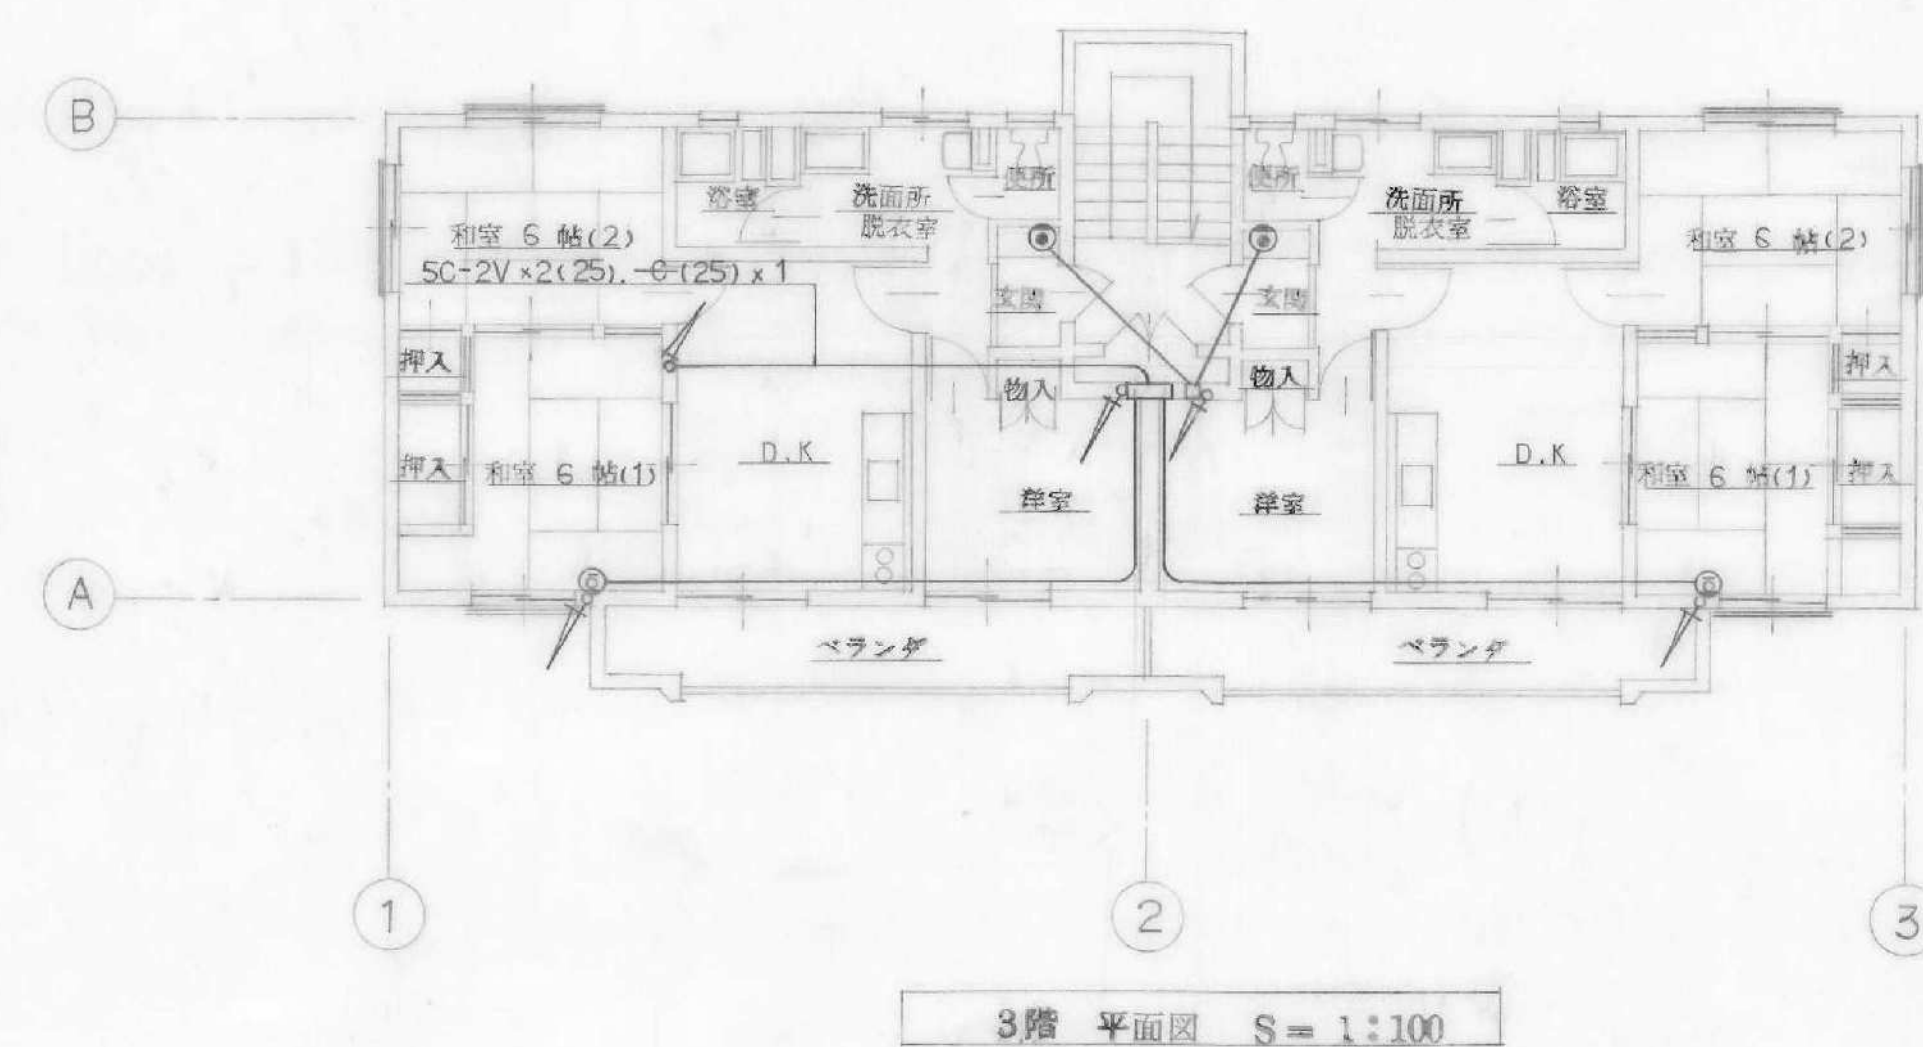
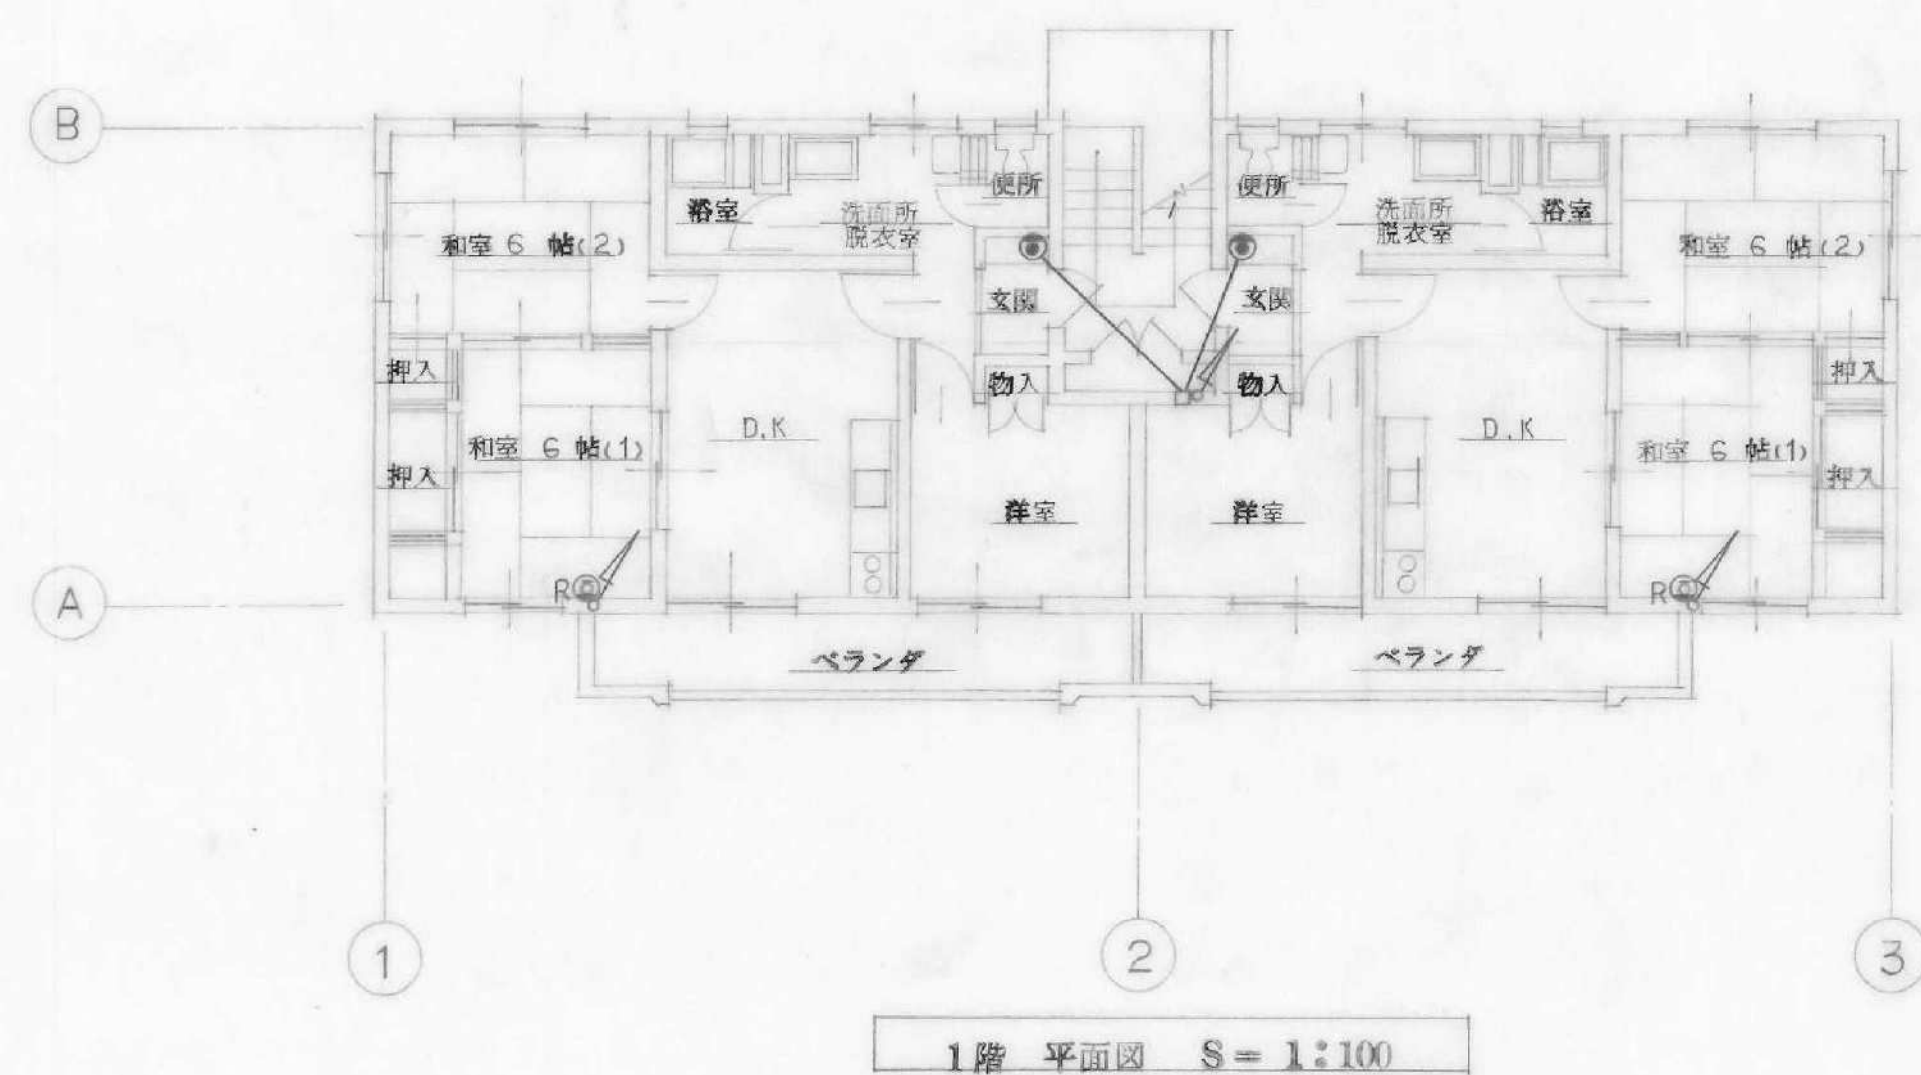
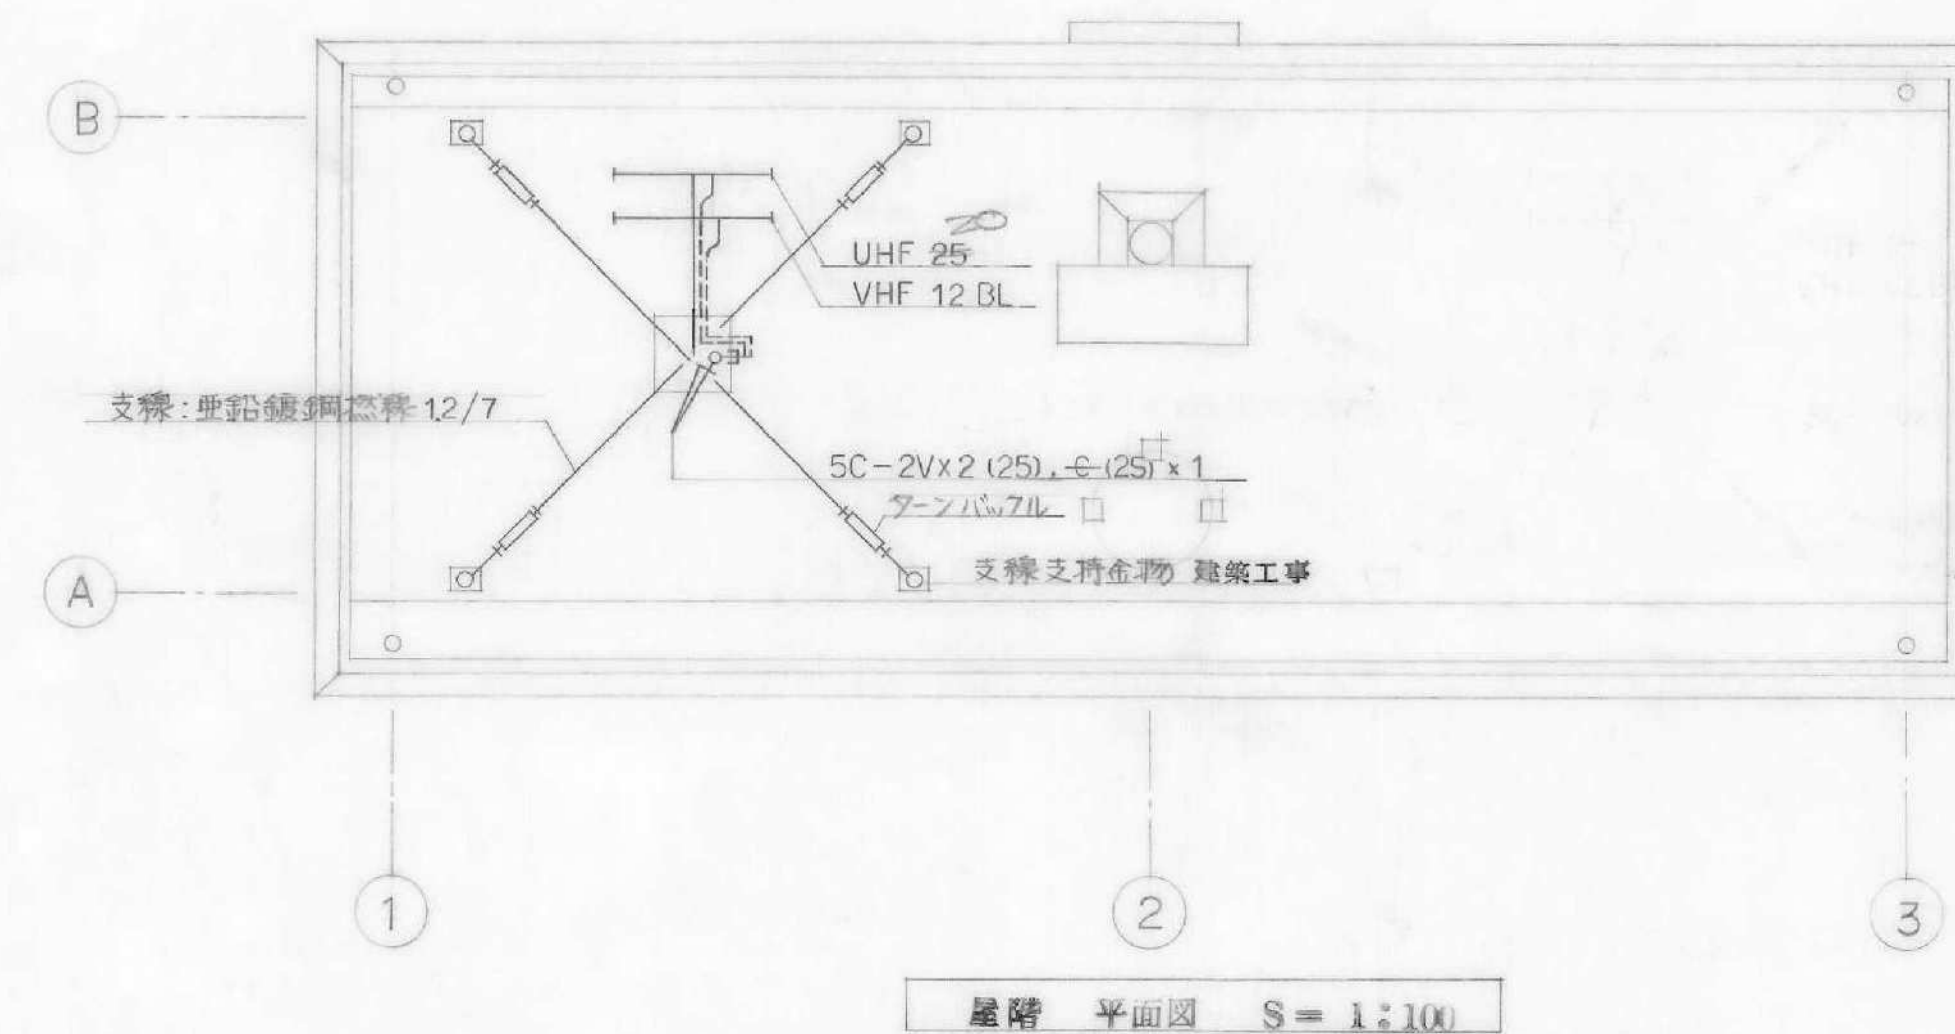
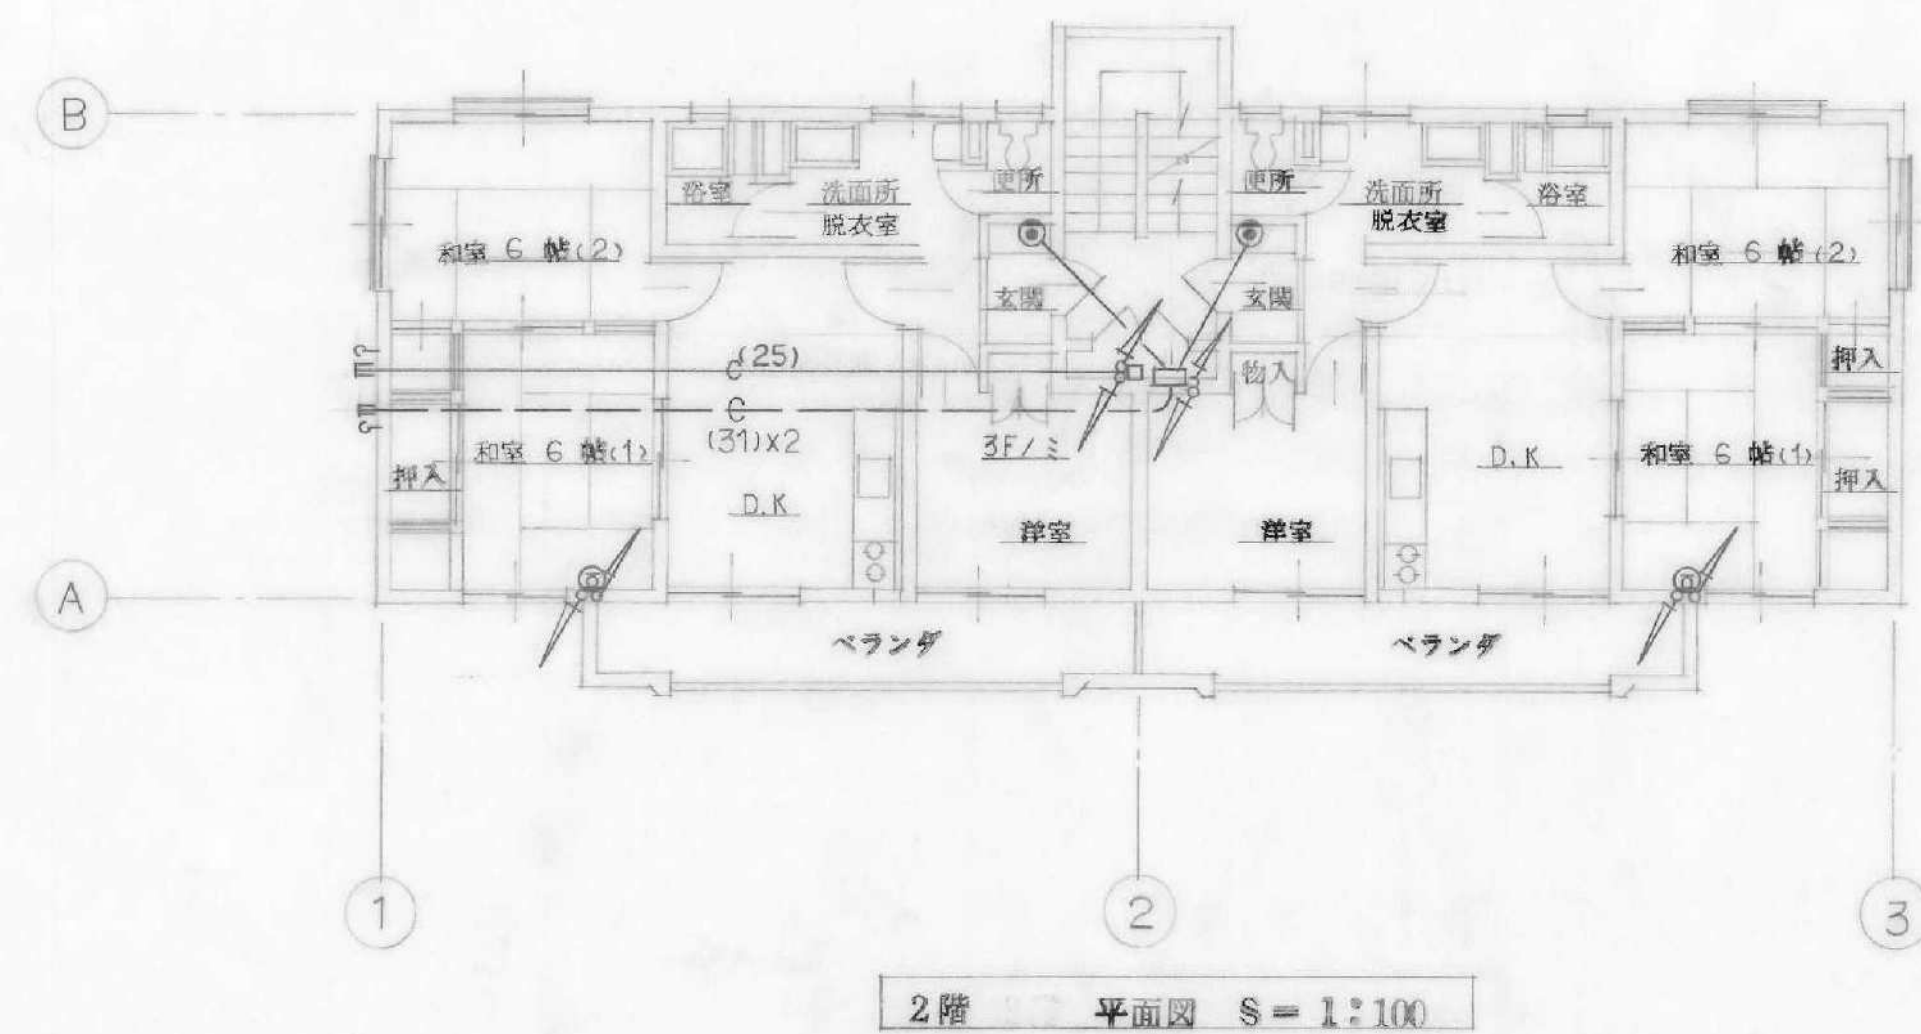


注) 上より下り配管は系統図参照の事

工事 名称	55埼玉県所沢城教職員住宅新築工事	巻 号	E
図面 名称	B棟 電話 テレビ 配管 平面図	図 号	8
縮尺	1:100	担 当	
日付	56年 1月 8日		
森本鉄夫建築事務所		埼玉県所沢市 (6) 49号	

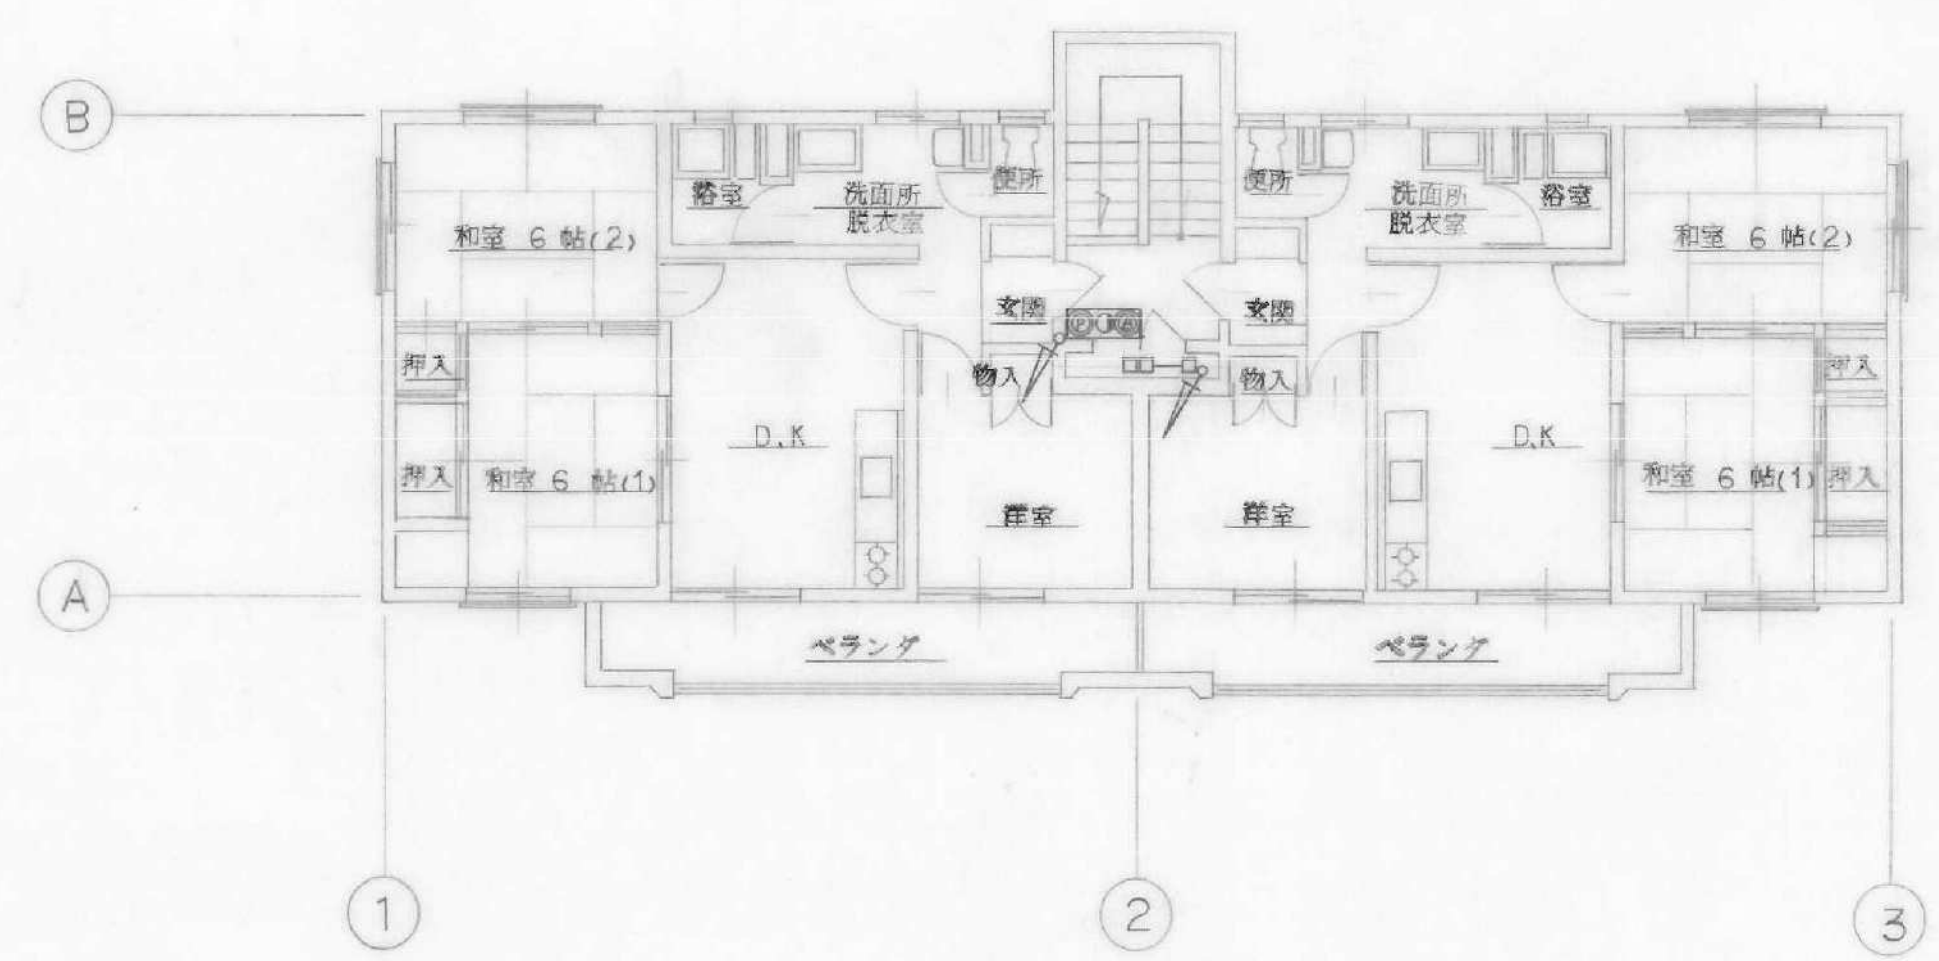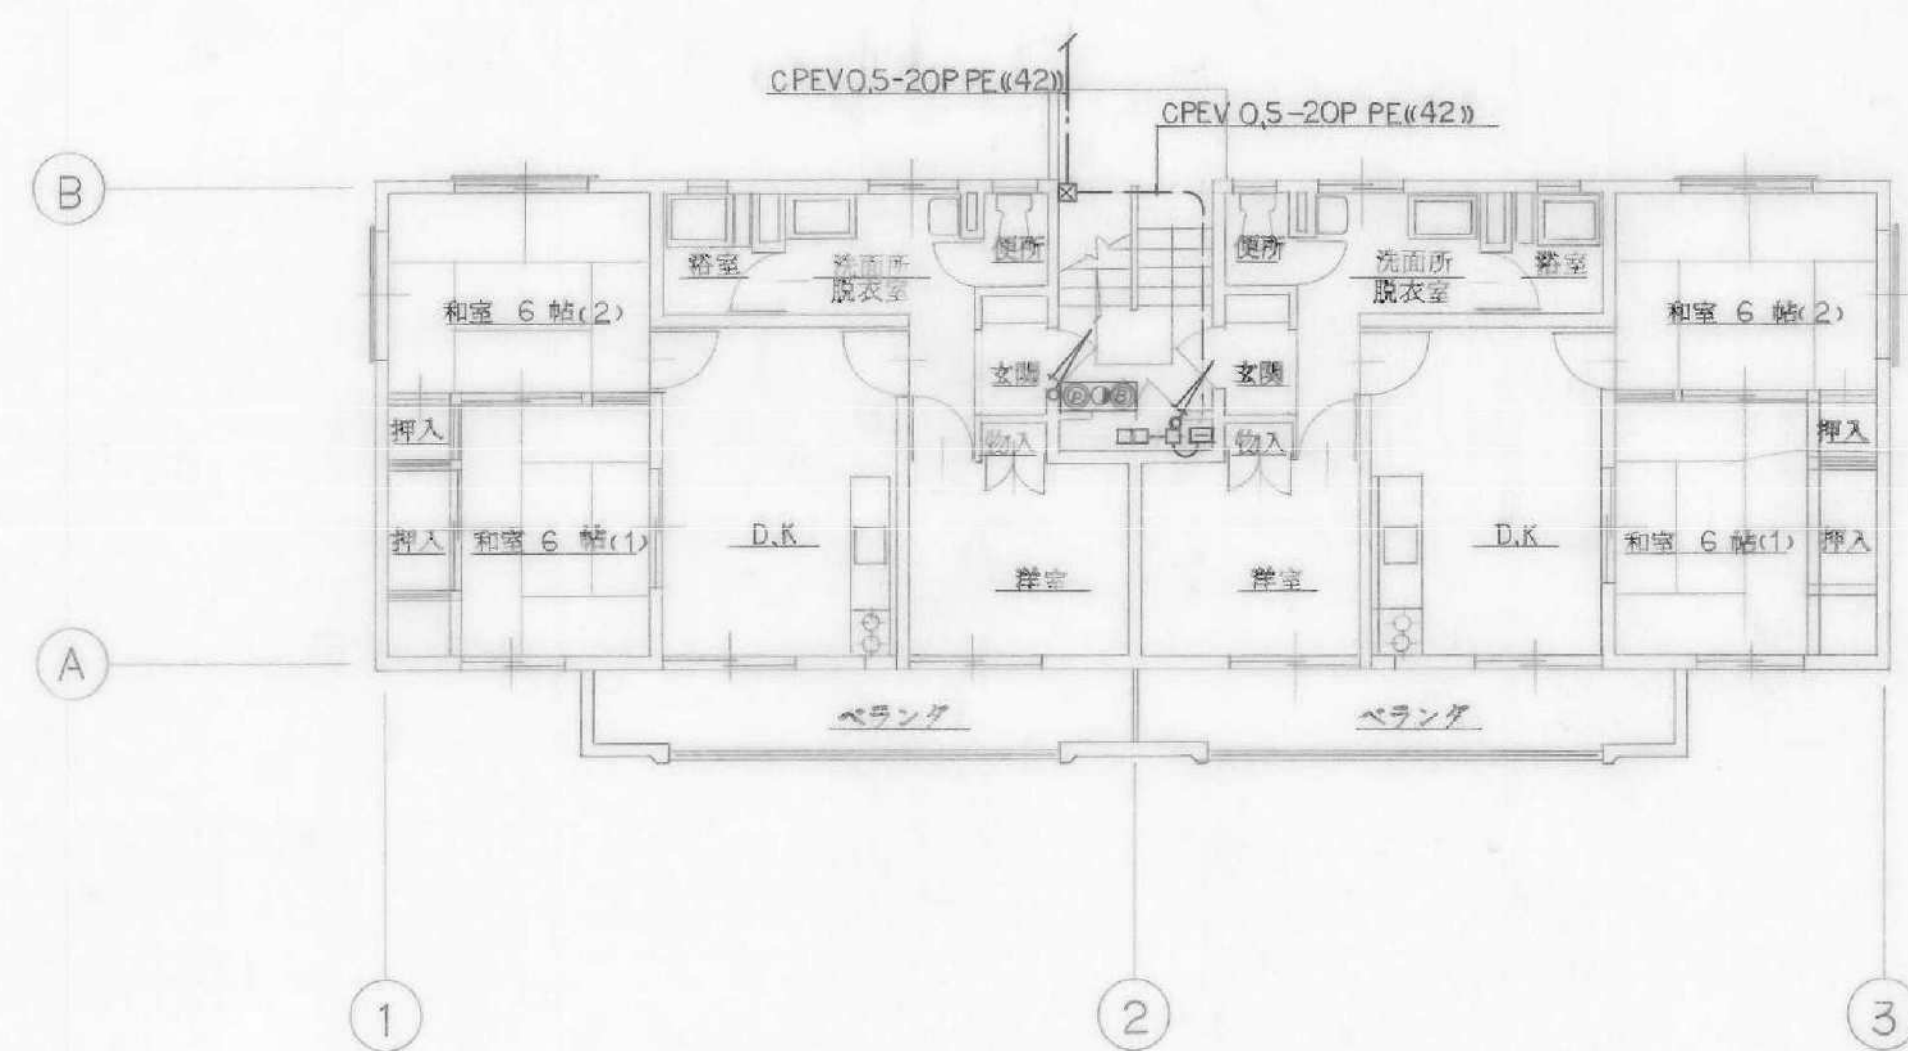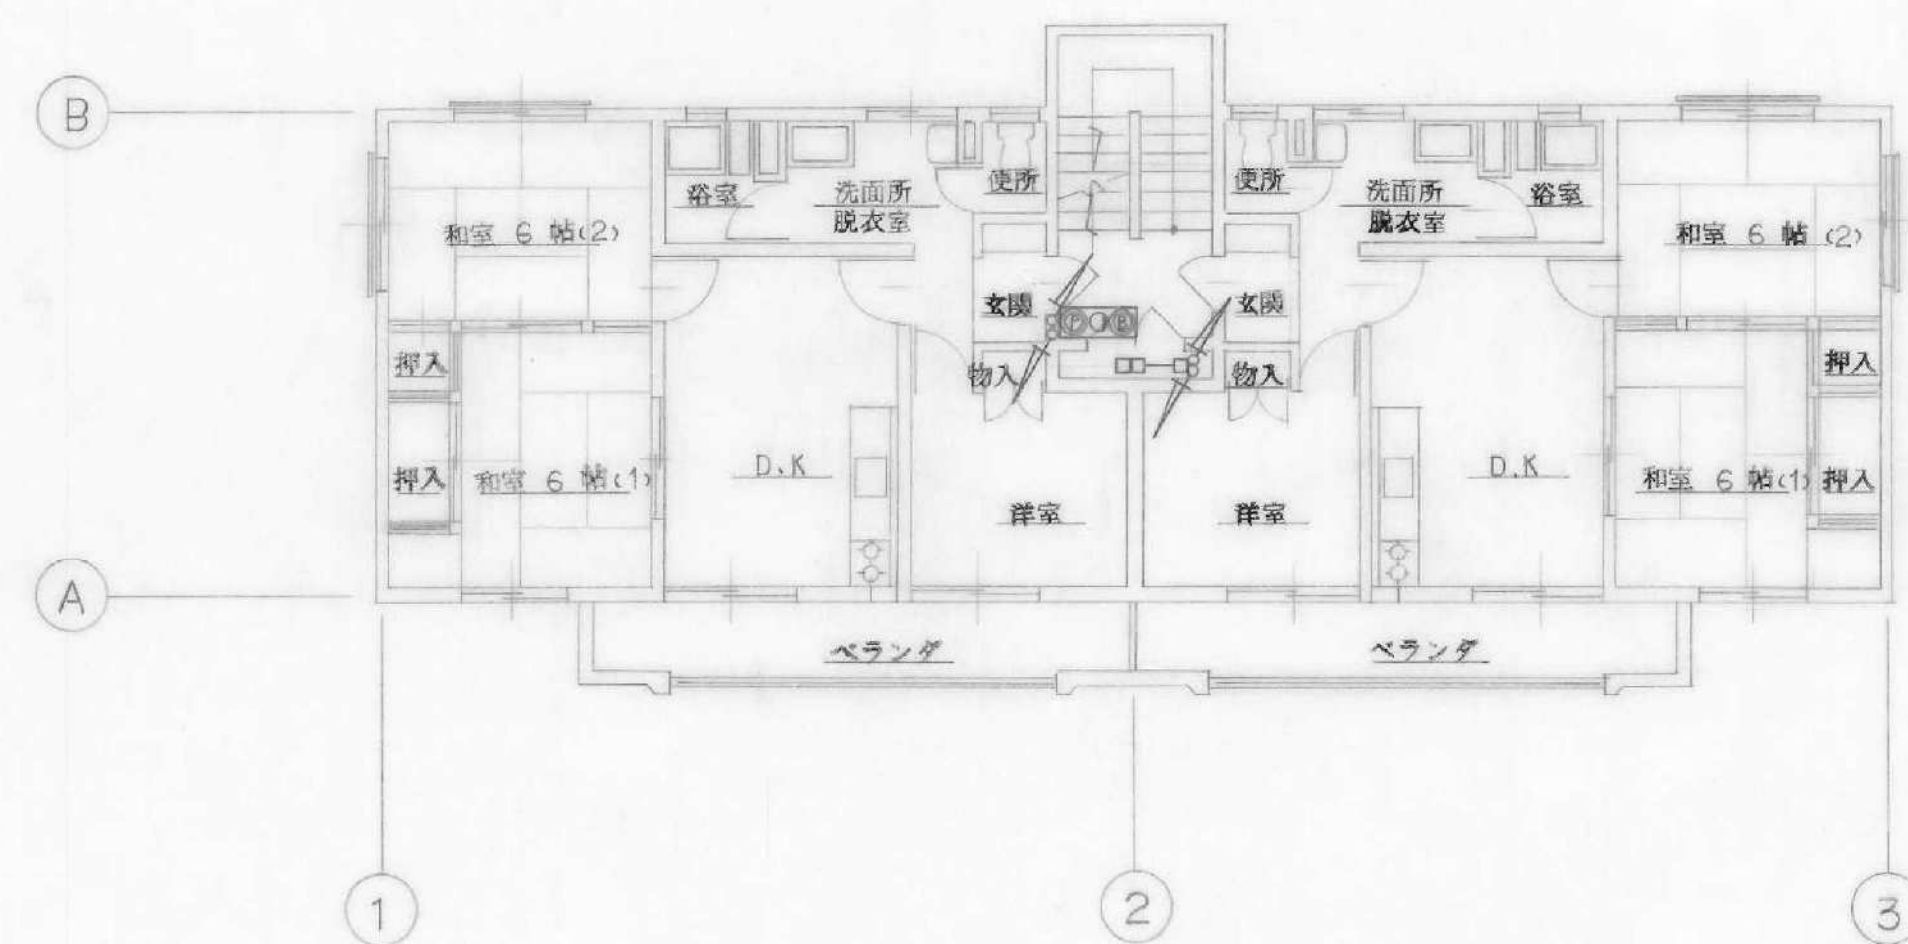


注) 立上り、立下り配管は系統図参照の事

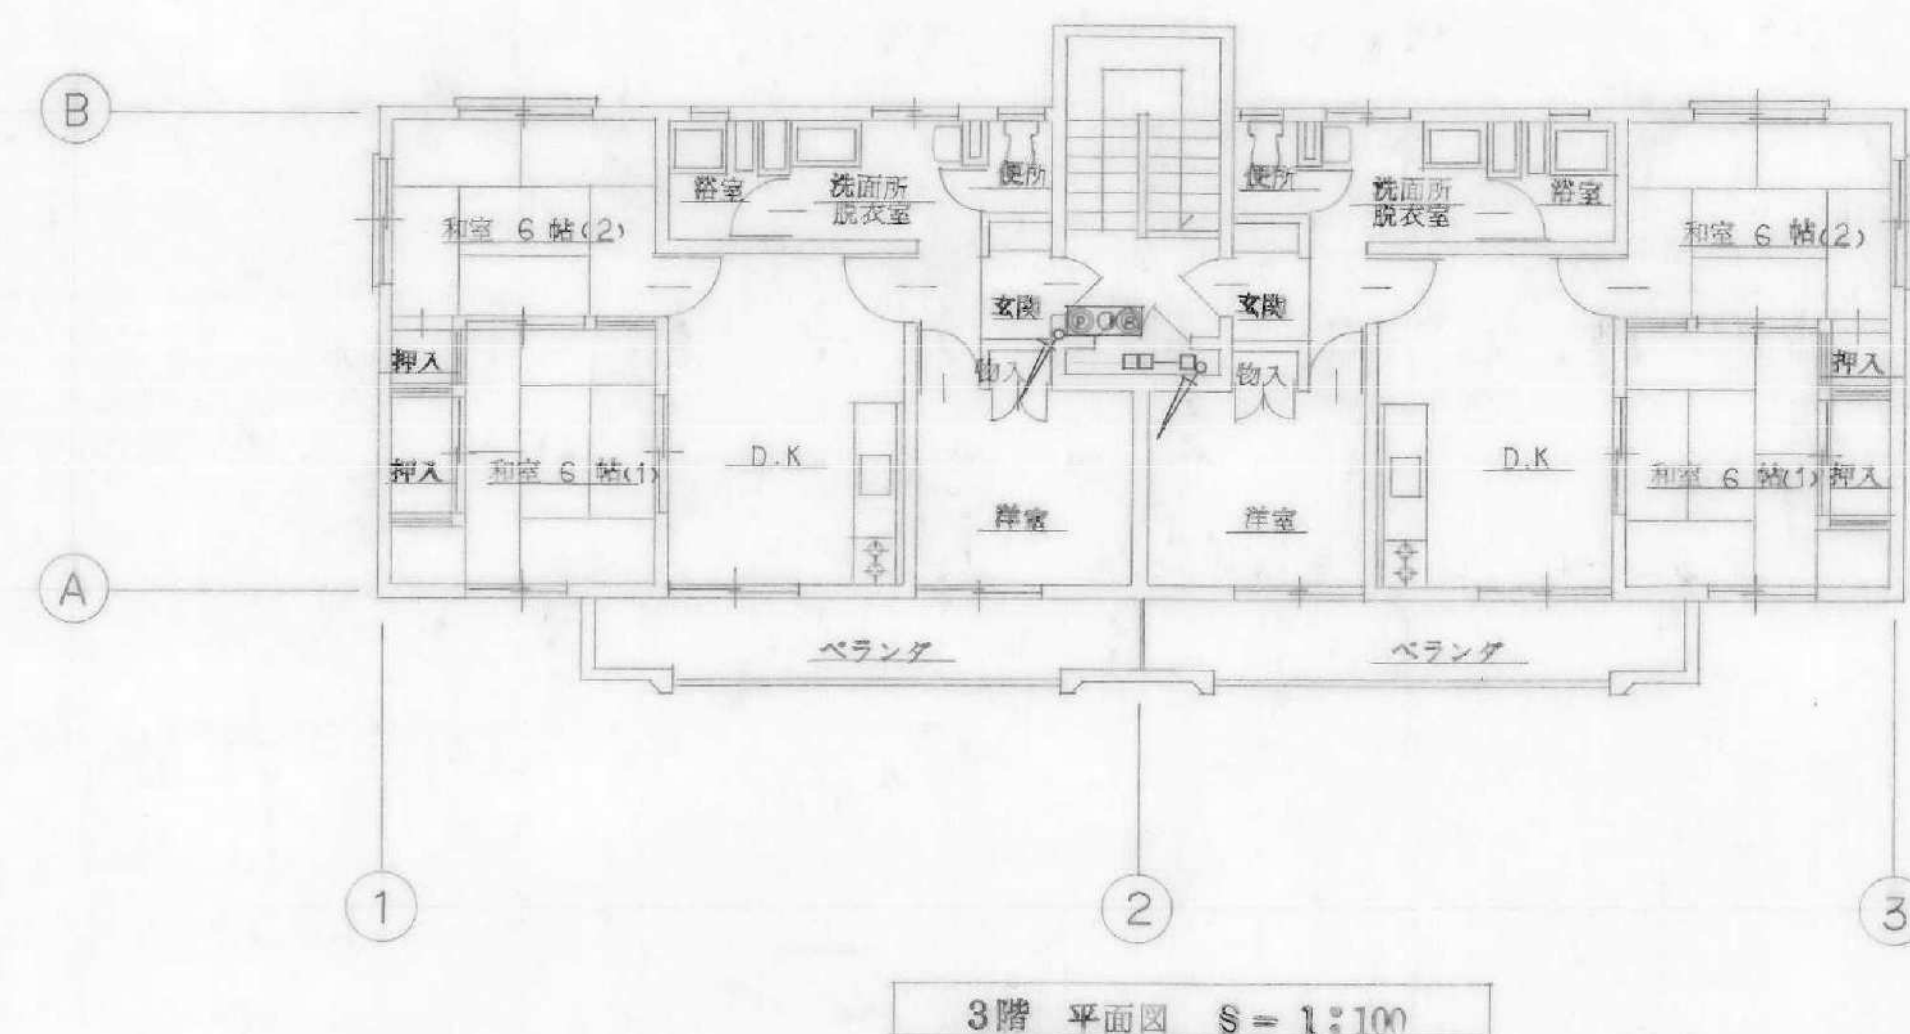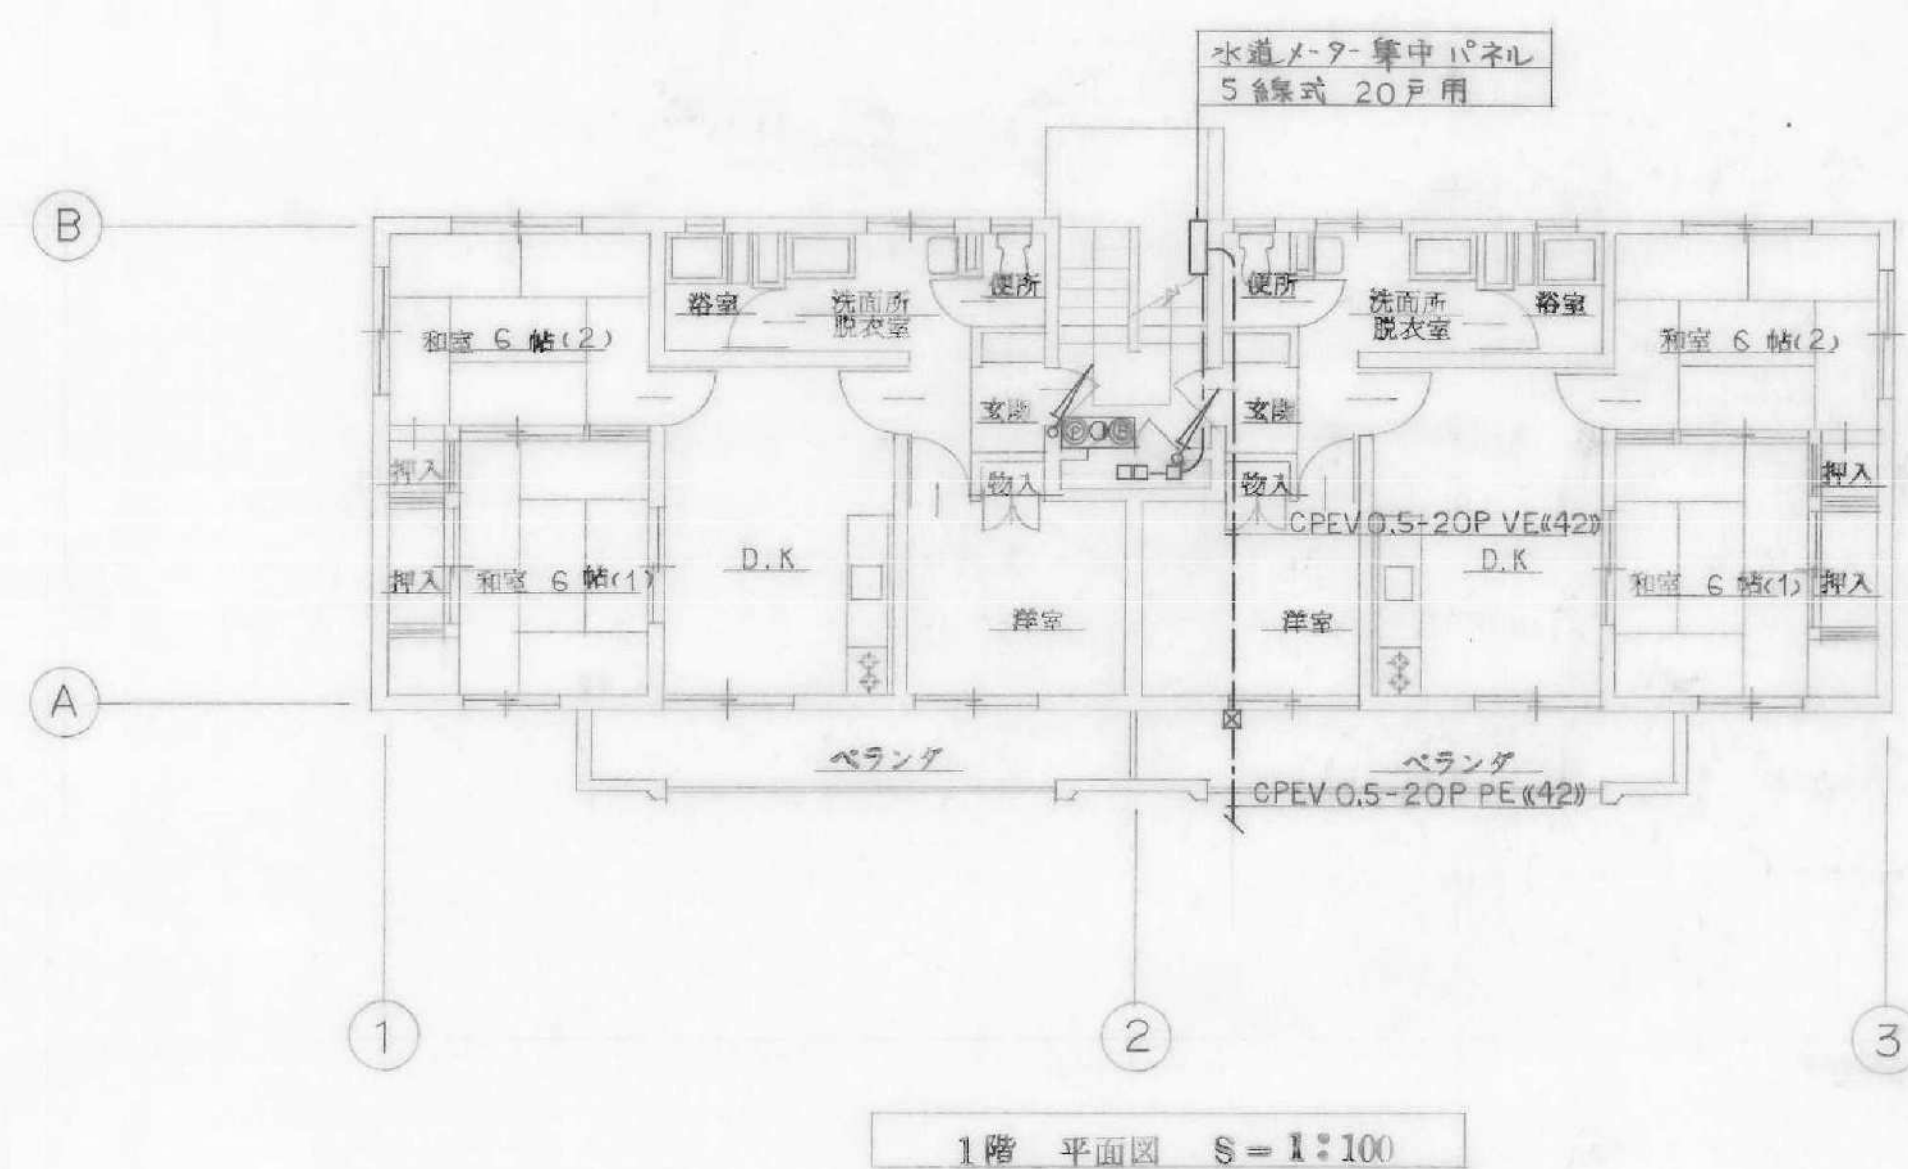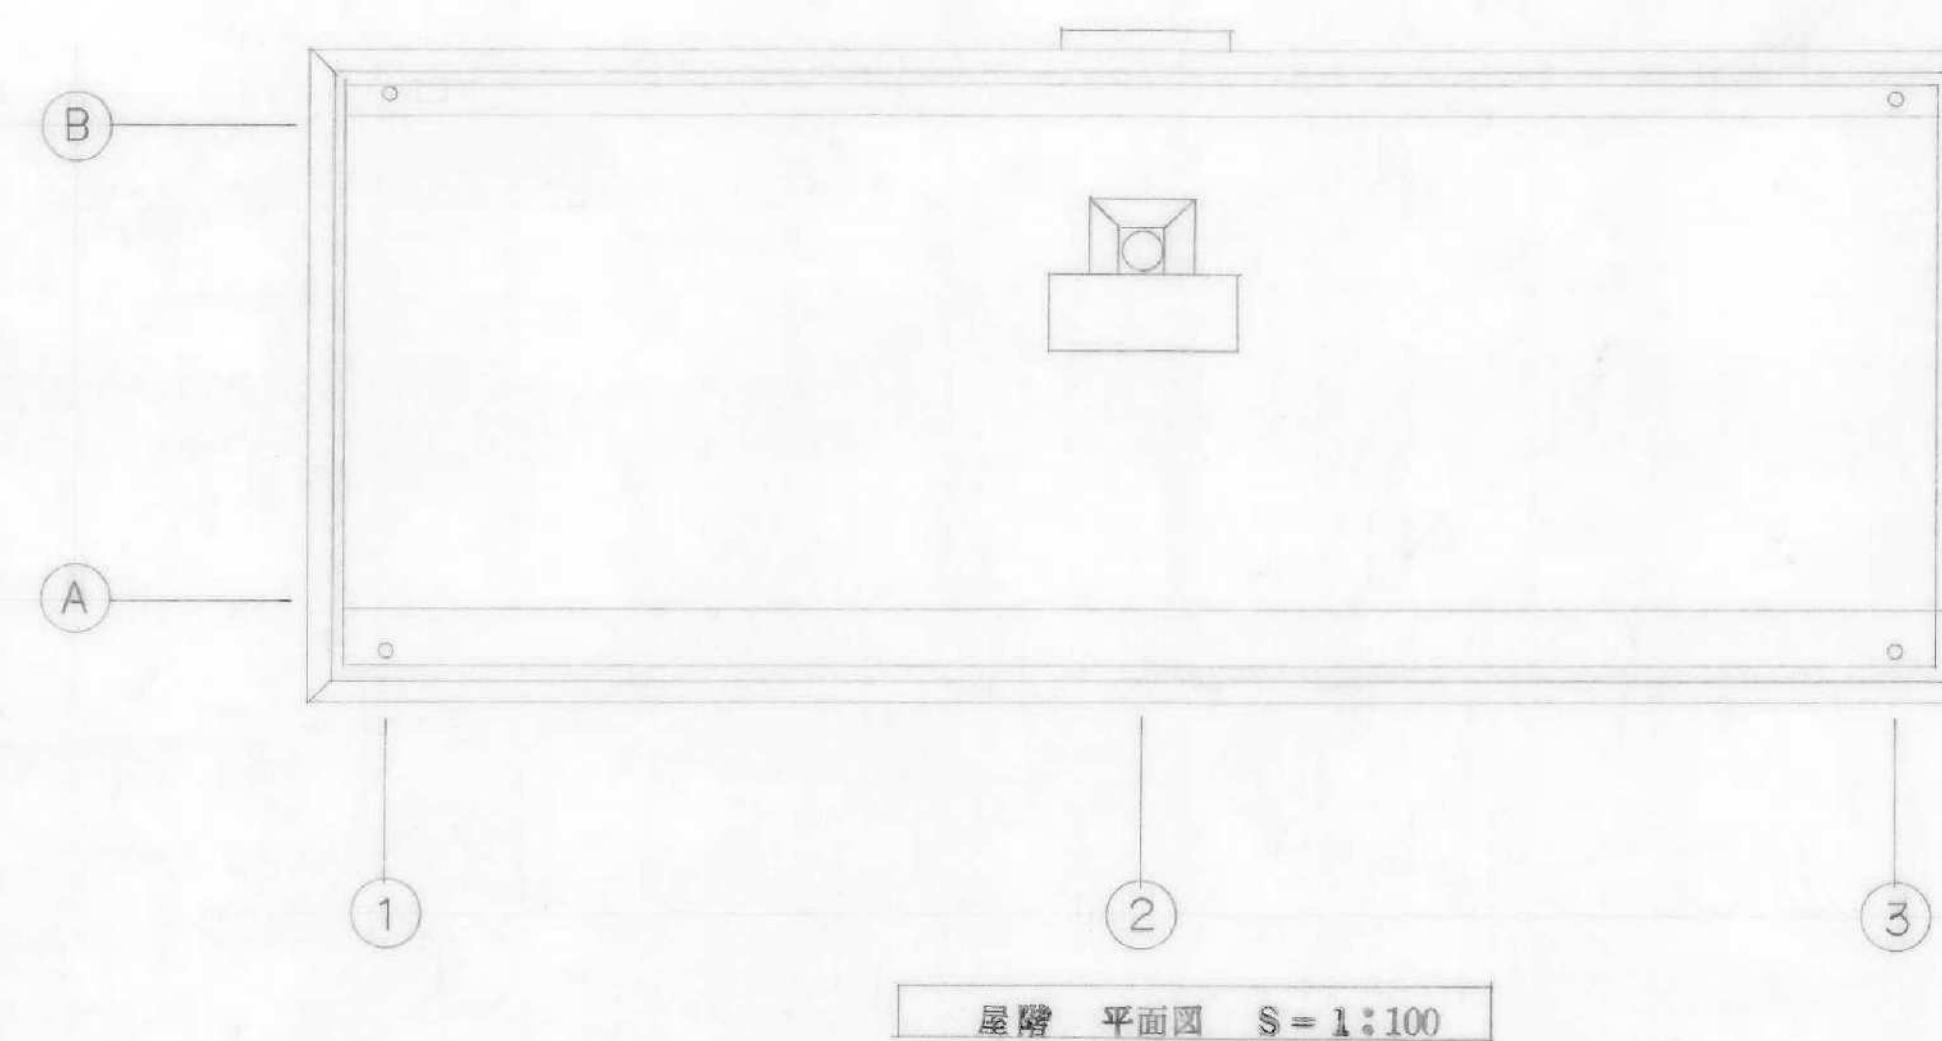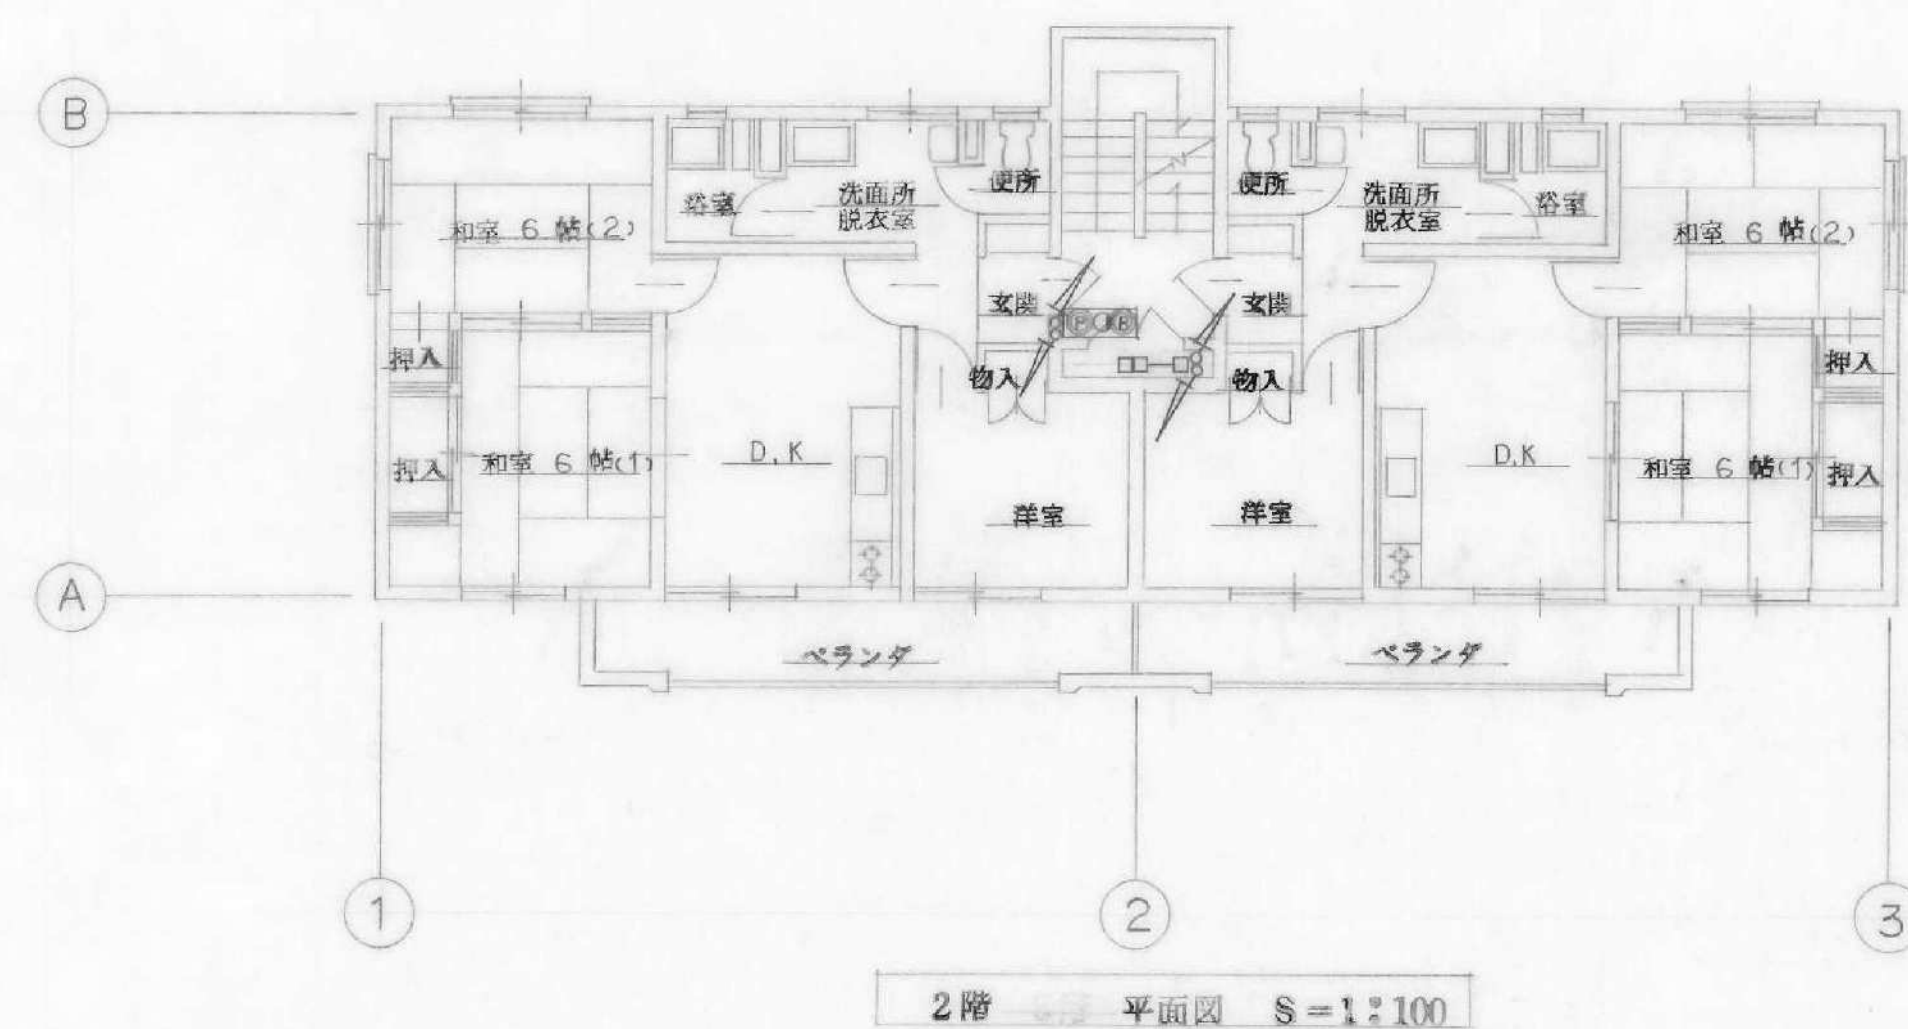


注) 立上り、立下り配線は系統図参照の事


工事 名称	55埼玉県所沢市教職員住宅新築工事	巻 号	E
図面 名称	B棟 非常 警報・防犯カメラ設置	図 号	10
縮尺	1:100	担 当	
日付	55年 1月 日		
森本鉄夫建築事務所		埼玉県所沢市 (6) 49号	

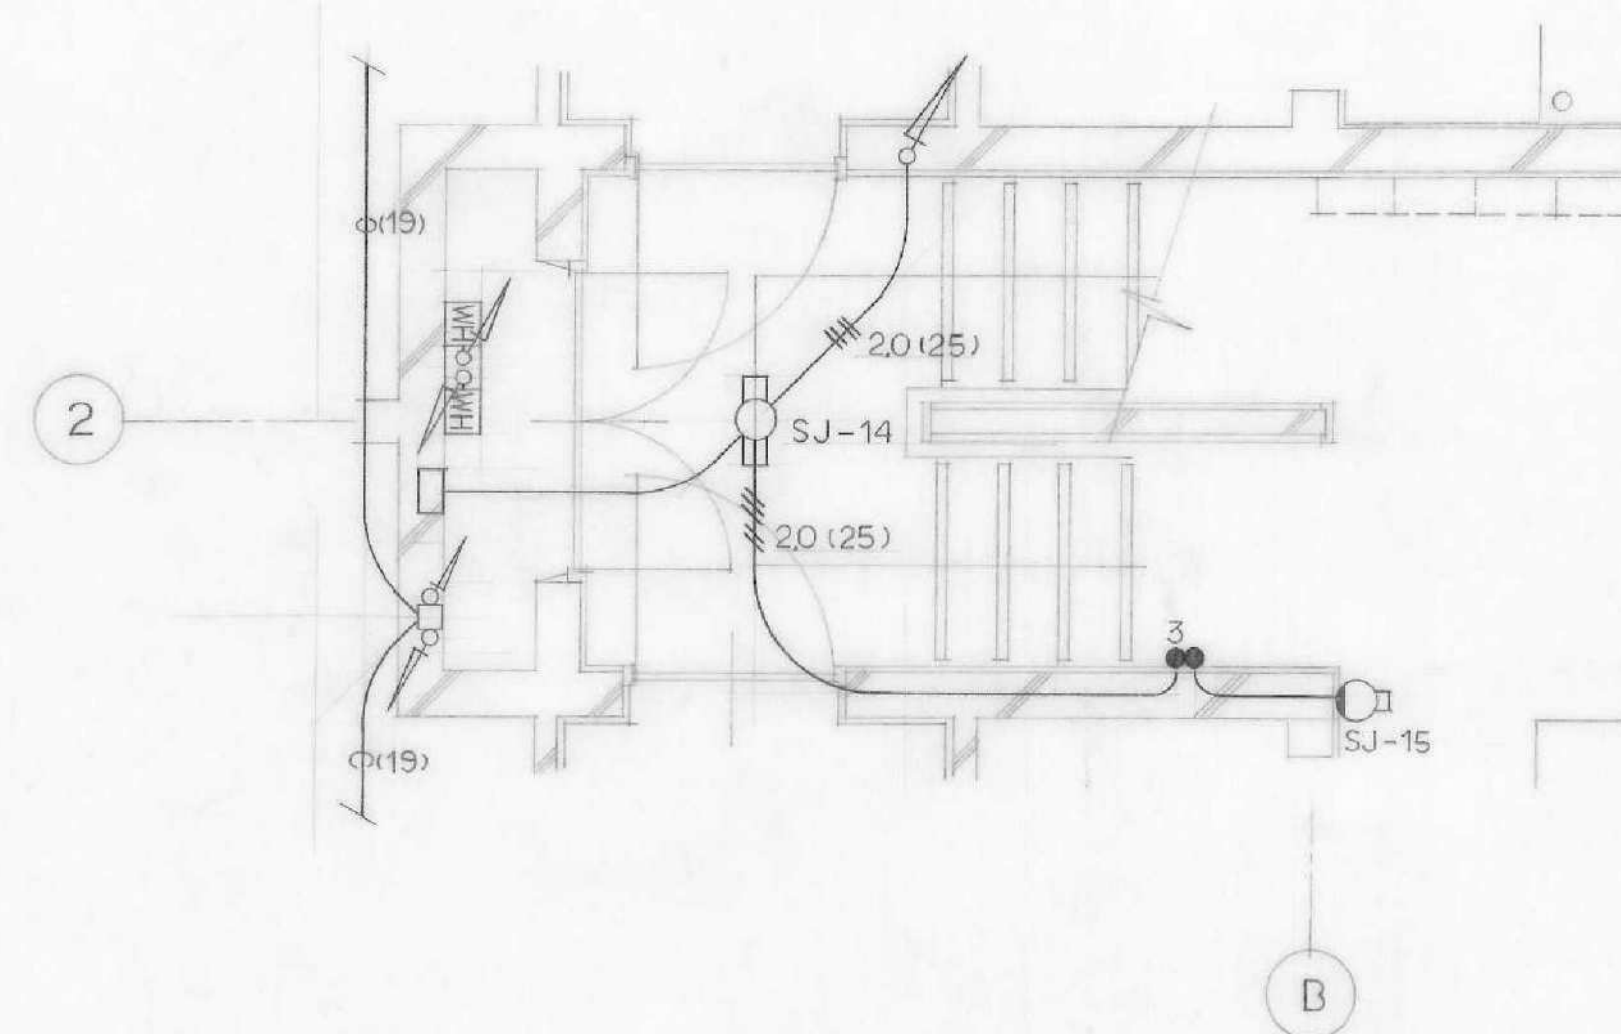


階段 詳細図 S=1:30

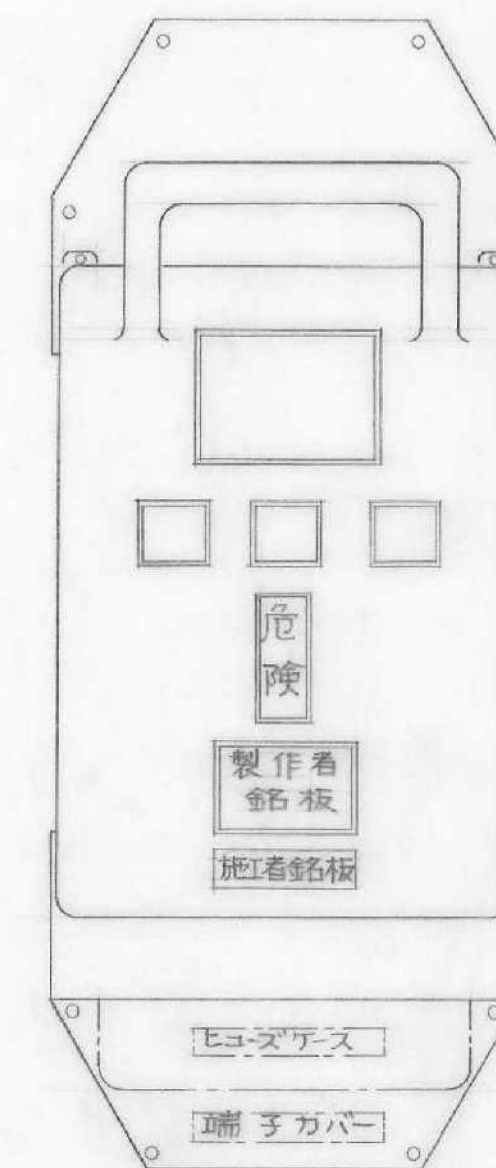

ヒューズ スイッチ
(V-207-A)

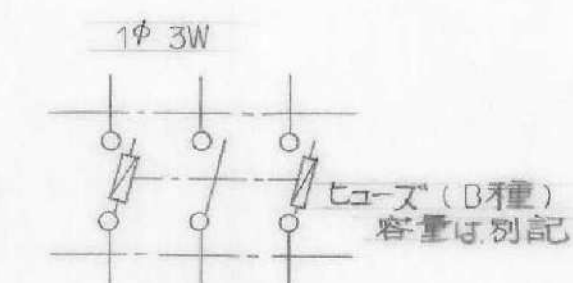


結線図

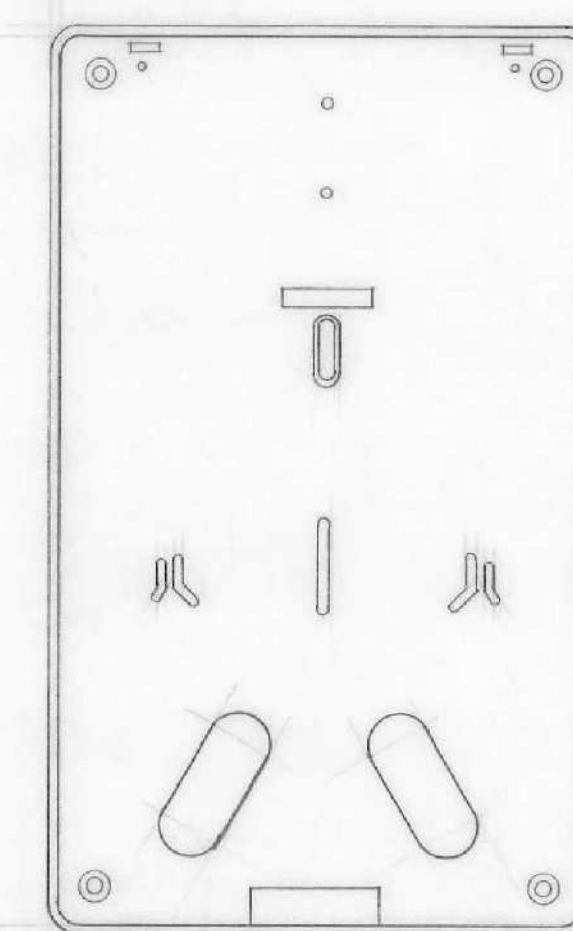


電力計取付板


仕様
材質: AAS, ACS, EVA-PVC樹脂
のいずれか成型品 30以上
(自火消火性)
適用範囲: 単相2線式又は単相
3線式 30Aまでの兼用型とする。

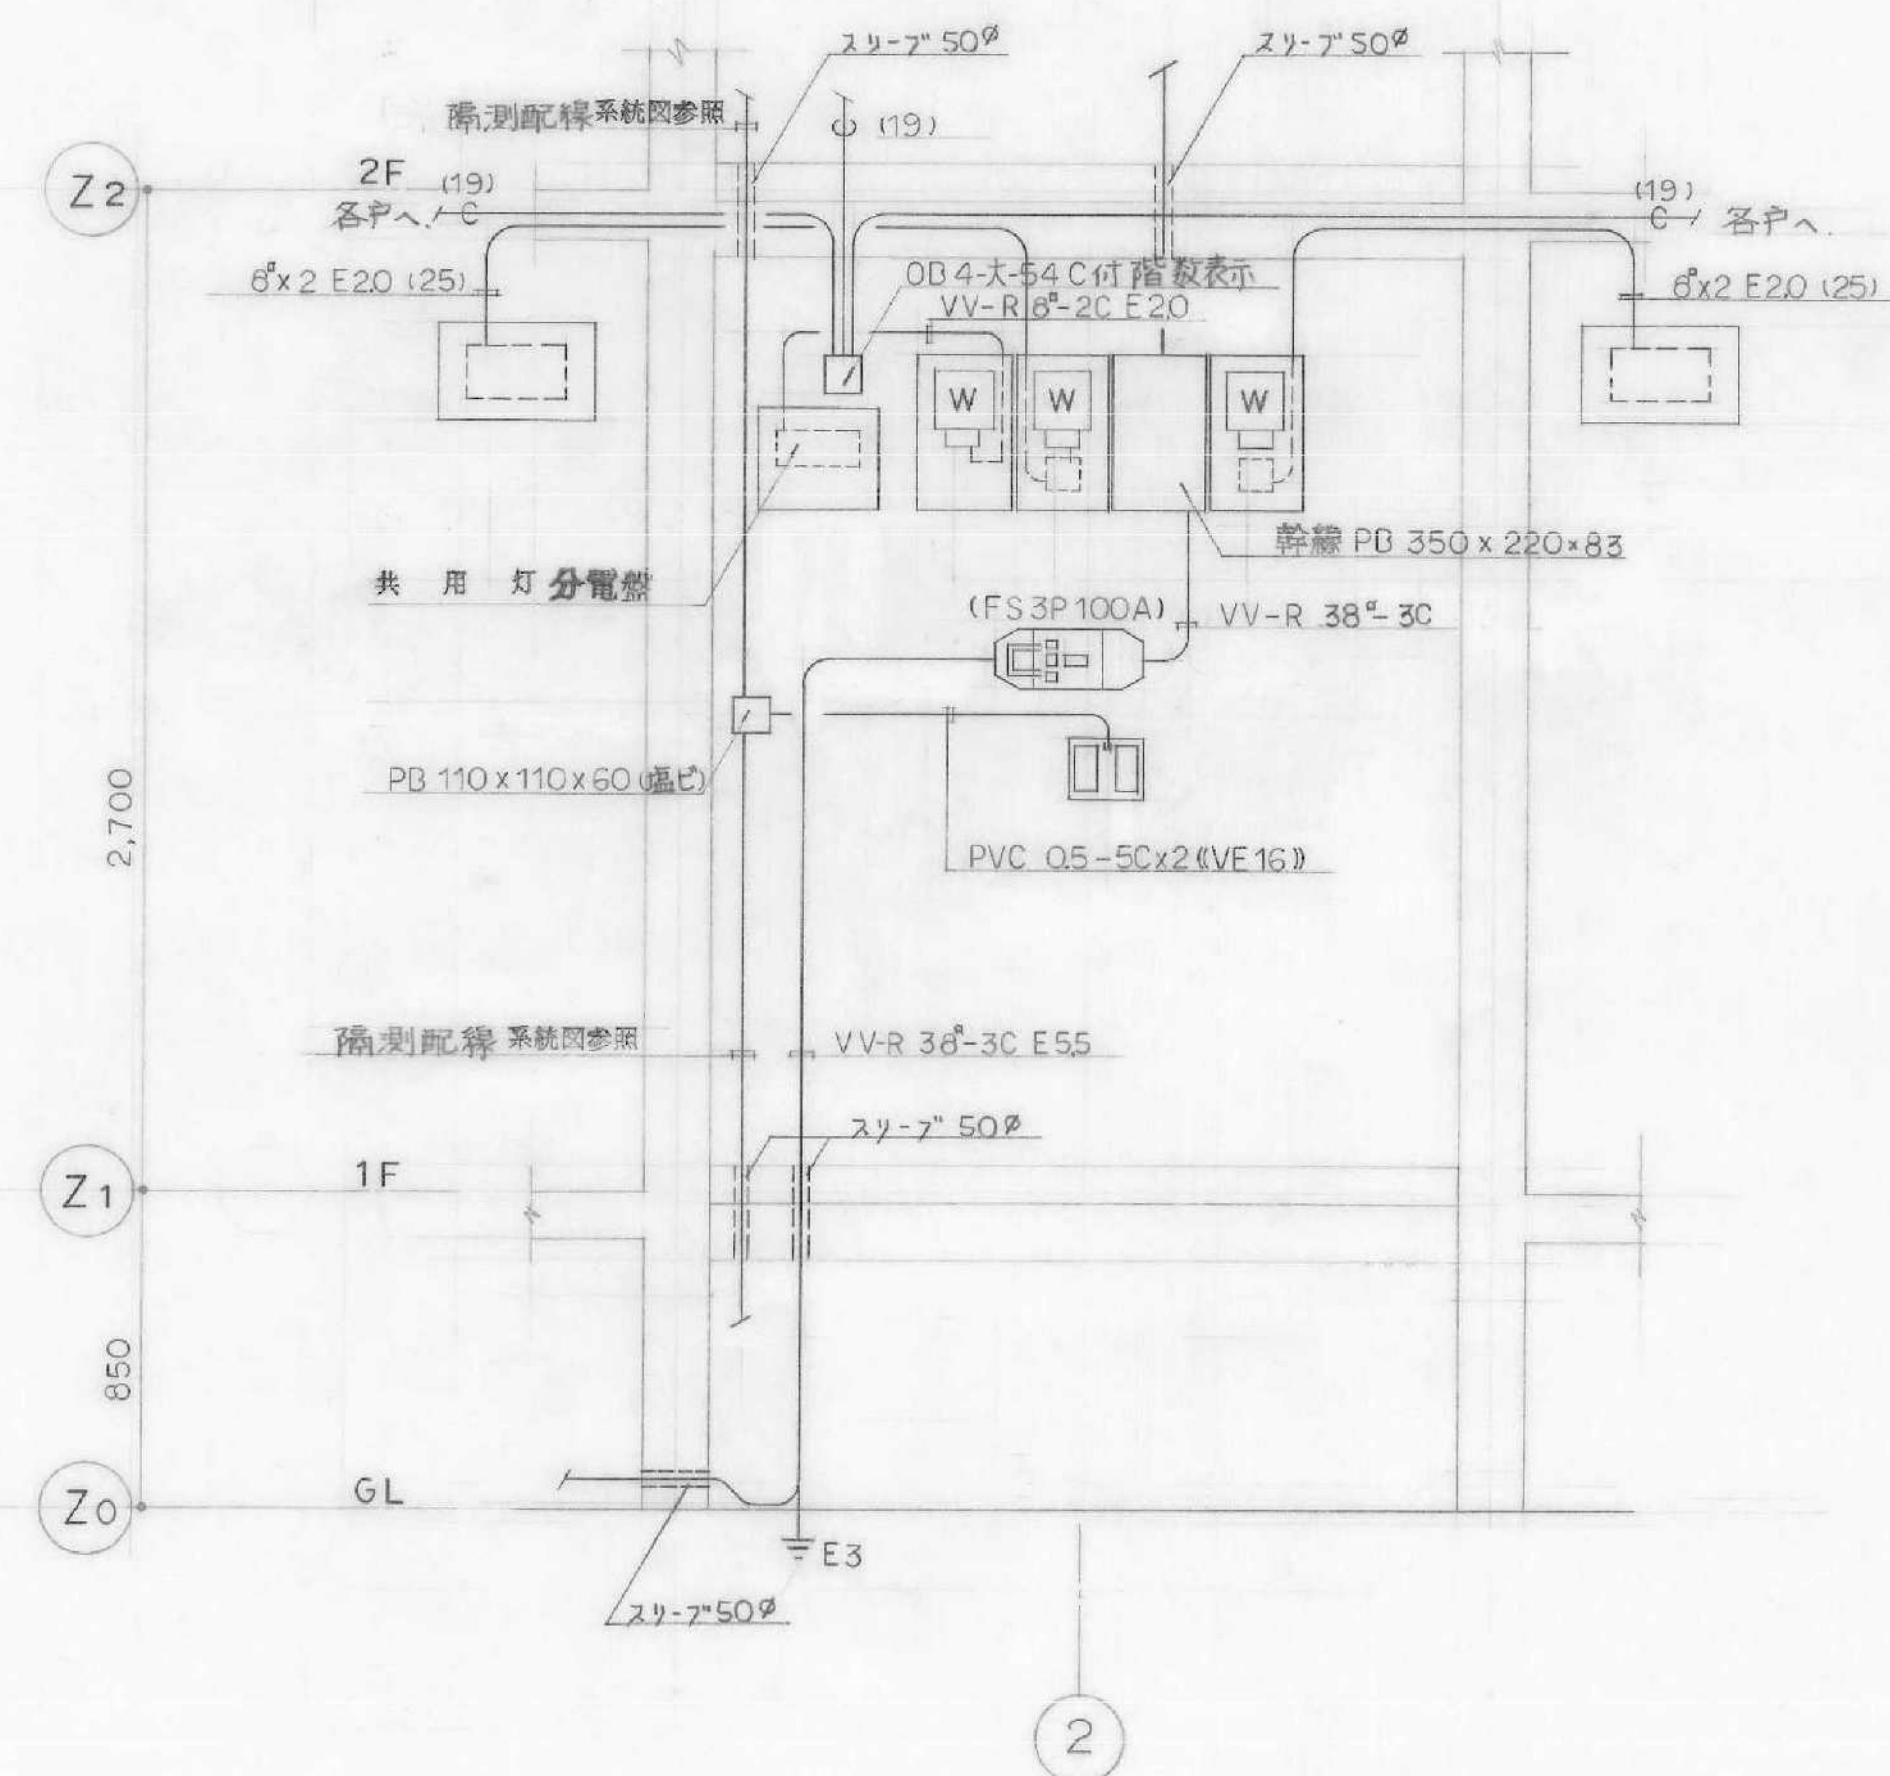


パイプライン図 S=1:20

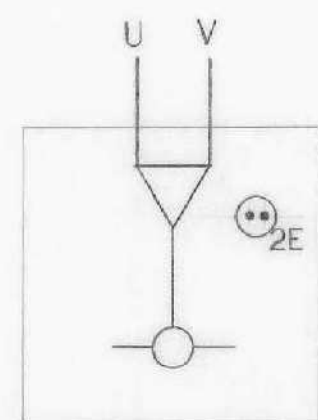


アースター UV-2 (35dB) x1
2分径管 x1
500x500x100
A-BOX

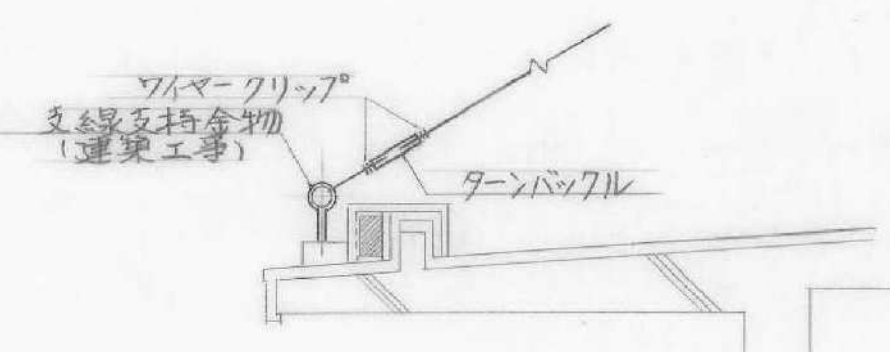


支線取付側面図
(NO SCALE)

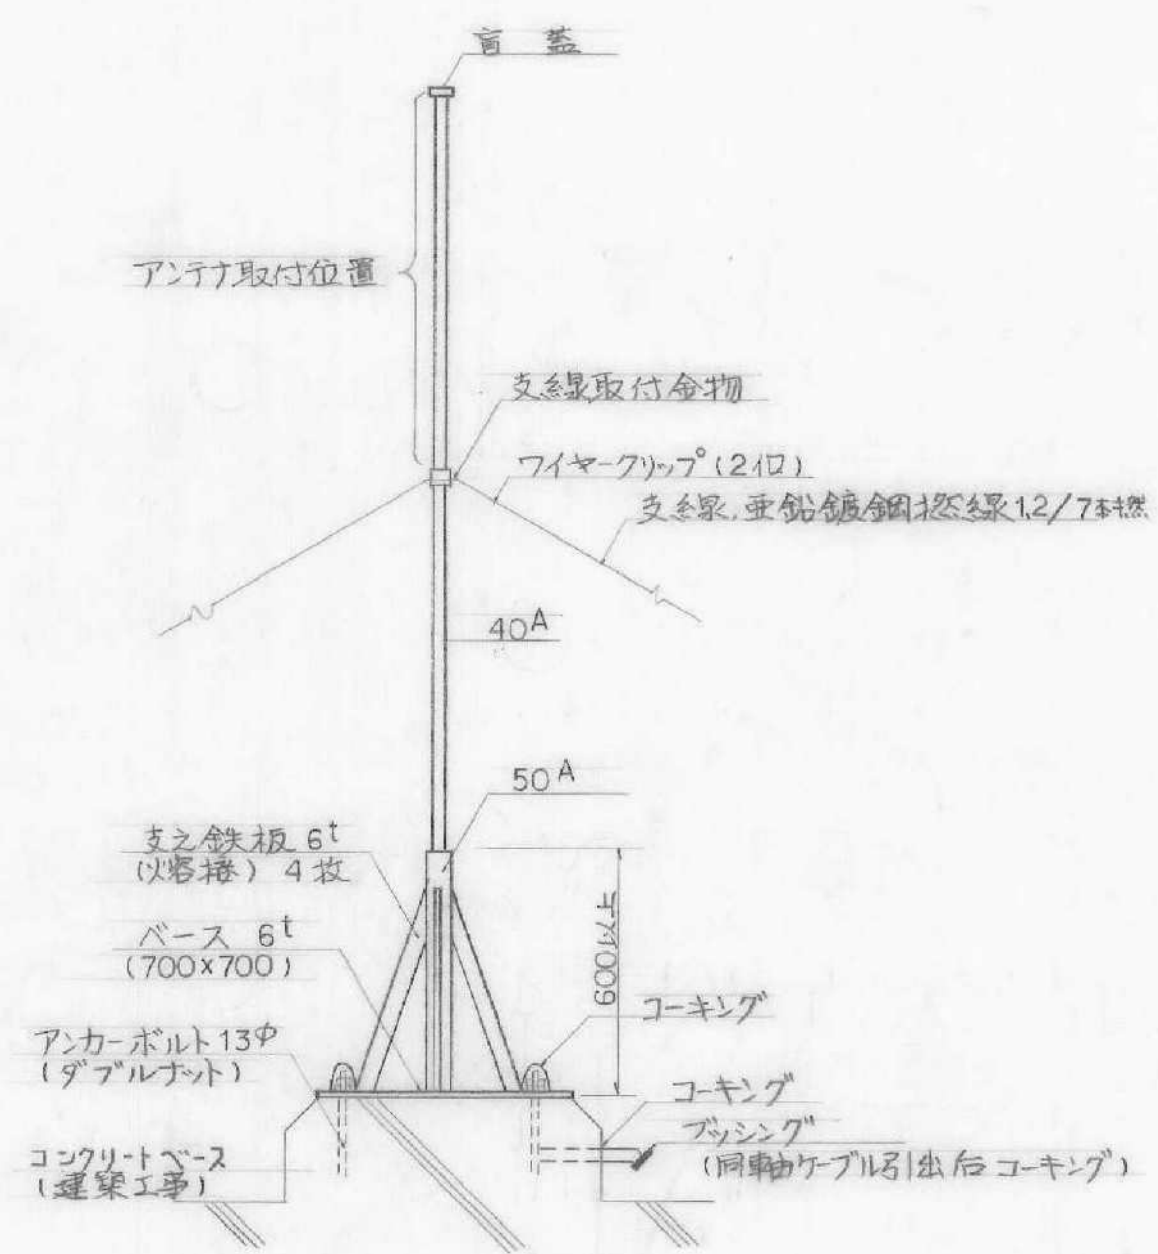


アンテナマスト取付詳細図
(NO SCALE)

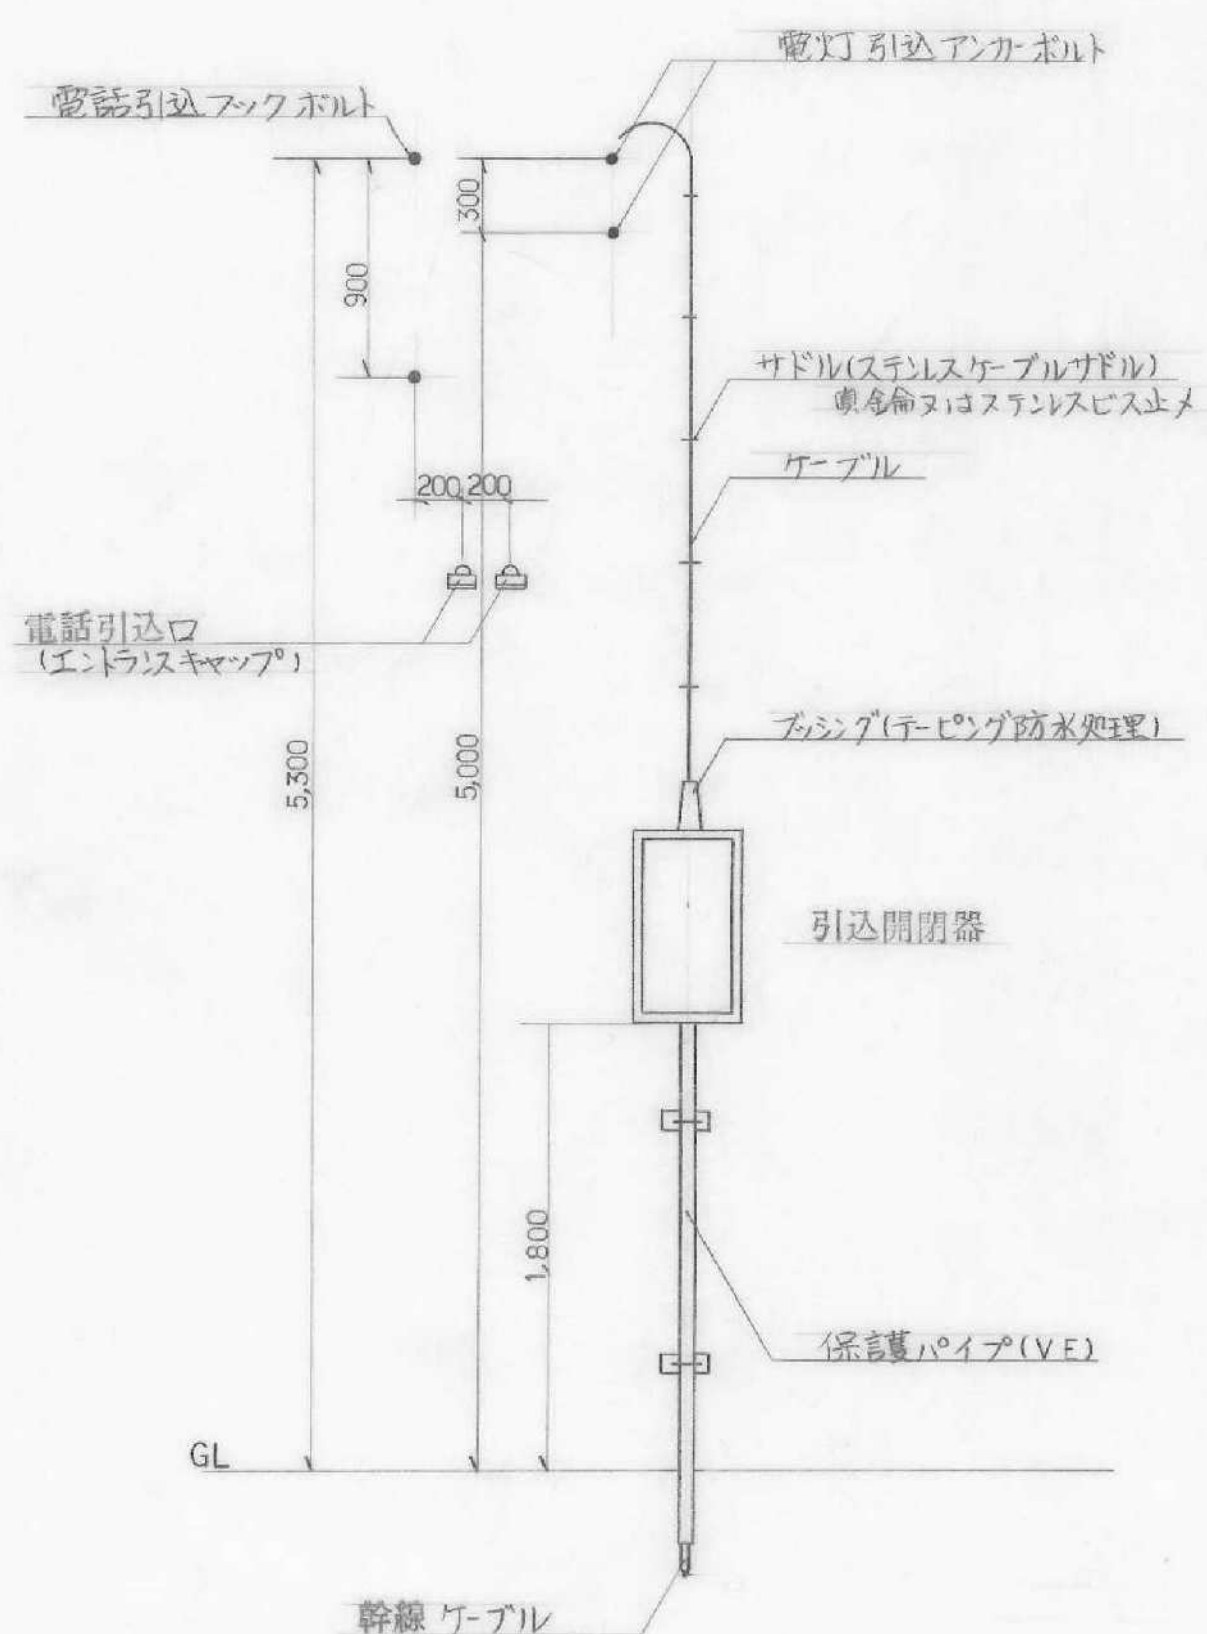

引込線(引込線)配線略図

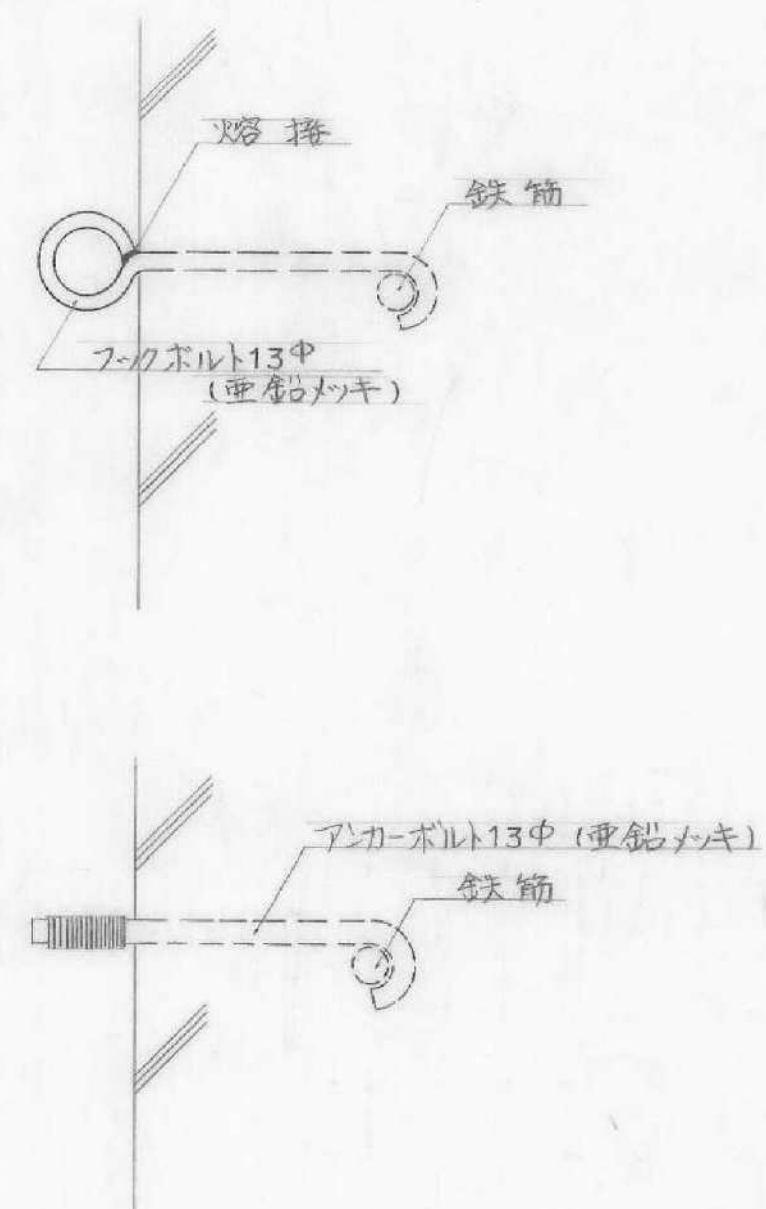


フックボルト、アンカーボルト取付略図

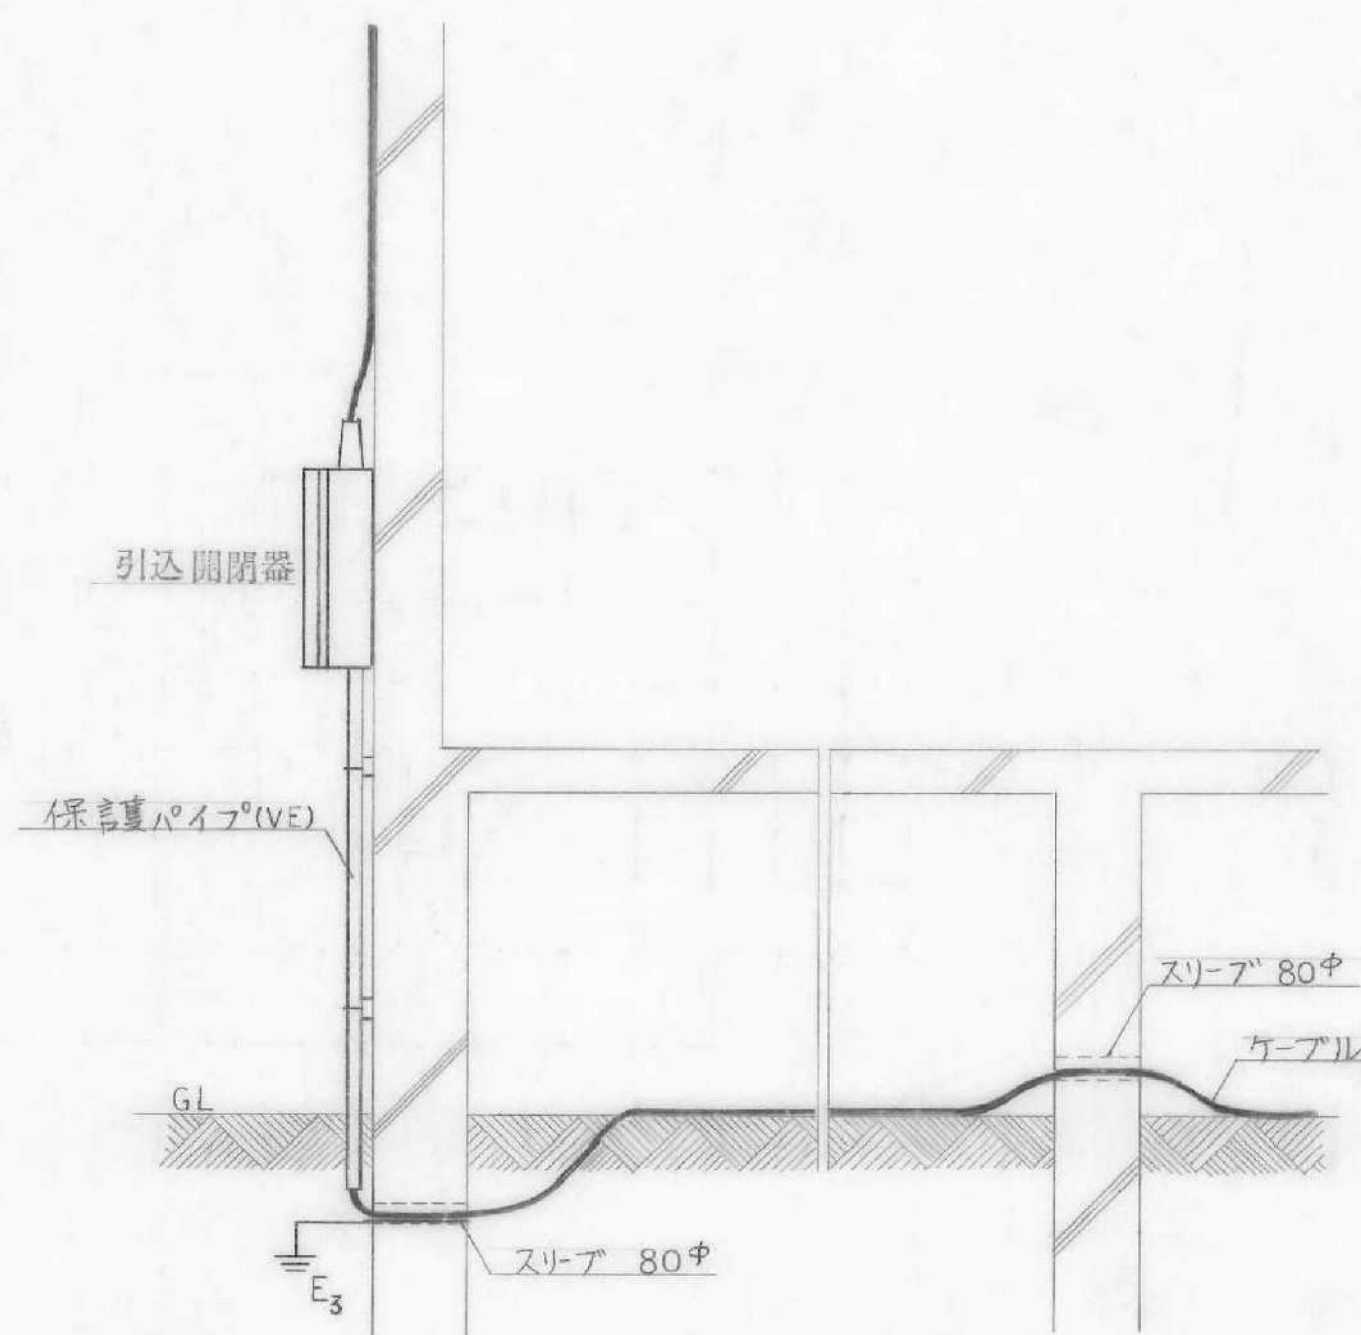


引込口断面図

引込開閉器
外箱: FRP成型品
(カバー共)
(公団仕様にする)
ケーブル容量は別記
準備は別途

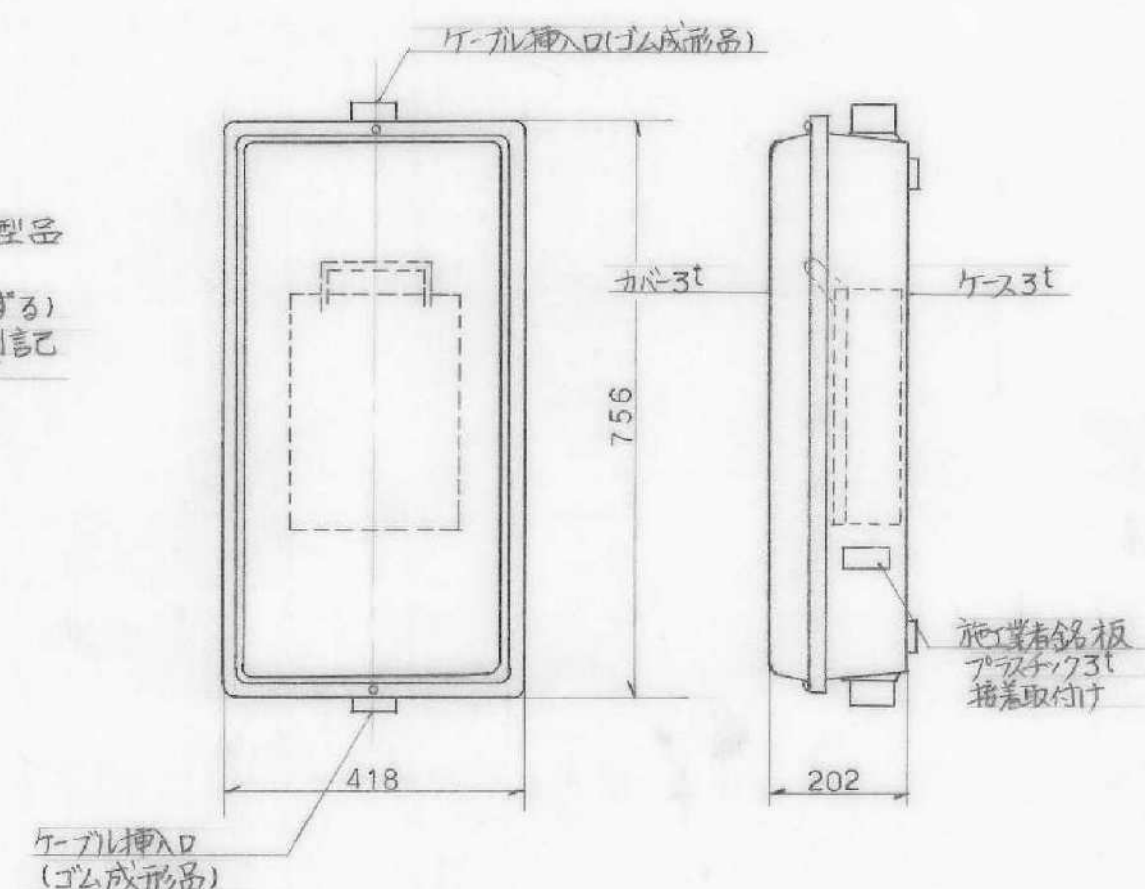

各戸分電盤
MS: 1P2W L.SP
ELB2P2E30A (30mA)
B-S: HB2P1E20Ax3
予備: * x1 SP









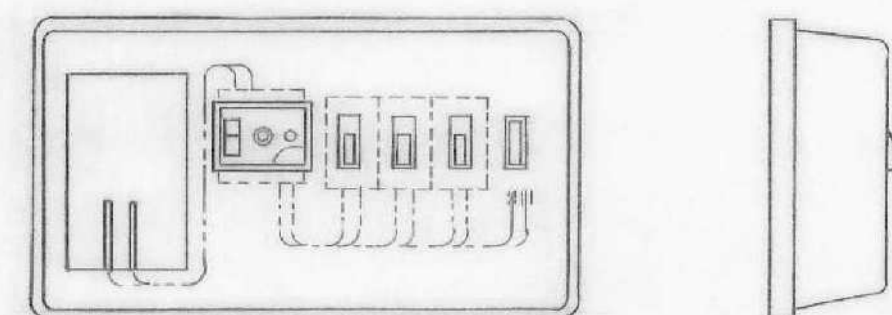



外箱: 合成樹脂

共用灯分電盤

共用灯分電盤と同一4回路とする

- | A 棟
(3 階建) | B 棟
(3 階建) |
|---------------|---------------|
| ① 共用灯 | ① 共用灯 |
| ② 外灯・通電機 | ② 外灯 |
| ③ TVアンテナ | ③ TVアンテナ |
| ④ 非常警報 | ④ 非常警報 |

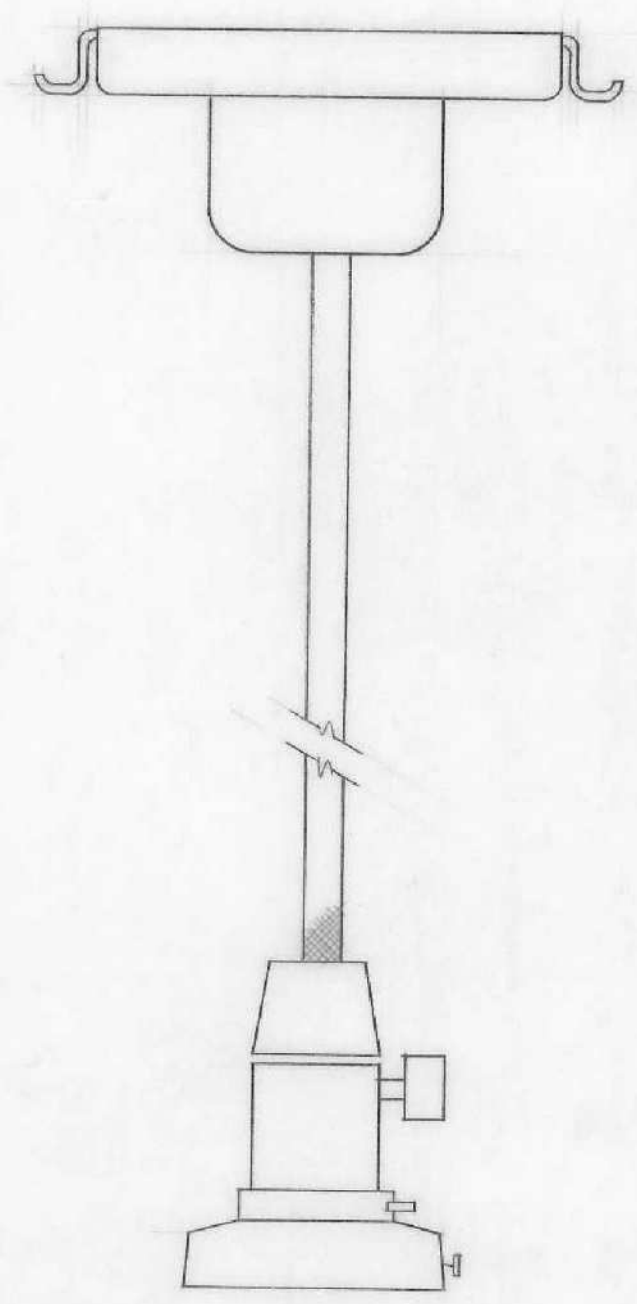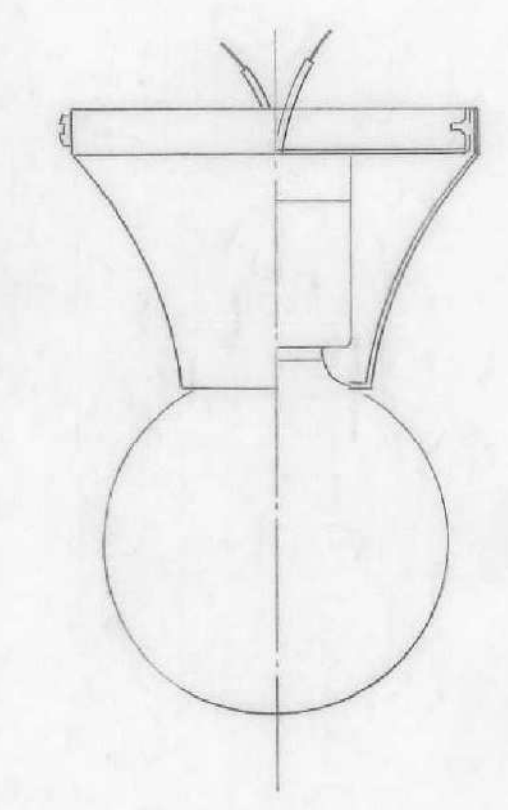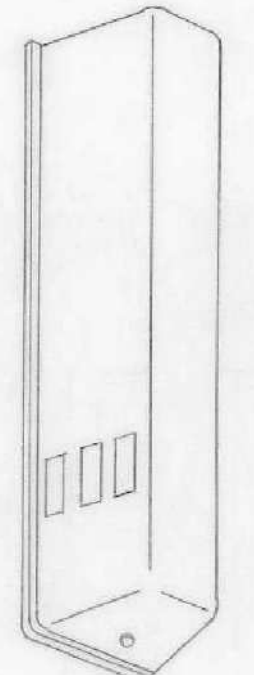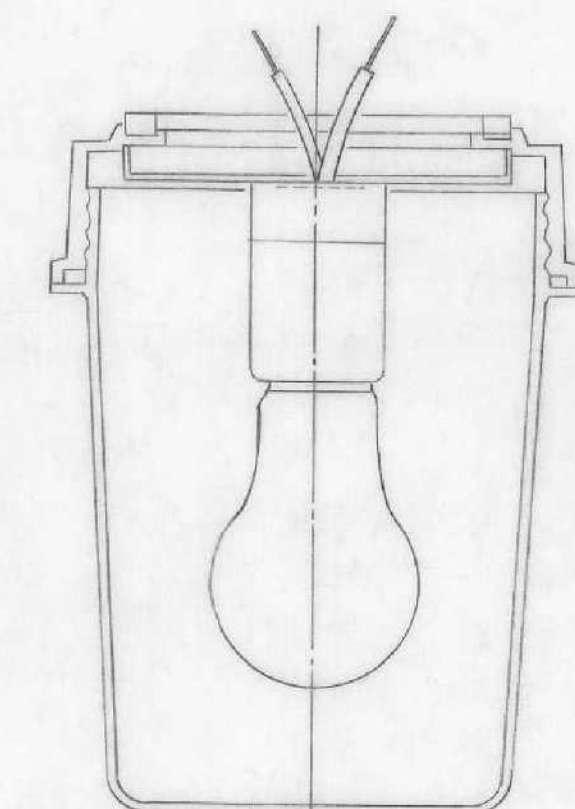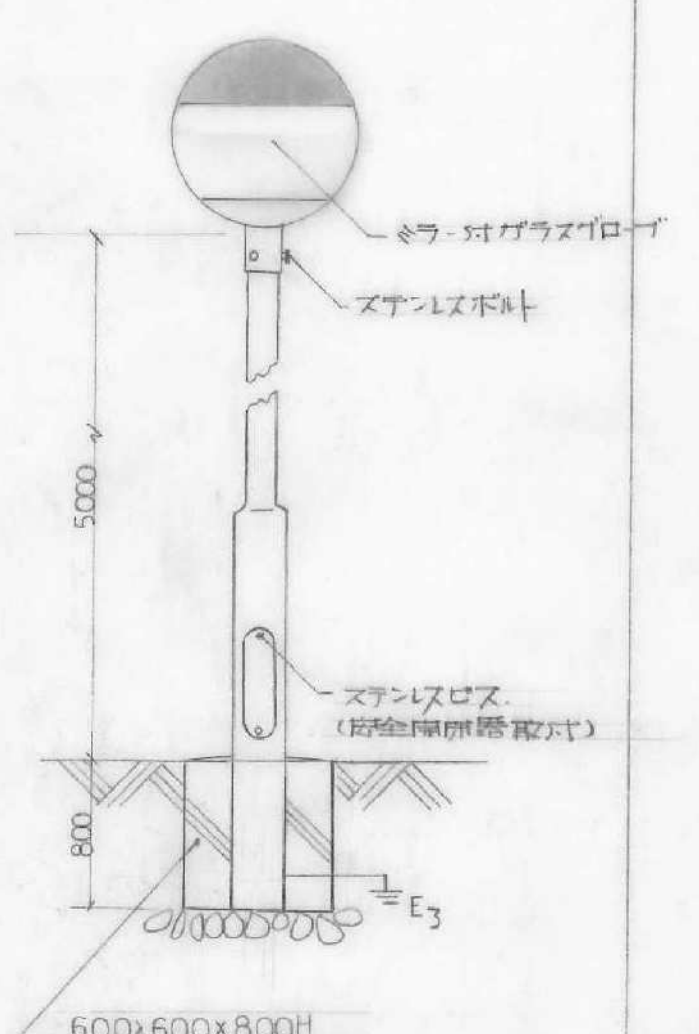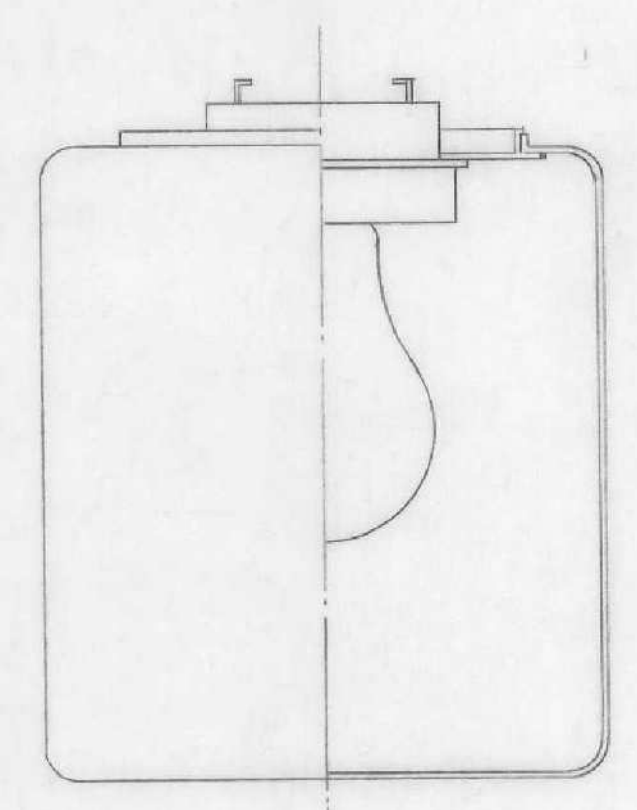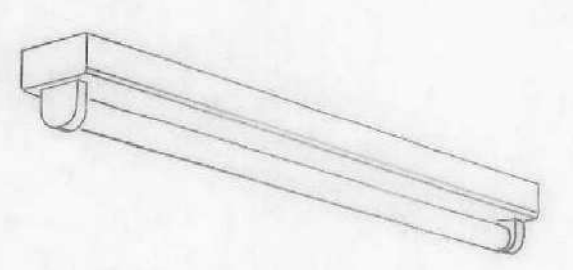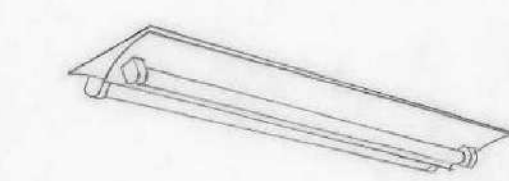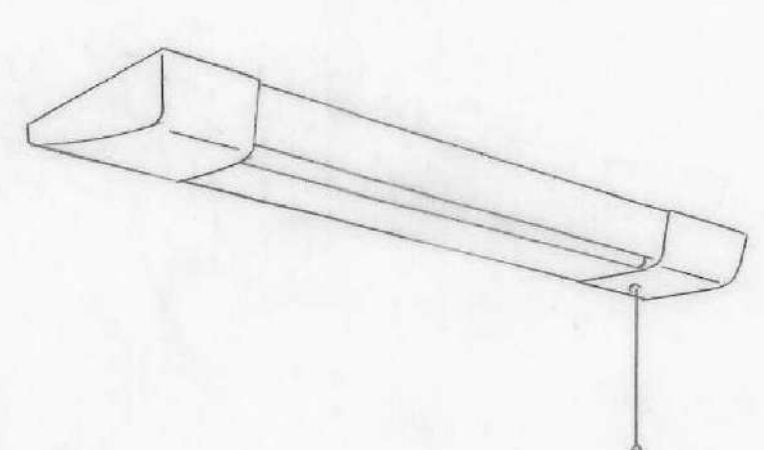SJ-3	居室	SJ-5	便所 IL40W	SJ-15	FL10W	SJ-8	浴室 IL40W	W	屋外 HF100
									
SJ-6	玄関, 洗面所 IL40W	SJ-14	階段 FL10W 非常照明用 内装型	C 2021	FL20W x 2	SJ-11	棚下灯 FL15W		
									

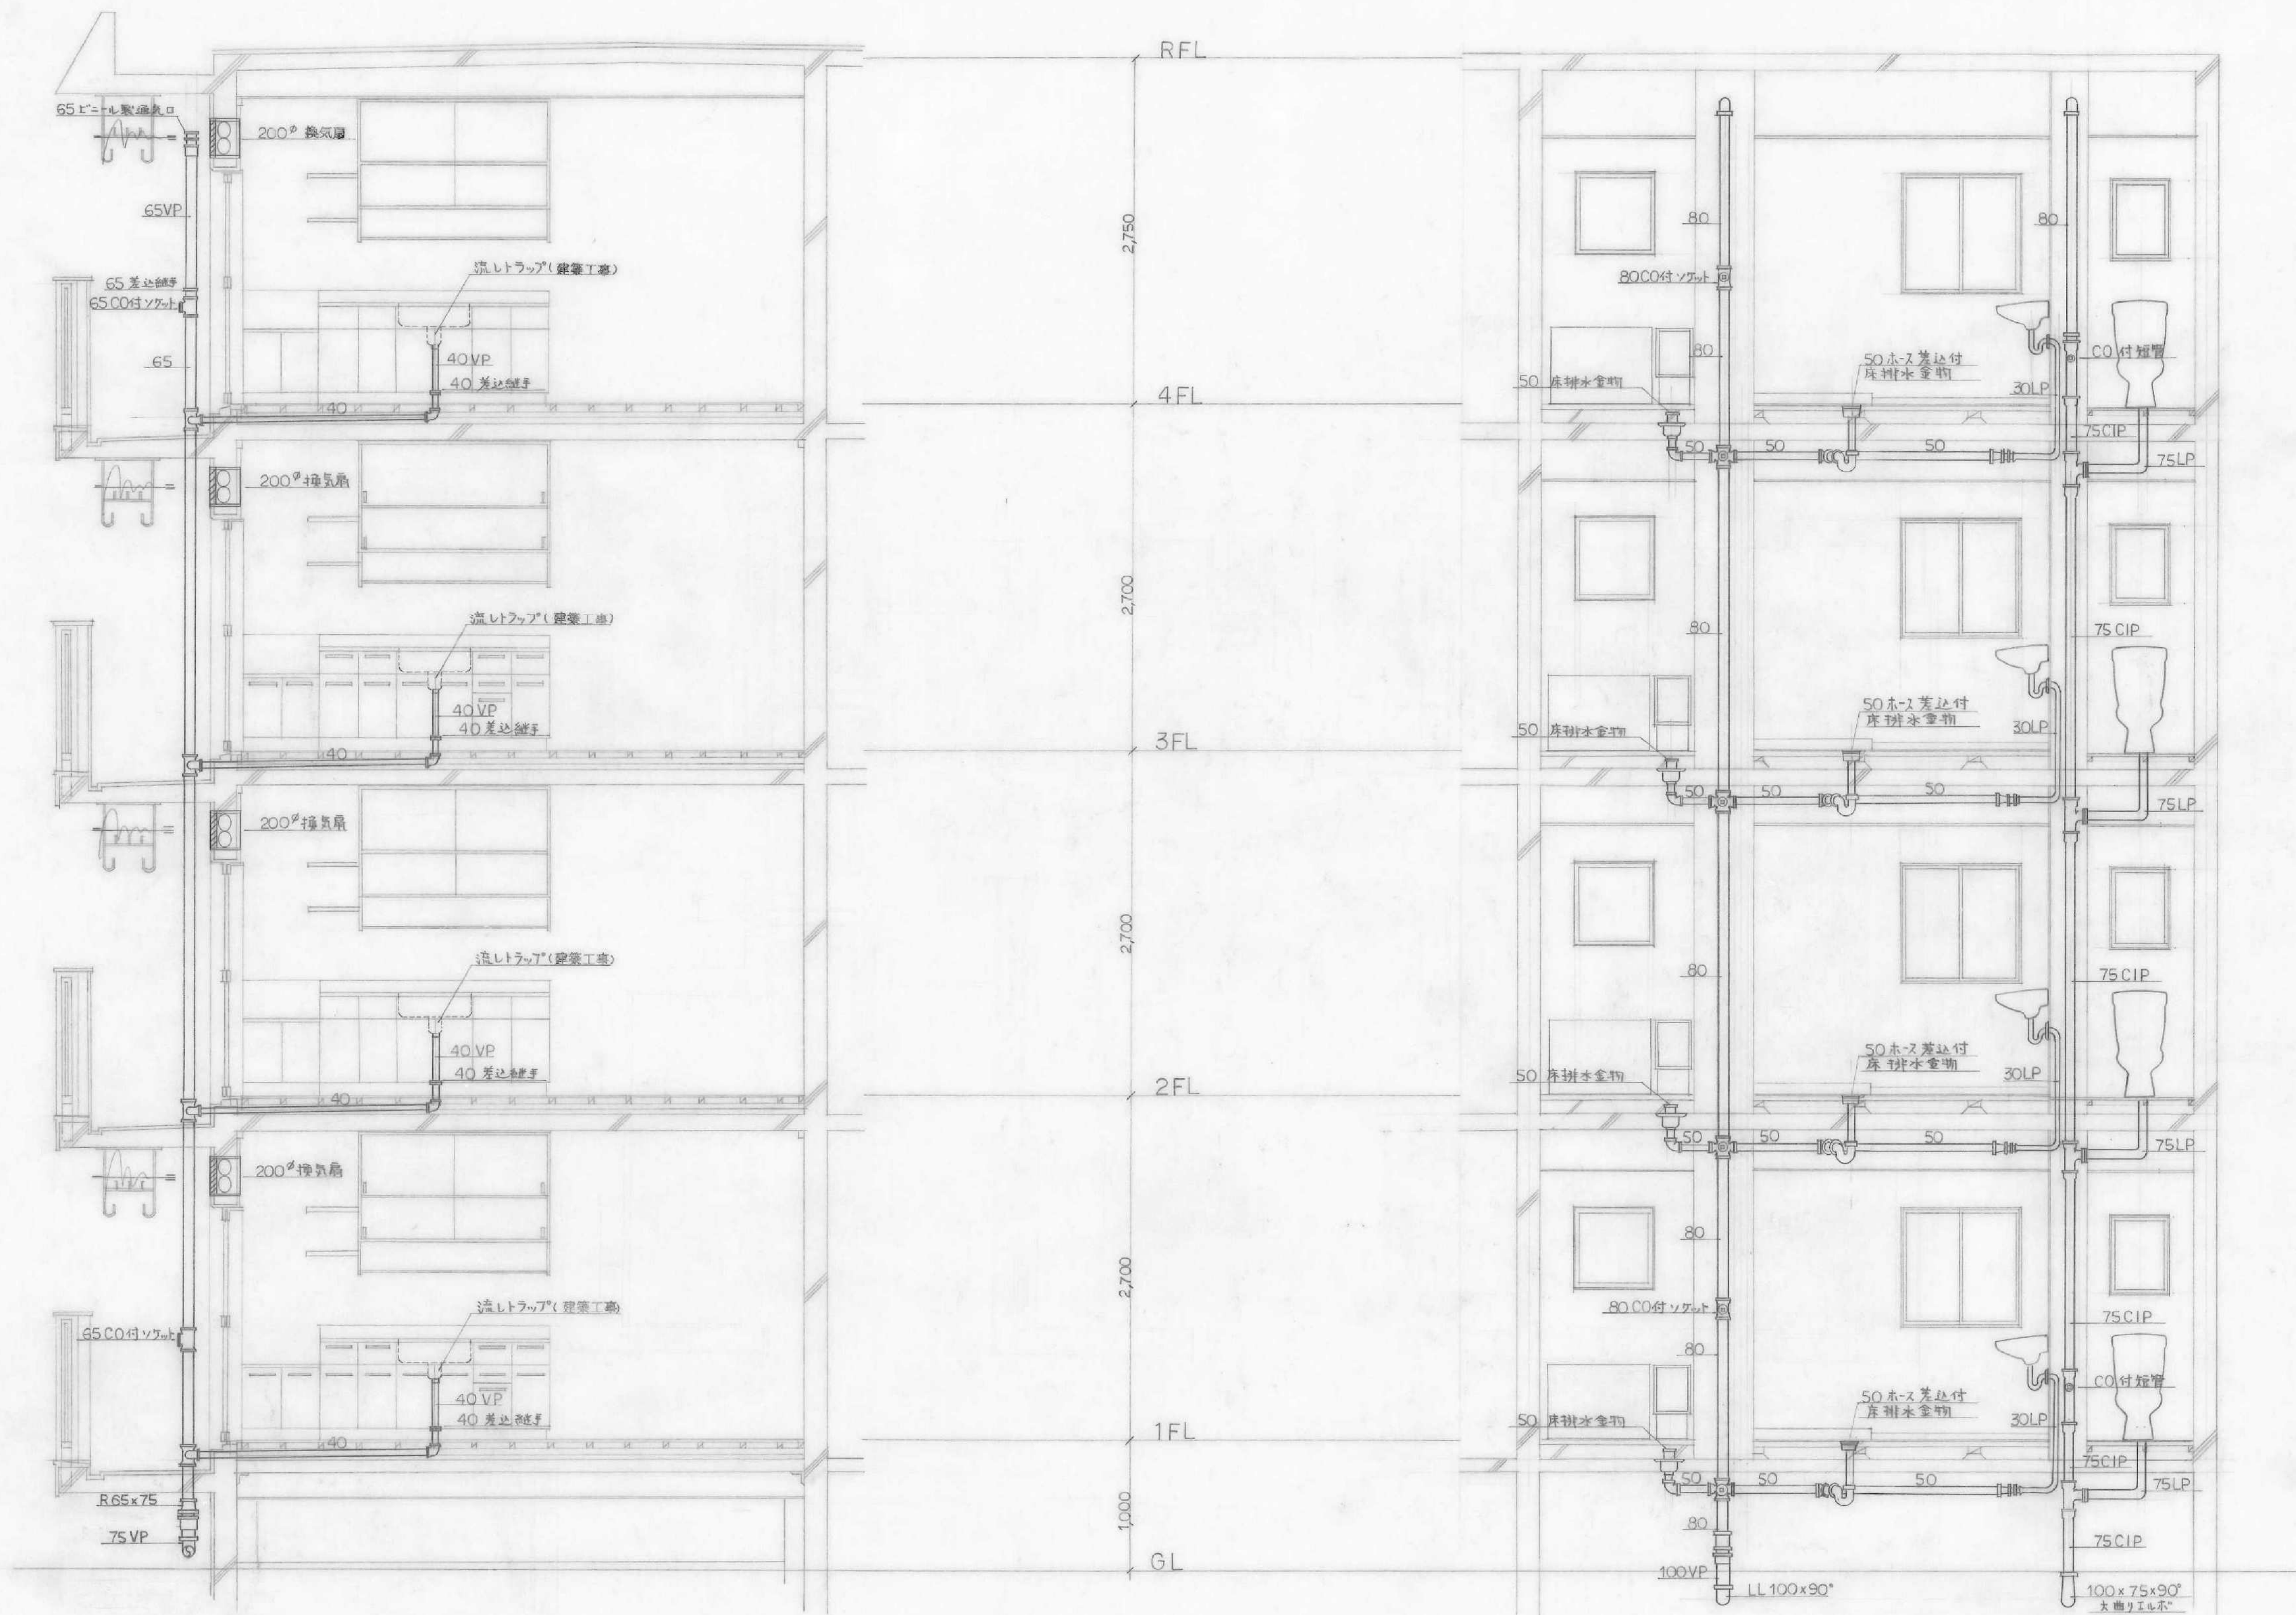

流シ排水立管詳細図 S=1:30

便所 浴室 洗面所 排水立管詳細図 S=1:30