

R 階 平 面 図 縮尺=1:100


1-3 階 平 面 図 縮尺=1:100

テレビ共同聴視系統図

電話配管系統圖


動力系統圖

非常ベル系統図


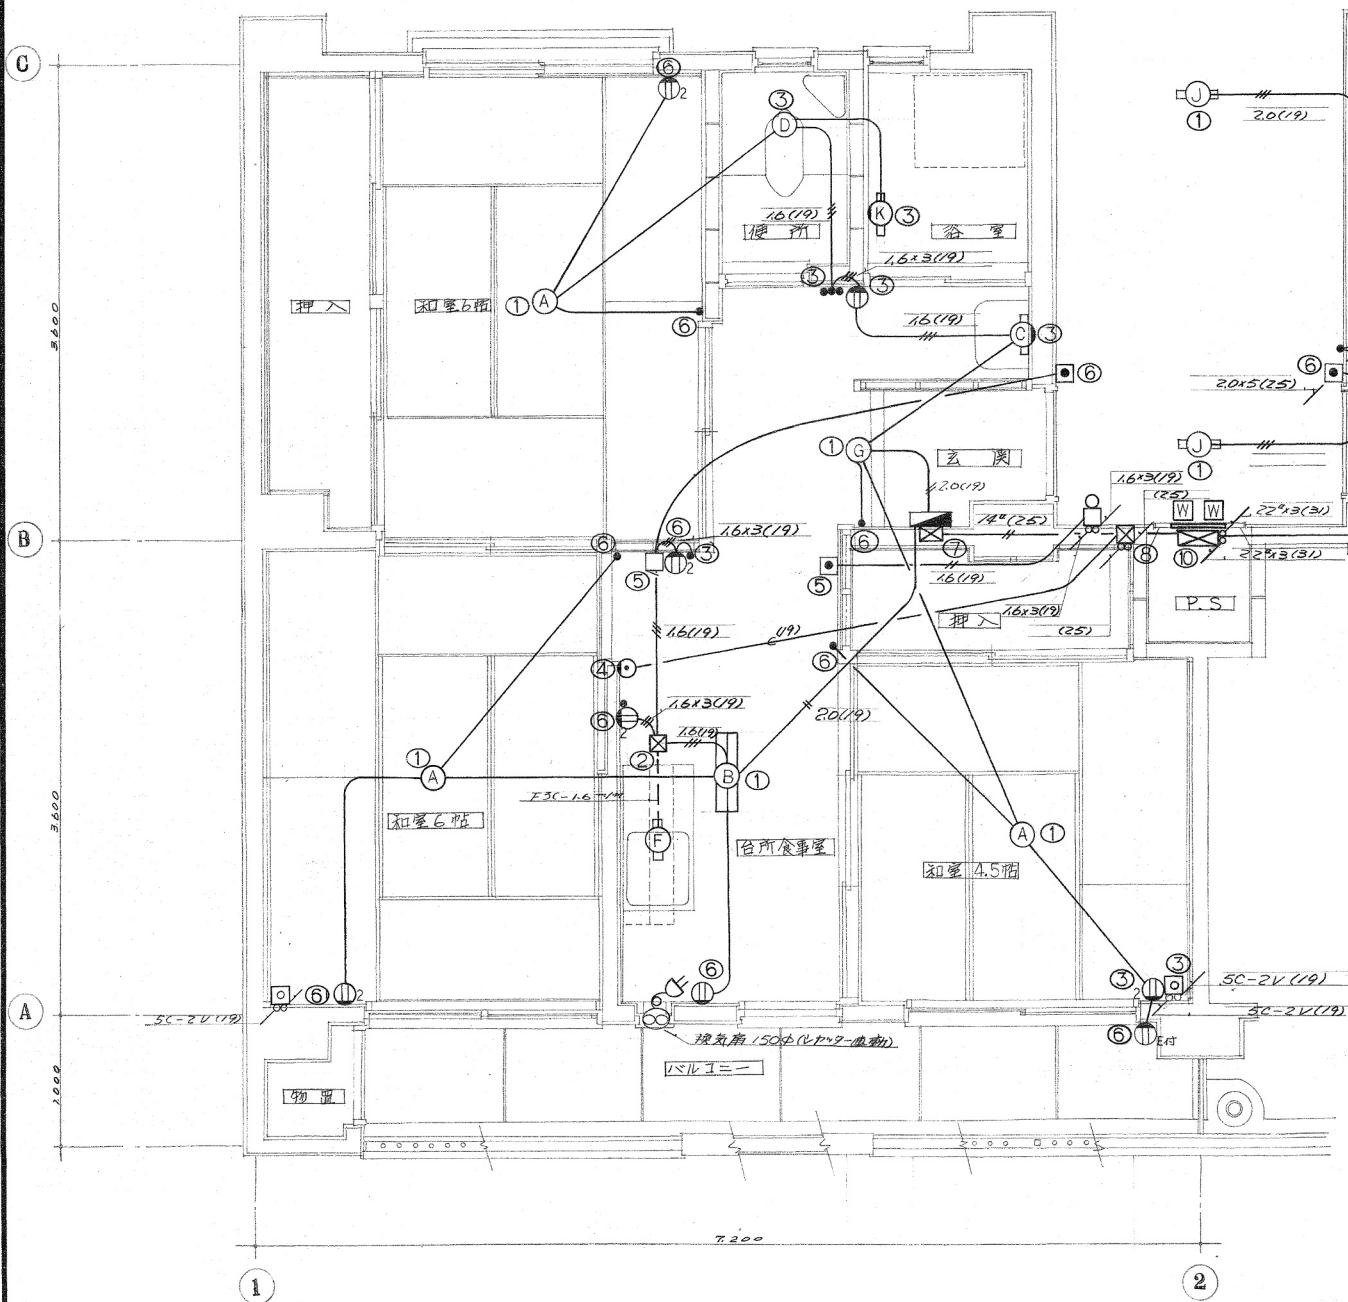


使用ボックス寸法表



記号	ボックス種類
①	コンクリートボックス八角深75%塗代カバー付
②	同上 蓋プレート付
③	アクトレットボックス四角中型深75%塗代カバー付
④	同上 1スリット付
⑤	同上 四角中型深54%塗代カバー付
⑥	スリットボックス15用深75%塗代カバー付
⑦	同上 54%塗代カバー付
⑧	アクトレットボックス四角中型深54%塗代カバー付
⑨	ボールボックス200×200×80
⑩	300×200×100
⑪	430×200×100
⑫	200×160×100
⑬	350×300×300

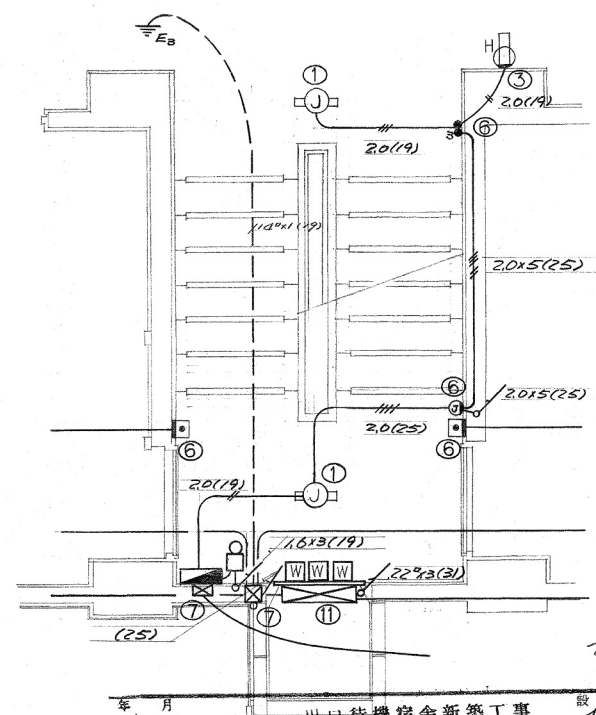



平面詳細図 1/30

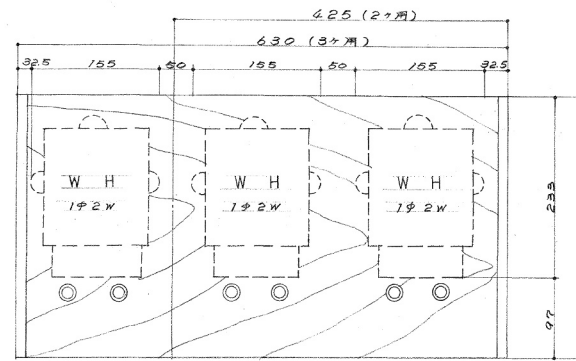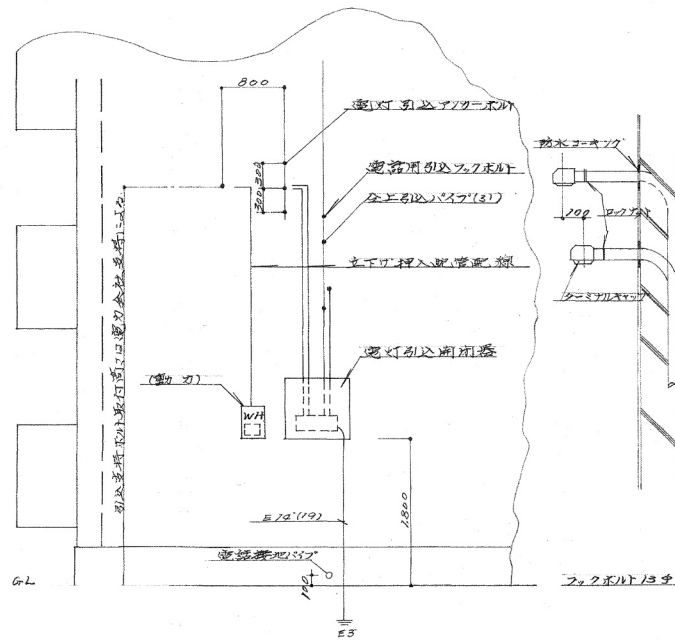


電灯用積算配電盤配置図

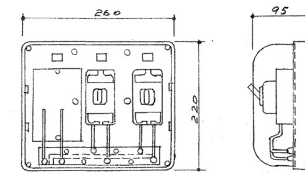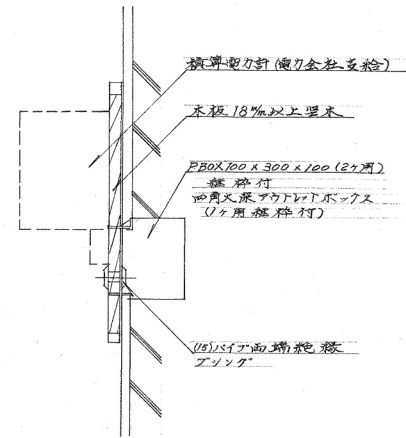

NFB 2ヶ用反3ヶ用
配電用電灯分盤詳細図

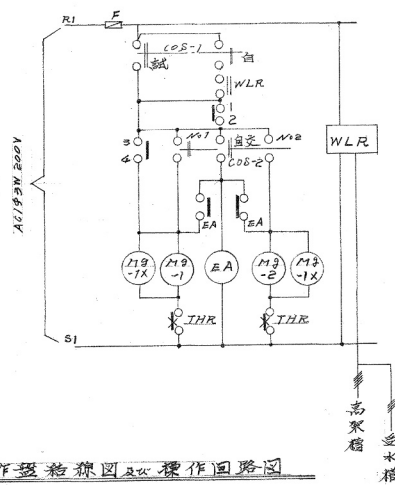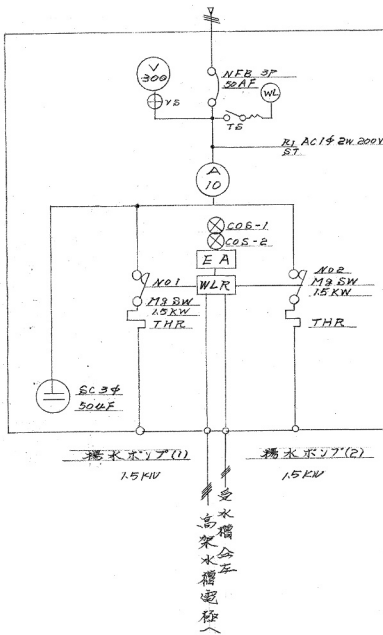

動力操作盤接続図及操作回路図

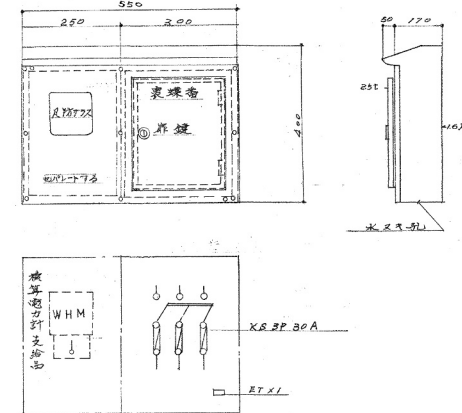

動力引込開閉器箱図
屋外防水型